




PŮDORYS

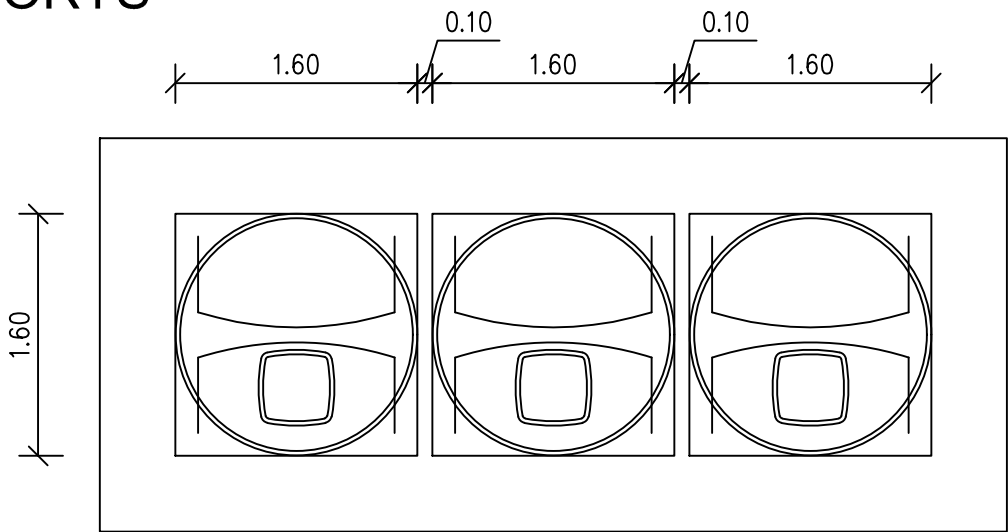

ŘEZ

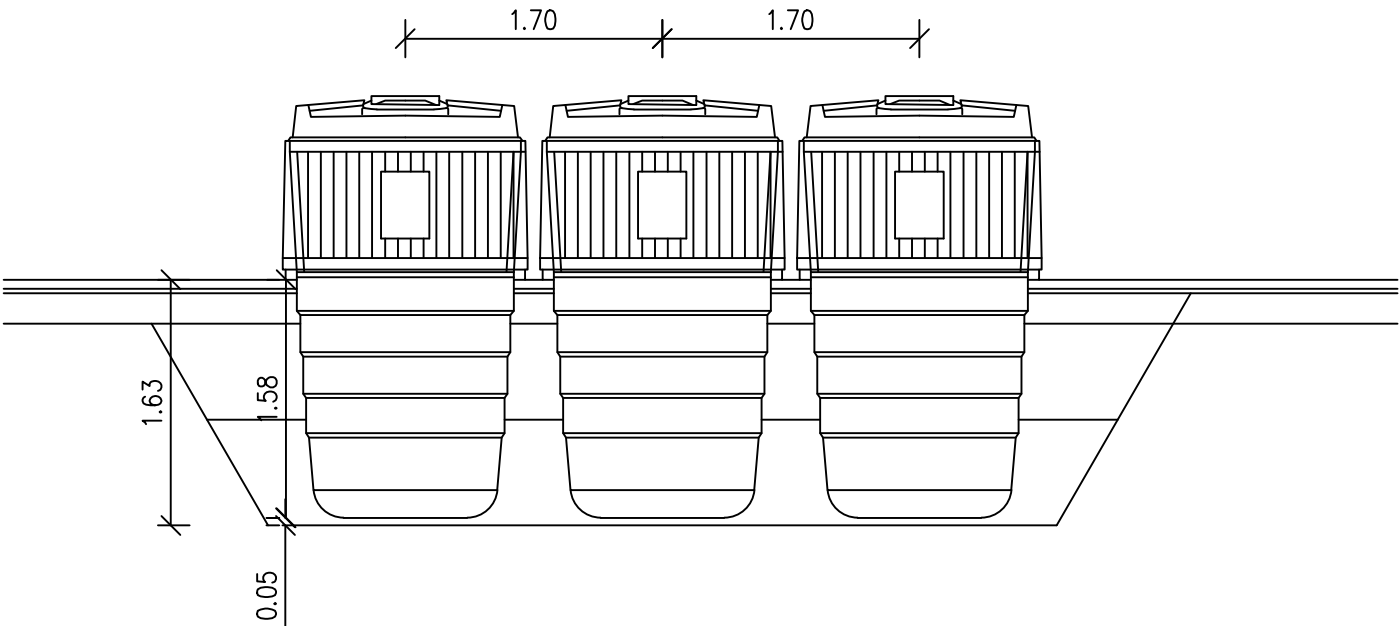

SOUŘADNÝ SYSTÉM: S-JTSK
VÝŠKOVÝ SYSTÉM: B.P.V.

OBEJDATEL: MĚSTO TŘEBÍČ KARLOVO NÁMĚSTÍ 104/55, 674 01 TŘEBÍČ		GENERÁLNÍ PROJEKTANT:	
STUPĚŇ PD: PDPS Dokumentace pro provádění stavby		 Kounicova 688/26, 602 00 BRNO IČ: 09754083, ID: yzvvjjg	
VEDOUČÍ PROJEKTU:	ING. V. NOHÁL	ARCHIV. Č.	
STAVEB.ČÁST: SO901 - Kontejnery na tříděný odpad		ZPRACOVATEL ČÁSTI:	
ZODP. PROJEKTANT:	ING. V. STARÝ	DHVPRO , spol. s r.o. Kancelář: Černopolní 39, Brno	
VYPRACOVAL:	ING. V. NOHÁL		
NÁZEV STAVBY: Parkoviště Nad tratí (ul. Sušilova), Třebíč		FORMÁT: 2xA4	DATUM:
		MĚŘÍTKO: 1:50	03/2024
VÝKRES: VZOROVÝ ŘEZ		Č. PARÉ:	Č. VÝKRESU: D901.03