




ŘEZ 2-2

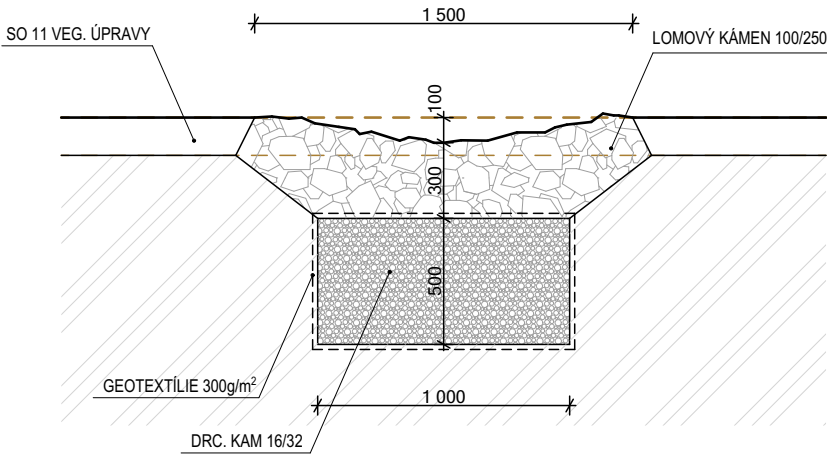

ŘEZ 1-1

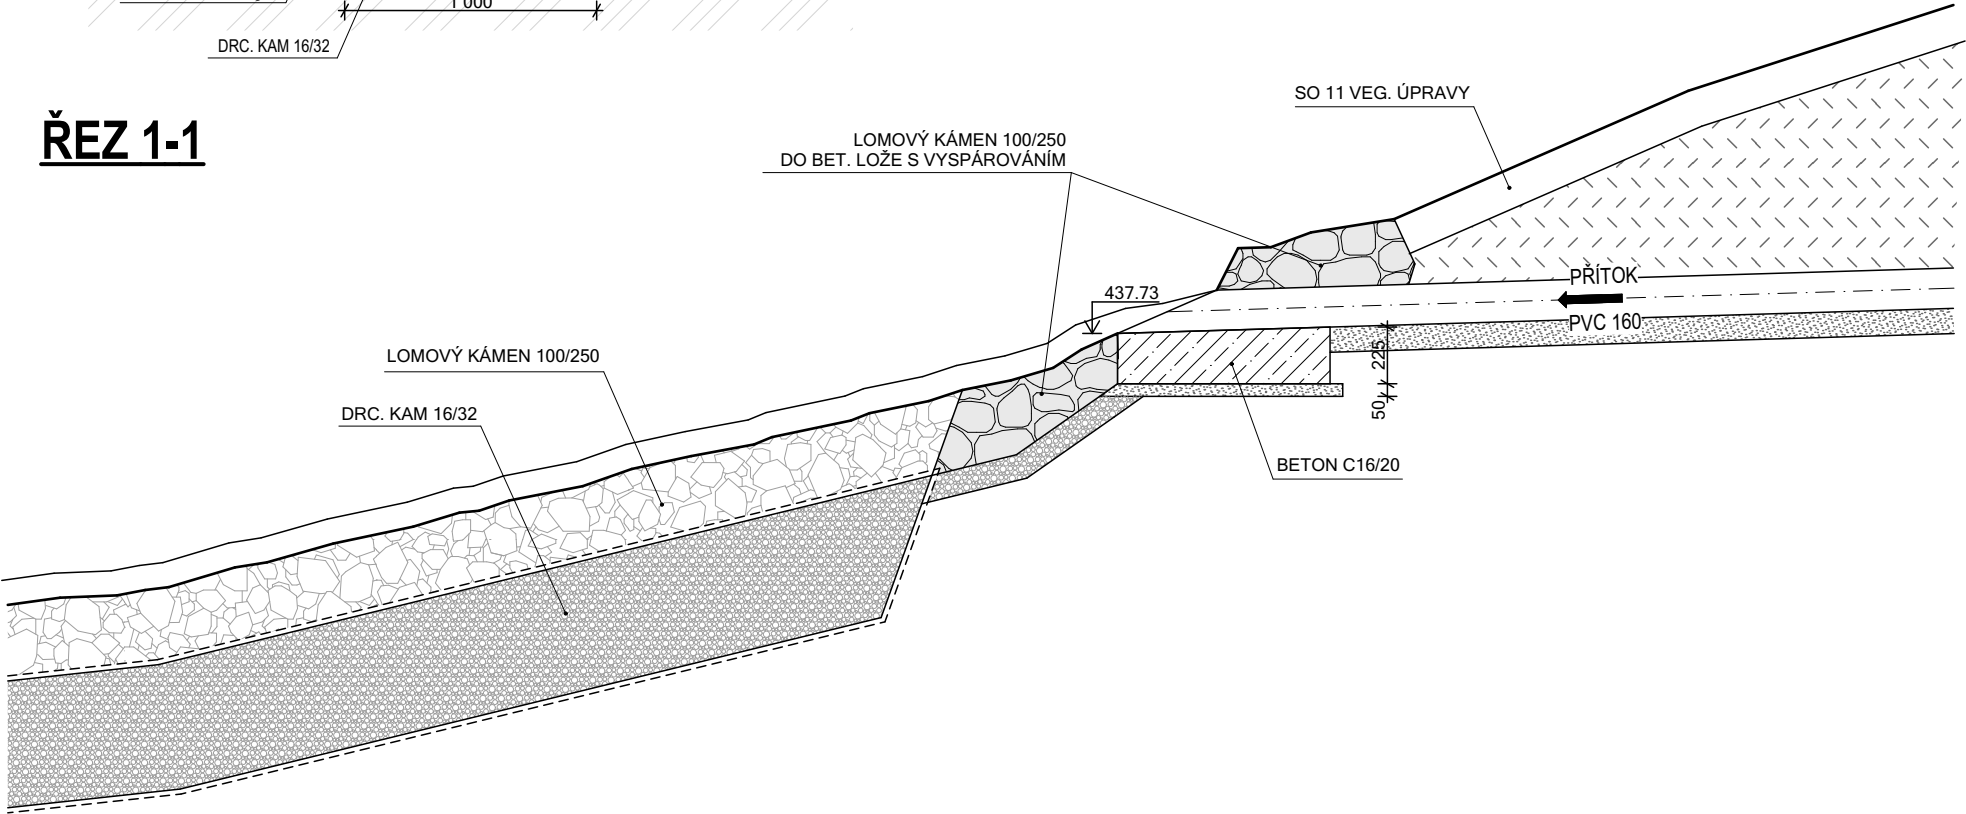


PŮDORYS

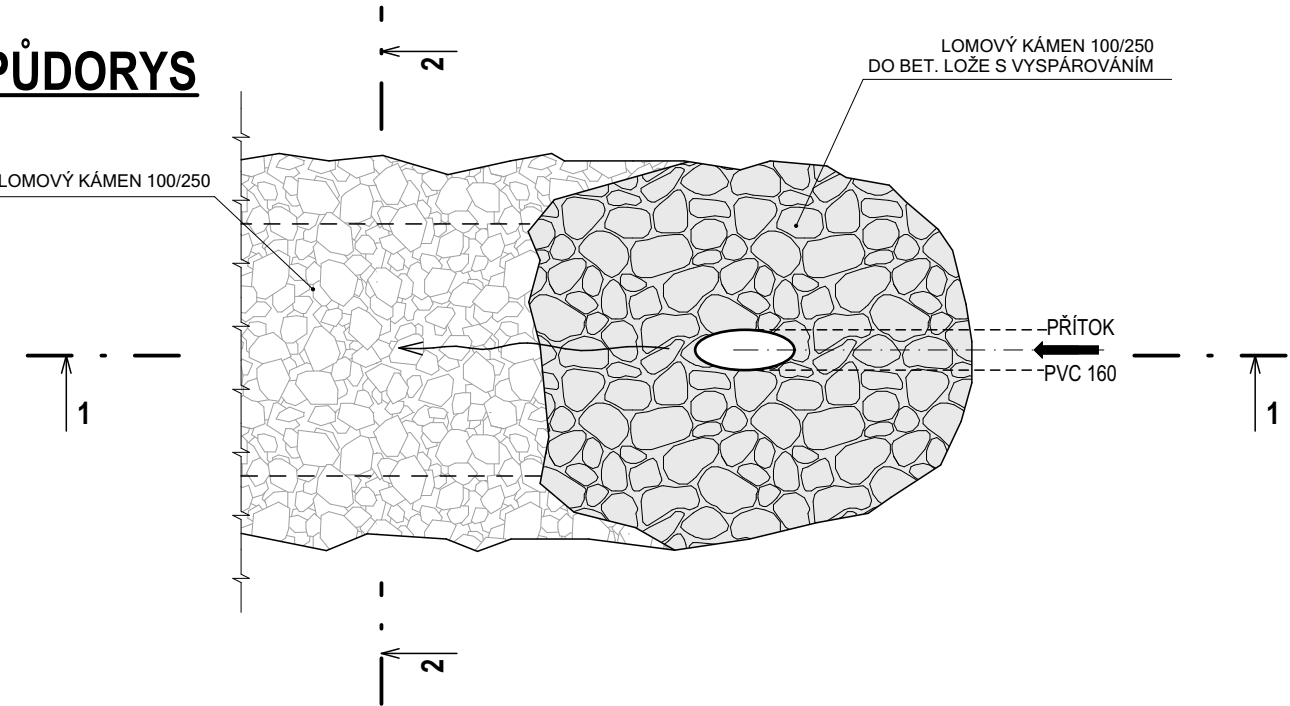

**Poznámka:**  
Projektová dokumentace se skládá z výkresové části a technické zprávy. Proto stačí, aby navržené řešení bylo uvedeno v jedné z těchto částí.  
Všechny navržené přístroje a zařízení je třeba chápat jako technický vzor, který splňuje dané požadavky. Pokud budou uvedené přístroje a zařízení nahrazovány jinými, je třeba, aby náhrada splňovala všechny požadavky kladené příslušnými normami, projektantem a provozovatelem.

název akce: <b>Revitalizace veřejného prostranství u ZŠ Na Kopcích</b>		
stavební objekt: <b>SO 05 Nakládání s dešťovými vodami</b>		
místo stavby:	veřejné prostranství u ZŠ Na Kopcích, 674 01 Třebíč	
stavebník:	Město Třebíč, Karlovo nám. 104/55, 674 01 Třebíč	
zodp. projektant:	vedoucí projektu:	vypracoval:
Ing. Vítězslav Pruša	Ing. David Bauer	Ing. Michal Vondrák
část projektu: <b>SO 05 Nakládání s dešťovými vodami</b>		
obsah výkresu: <b>Suché koryto v ovocném sadu</b>		

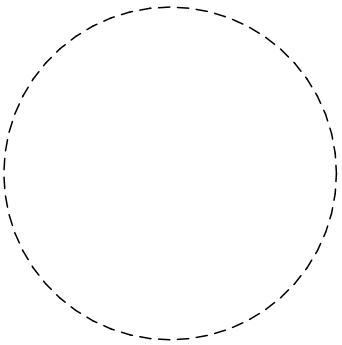

<b>MV Energoprojekt s.r.o.</b> Březinova 1304/53, 674 01 Třebíč IČ: 05350484 tel.: +420 774 021 817 email: vondrak.michal@post.cz	
č.zakázky: 055-2023	č.paré:
datum: 12 / 2023	
stupeň: DUSP, DPS	
měřítko: 1:30	
číslo výkresu:	
<b>D.05 - 08</b>	