


# Situace VO M=1:400

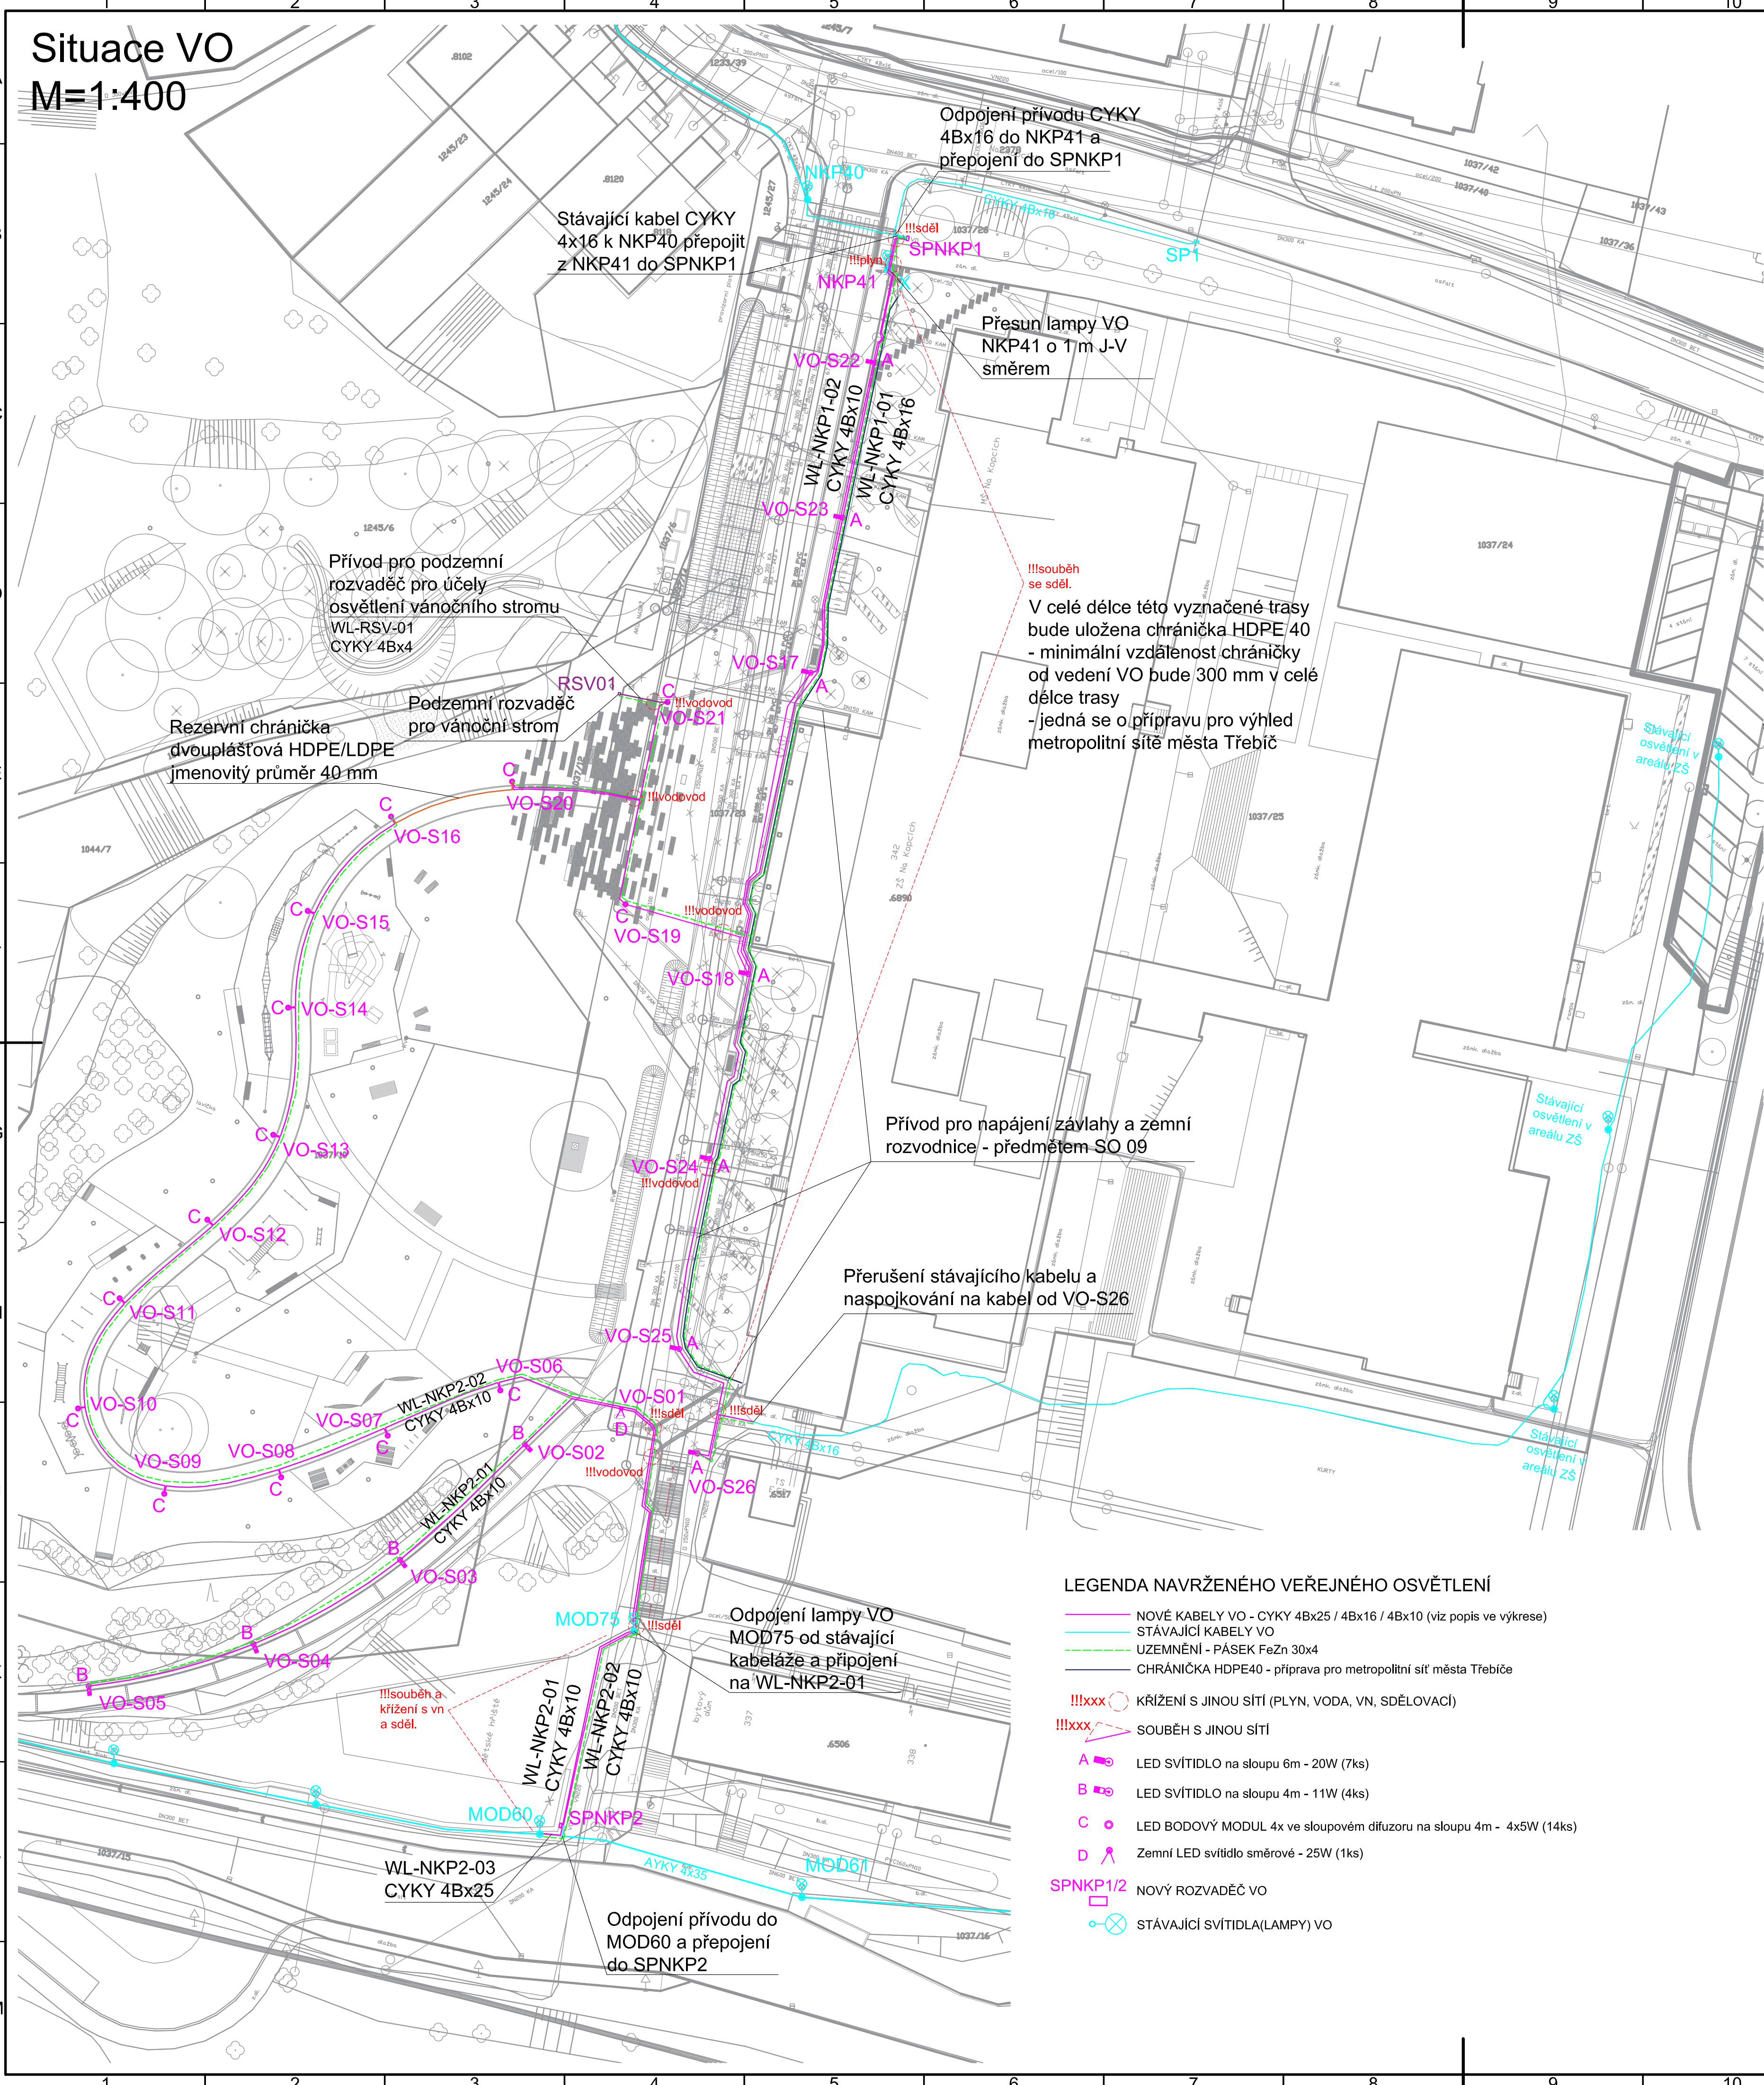


## LEGENDA NAVRŽENÉHO VEŘEJNÉHO OSVĚTLENÍ


- NOVÉ KABELY VO - CYKY 4Bx25 / 4Bx16 / 4Bx10 (viz popis ve výkrese)
- STÁVAJÍCÍ KABELY VO
- UZEMNĚNÍ - PÁSEK FeZn 30x4
- CHRÁNIČKA HDPE40 - příprava pro metropolitní síť města Třebíče
- !!!xxx KŘÍŽENÍ S JINOU SÍTÍ (PLYN, VODA, VN, SDĚLOVACÍ)
- !!!xxx SOUBĚH S JINOU SÍTÍ
- A LED SVÍTIDLO na sloupu 6m - 20W (7ks)
- B LED SVÍTIDLO na sloupu 4m - 11W (4ks)
- C LED BODOVÝ MODUL 4x ve sloupovém difuzoru na sloupu 4m - 4x5W (14ks)
- D Zemní LED svítidlo směrové - 25W (1ks)
- SPNKP1/2 NOVÝ ROZVADĚČ VO
- STÁVAJÍCÍ SVÍTIDLA (LAMPY) VO

## Provedení výkopů pro kabeláž VO


Uložení kabelu pod komunikací (výkop 50x120 cm)

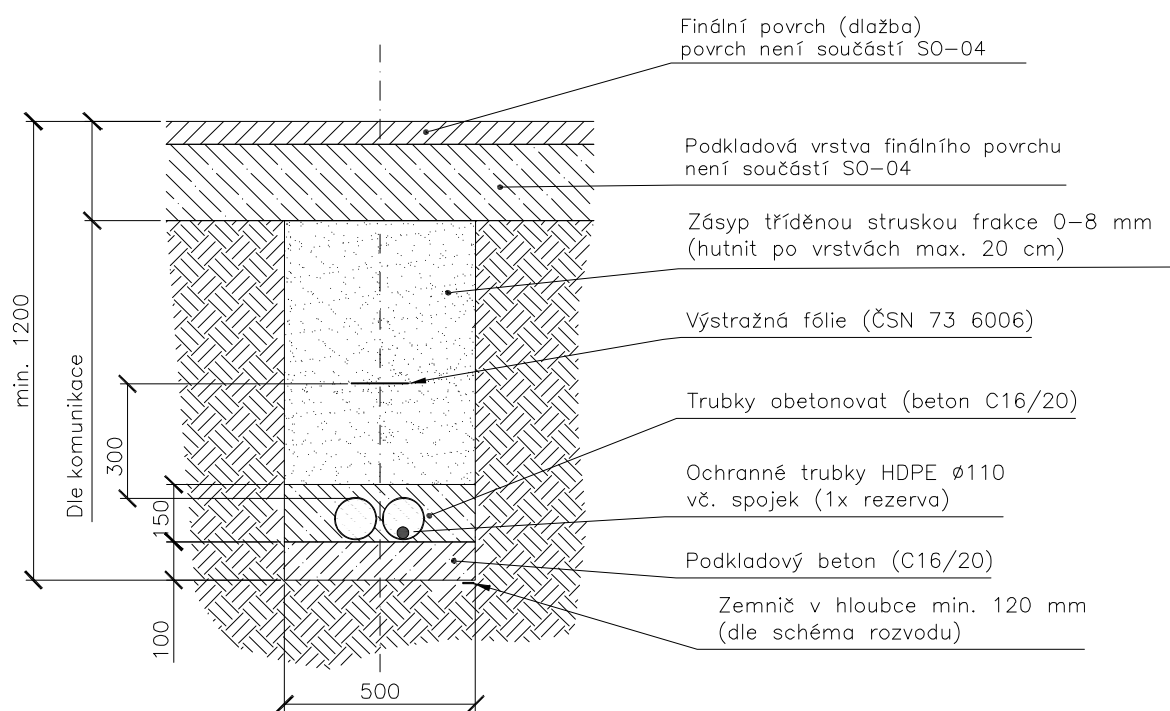

Uložení kabelu v chodníku (výkop 35x50 cm)

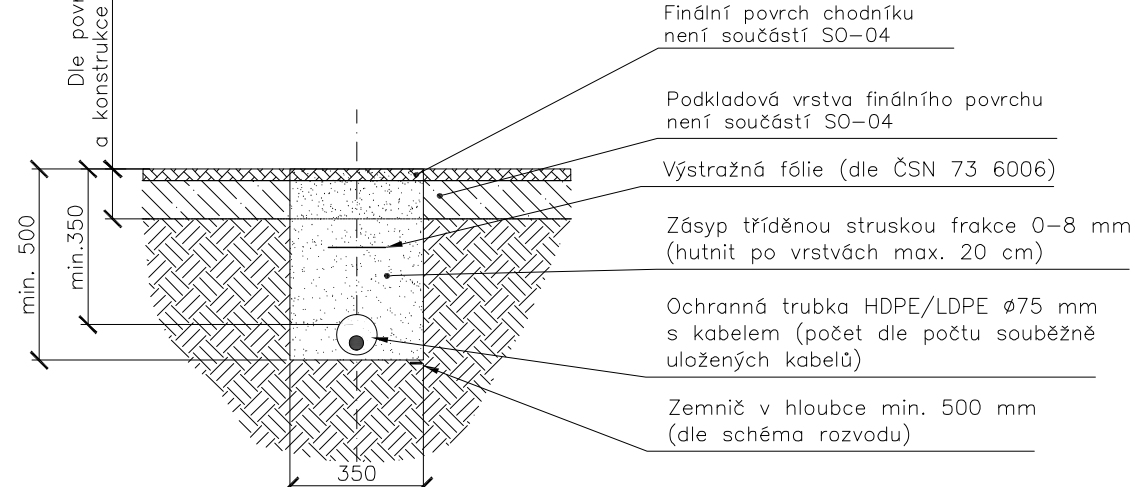


Uložení kabelu v zeleni (výkop 35x50 cm)

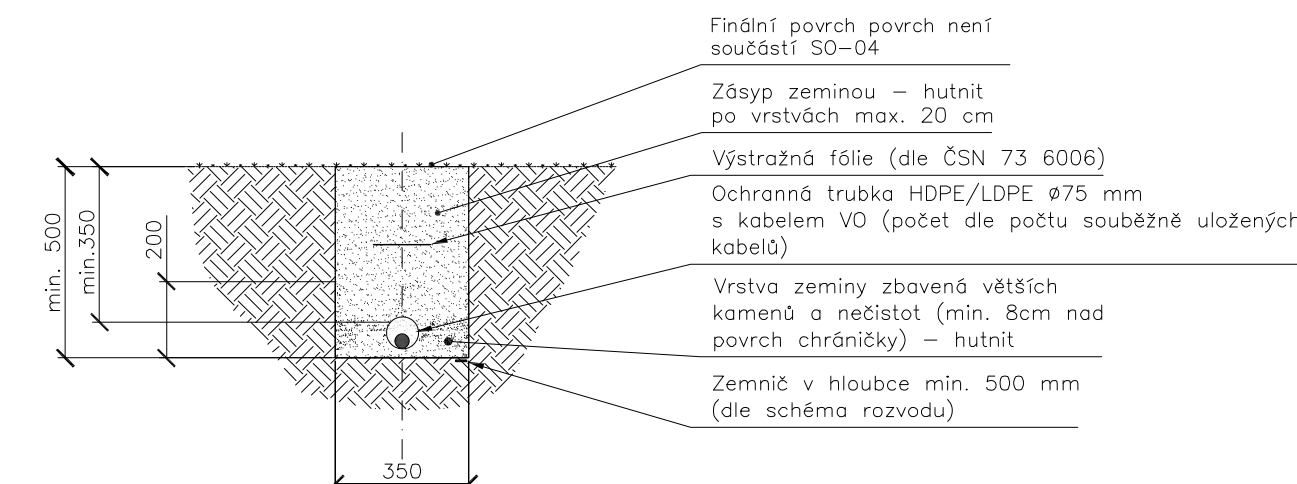


## Provedení základů stožárů VO


Provedení základu  
- stožár VO 6m

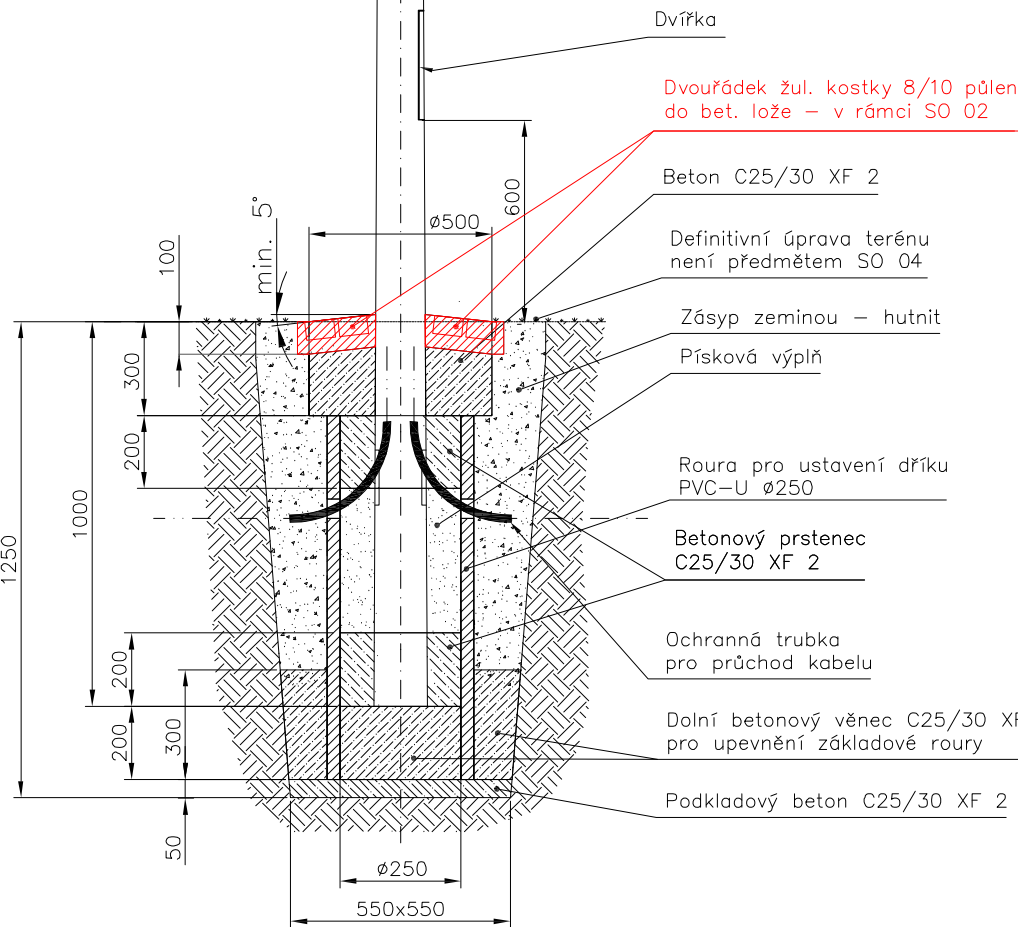

Provedení základu  
- stožár VO 4m

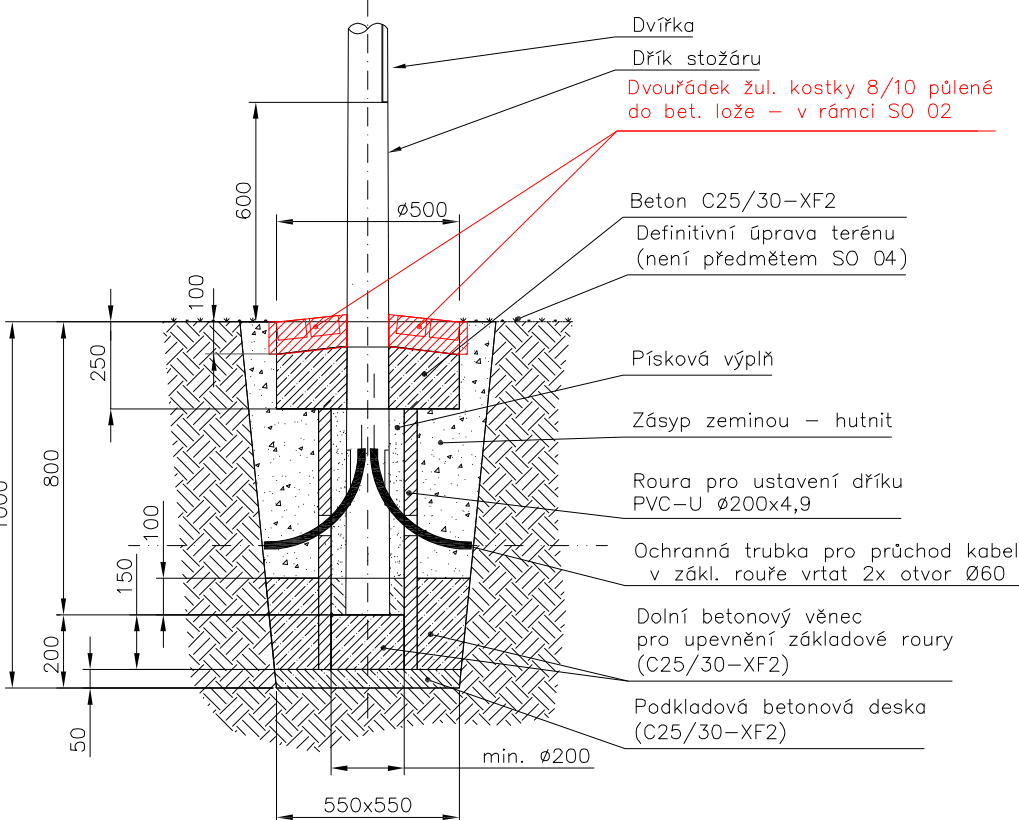

Provedení ručního výkopu  
- pro základy stožárů VO  
M=N/A

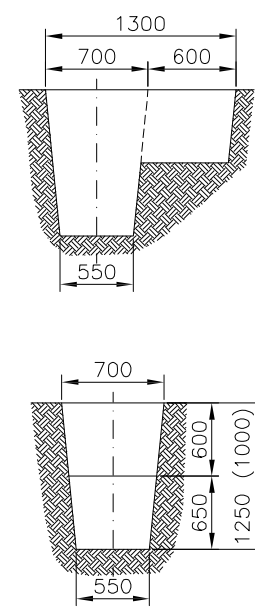

Název souboru: SO04_20 - Situace VO				Paré:	
Supletí dokumentace: DUSP, DPS	Číslo dokumentu: SO04_20	Revize: 0	Datum: 12/2023		
Kreslí: ING. MILAN BENEŠ	Kontroloval: ING. MILAN BENEŠ	Schválí: ING. DAVID BAUER	List: 01	Počet A4: 8	Měřítko: 1:400
Investor: Město Třebíč, Karlovo nám., 104/55, 674 01 Třebíč, IČ:00290629					
Zpracovatel dokumentace a držitel práv: Ing. Milan Beneš		Název: Revitalizace veřejného prostranství u ZŠ Na Kopcích ulice Na Kopcích			
ČKAIT 0012847 Autorizovaný technik TPS - elektrotechnická zst. Autorizovaný inženýr Technologická zařízení staveb		Doplňující název: SO04 - Veřejné osvětlení			
		D.1.4 DOKUMENTACE TECHNICKÝCH A TECHNOLOGICKÝCH ZAŘÍZENÍ			
		Situace VO			