



PŮDORYS

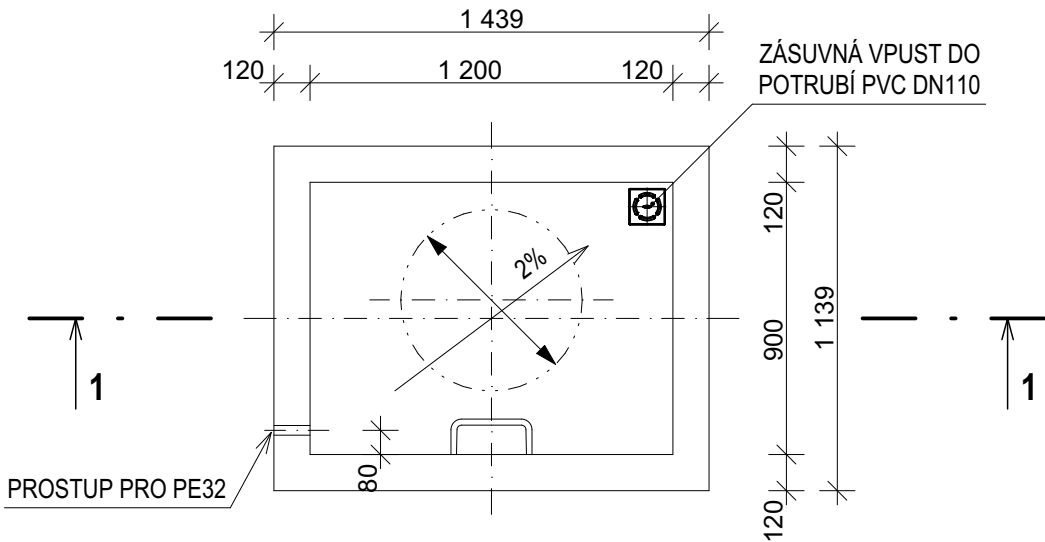

ŘEZ 1-1

FŠ2

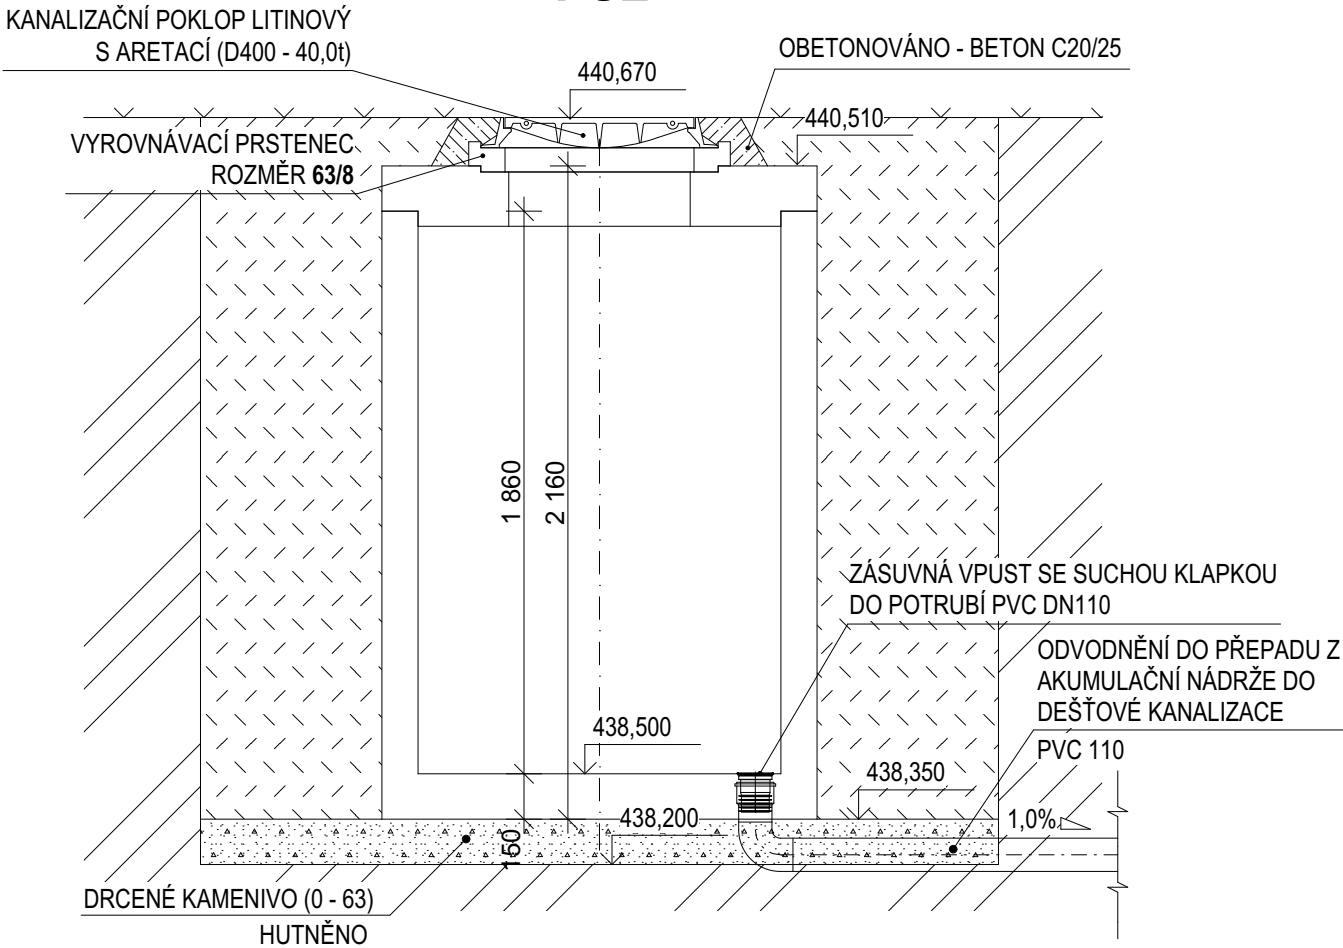

Poznámka:
Projektová dokumentace se skládá z výkresové části a technické zprávy. Proto stačí, aby navržené řešení bylo uvedeno v jedné z těchto částí.
Všechny navržené přístroje a zařízení je třeba chápat jako technický vzor, který splňuje dané požadavky. Pokud budou uvedené přístroje a zařízení nahrazovány jinými, je třeba, aby náhrada splňovala všechny požadavky kladené příslušnými normami, projektantem a provozovatelem.

název akce: Revitalizace veřejného prostranství u ZŠ Na Kopcích		
stavební objekt: SO 05 Nakládání s dešťovými vodami		
místo stavby:	veřejné prostranství u ZŠ Na Kopcích, 674 01 Třebíč	
stavebník:	Město Třebíč, Karlovo nám. 104/55, 674 01 Třebíč	
zodp. projektant:	vedoucí projektu:	vypracoval:
Ing. Vítězslav Pruša	Ing. David Bauer	Ing. Michal Vondrák
část projektu: SO 05 Nakládání s dešťovými vodami		
obsah výkresu: Armaturní šachta závlahy - osazení		

MV Energoprojekt s.r.o. Březinova 1304/53, 674 01 Třebíč IČ: 05350484 tel.: +420 774 021 817 email: vondrak.michal@post.cz	
č.zakázky: 055-2023	č.paré:
datum: 12 / 2023	
stupeň: DUSP, DPS	
měřítko: 1:25	
číslo výkresu:	
D.05 - 05	