



# Situace VO M=1:400

## Provedení základů stožárů VO


Provedení základu  
- stožár VO 5 a 6m

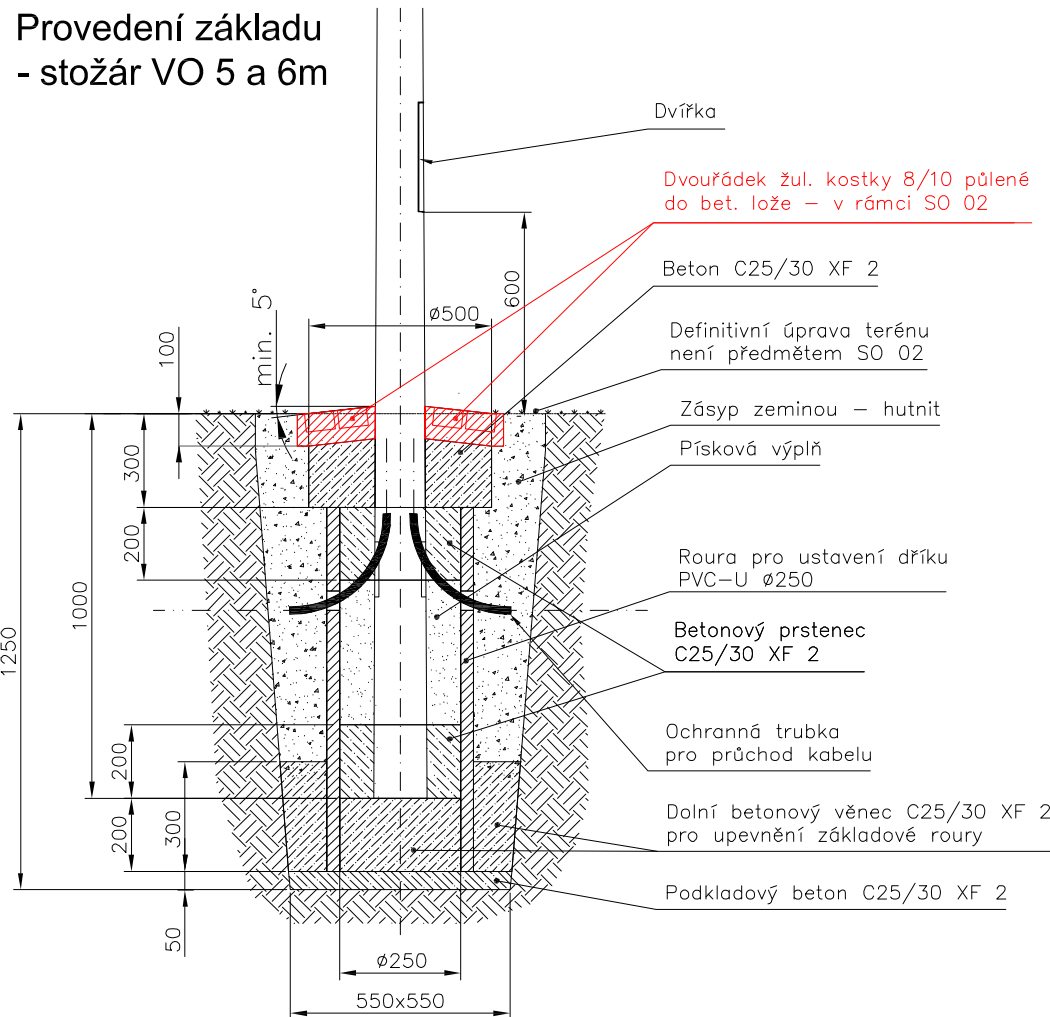

Provedení základu  
- stožár VO 4m

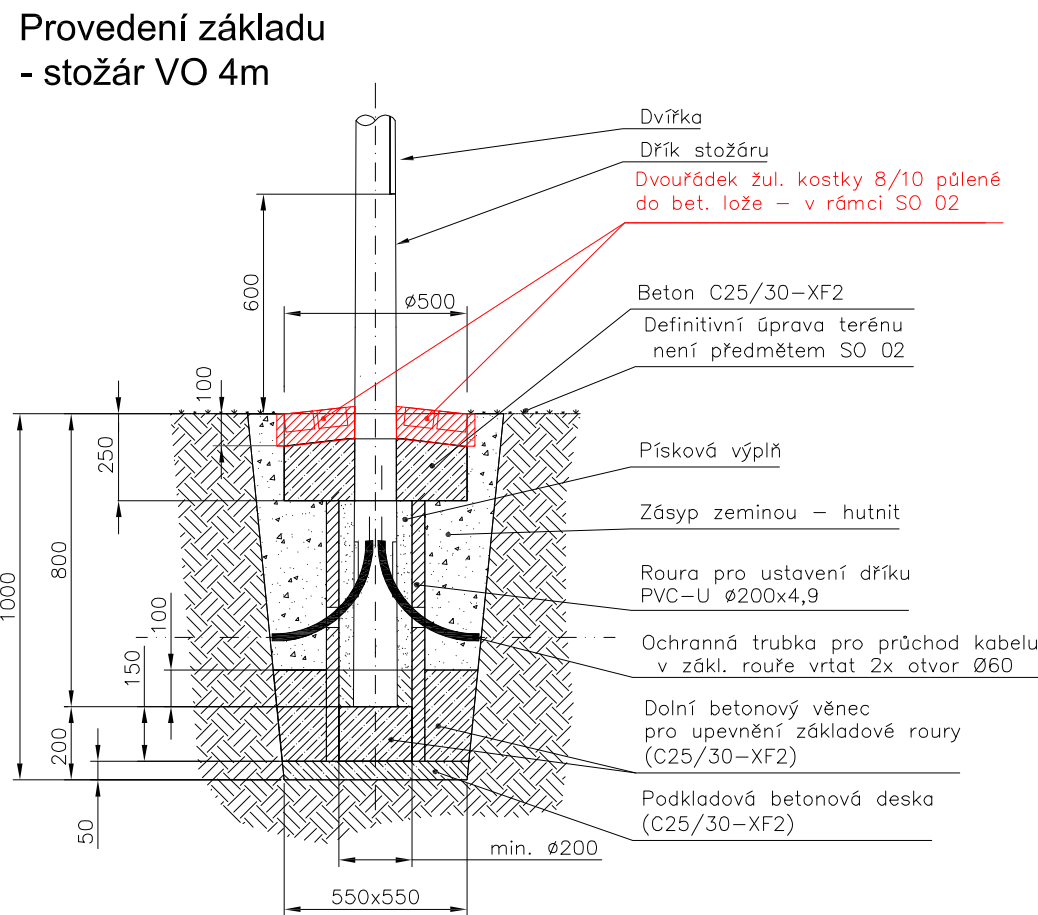

Provedení ručního výkopu  
- pro základy stožárů VO  
M=N/A

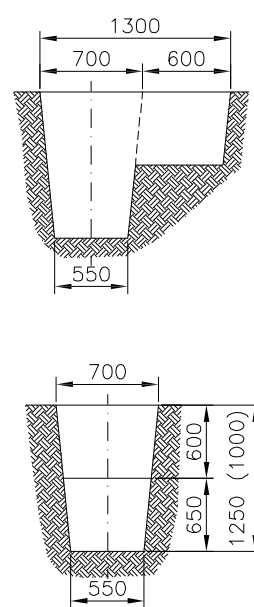

Rezervní chránička  
dvouplášťová HDPE/LDPE  
jmenovitý průměr 40 mm

Rezervní kabel CYKY 4Bx10  
Ve sloupu TOM09 nezapojen  
na konci rezerva 10m


Zrušení stávající rozvodnice,  
osazení nové a napojení na  
stávající přívod a vývody +  
osazení dvou nových vývodů

## LEGENDA NAVRŽENÉHO VEŘEJNÉHO OSVĚTLENÍ


- NOVÉ KABELY VO - CYKY 4Bx10 (viz popis ve výkrese)
- STÁVAJÍCÍ KABELY VO
- UZEMNĚNÍ - PÁSEK FeZn 30x4
- !!!xxx KŘÍŽENÍ S JINOU SÍTÍ (PLYN, VODA, VN, SDĚLOVACÍ)
- A LED SVÍTIDLO na sloupu 5m - 11W (9ks) - optika WSC
- Aa LED SVÍTIDLO na sloupu 5m - 11W (4ks) - optika EWR
- B LED SVÍTIDLO na sloupu 4m - 11W (1ks) - optika WSC
- C LED SVÍTIDLO na sloupu 6m - 14W (2ks) - optika EWR
- SPTOM1 NOVÝ ROZVADĚČ VO
- STÁVAJÍCÍ SVÍTIDLA(LAMPY) VO

## Provedení výkopů pro kabeláž VO


Uložení kabelu pod komunikací (výkop 50x120 cm)

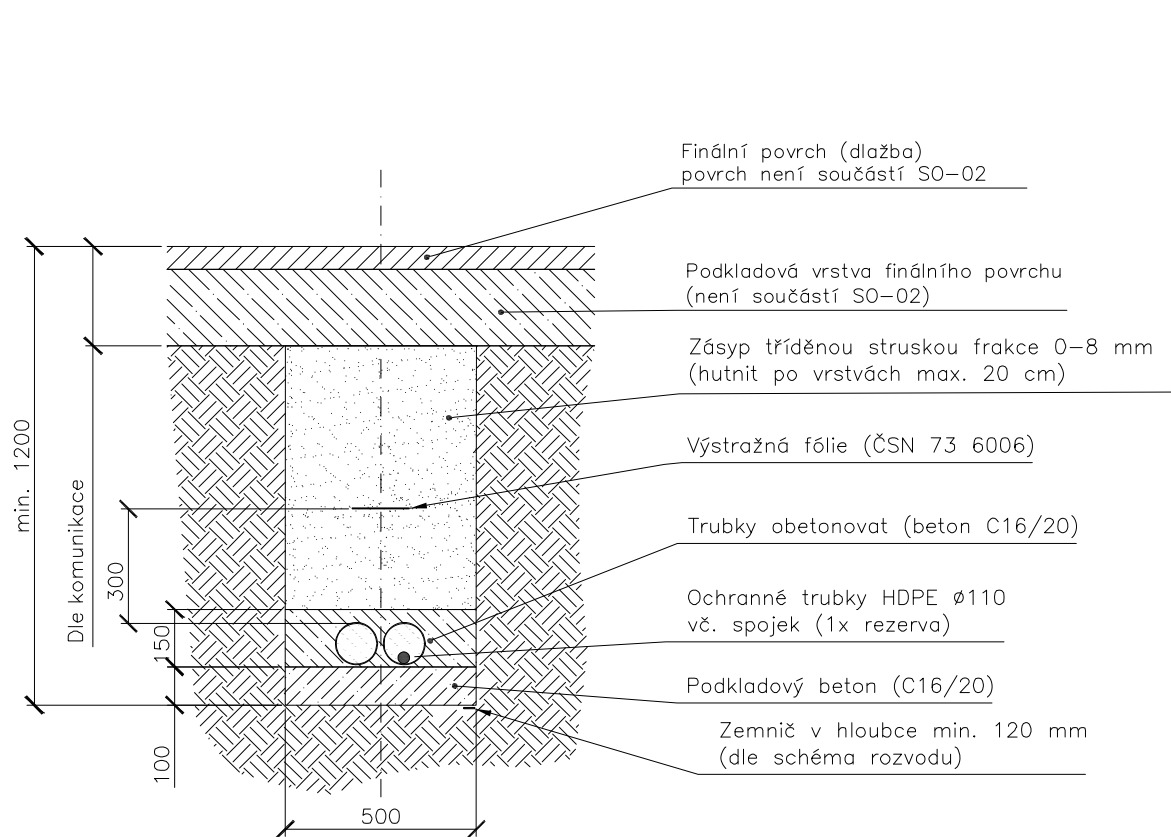

Uložení kabelu v chodníku (výkop 35x50 cm)

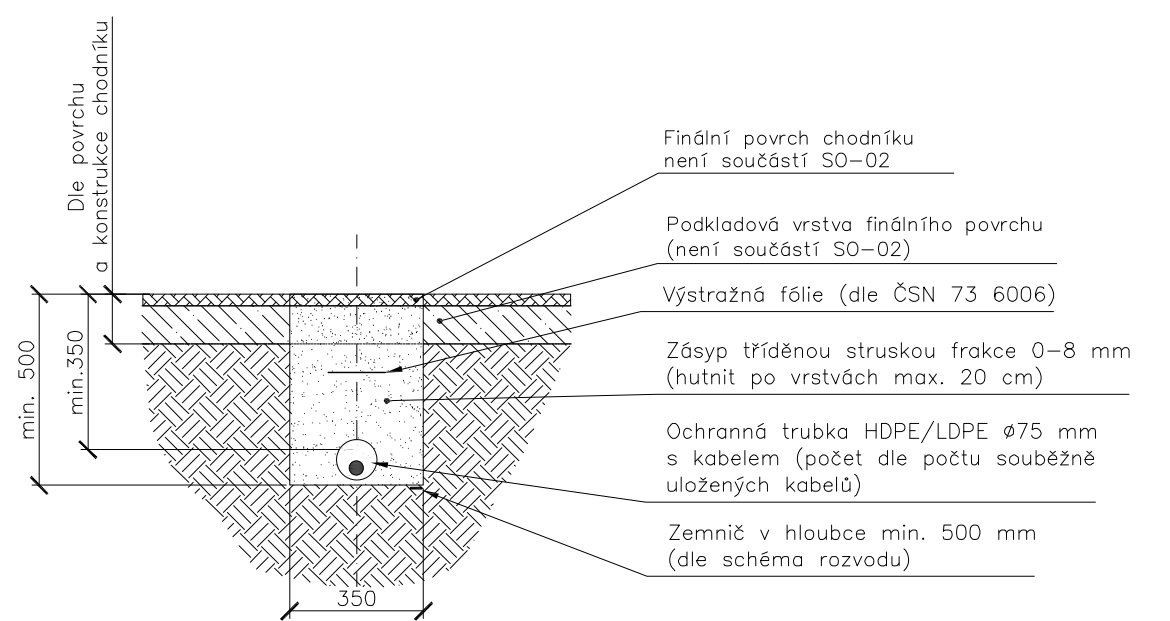

Uložení kabelu v zeleni (výkop 35x50 cm)

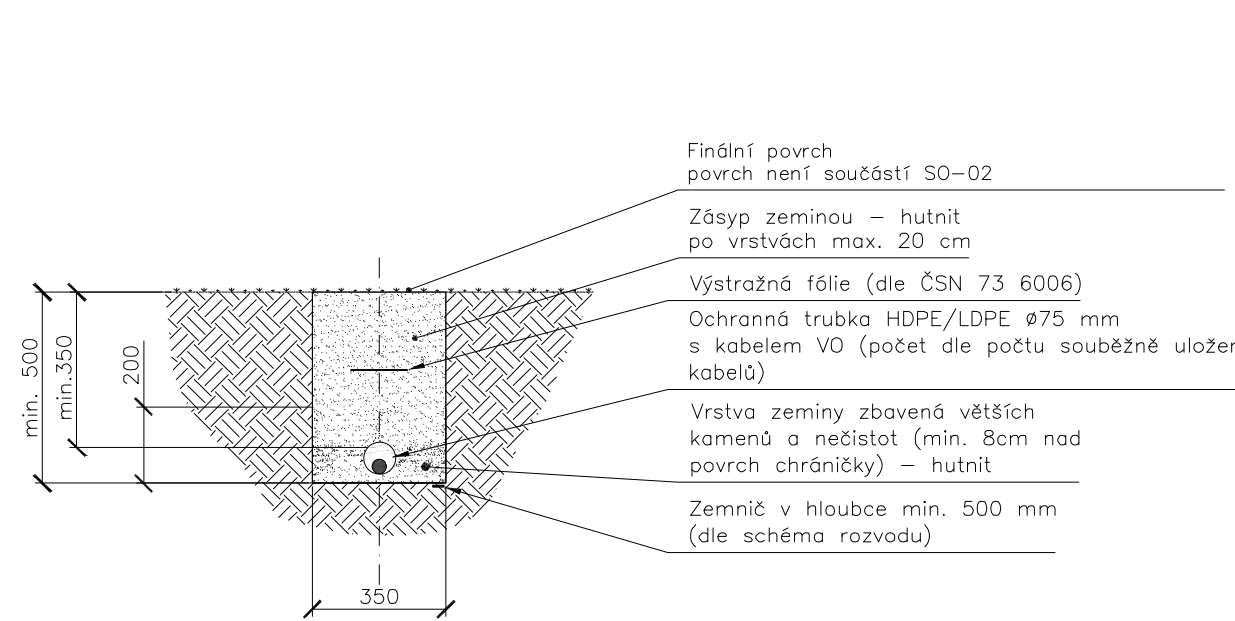

Paré:

Název souboru: SO02_20 - Situace VO				Paré:	
Supletí dokumentace: DUSP, DPS	Číslo dokumentu: SO02_20	Revize: 0	Datum: 12/2023		
Kreslil: ING. MILAN BENEŠ	Kontroloval: ING. MILAN BENEŠ	Schválil: ING. ALEŠ CHADIM	List: 01	Počet A4: 8	Měřítko: 1:400
Investor: Město Třebíč, Karlovo nám. 104/55, 674 01 Třebíč, IČ:00290629				Název: Park Kremláčkova, Třebíč ulice Kremláčkova / Tomanova	
Zpracovatel dokumentace a držitel práv: <b>Ing. Milan Beneš</b> ČKAIT 0012847 Autorizovaný technik TPS - elektrotechnická zst. Autorizovaný inženýr Technologická zařízení staveb				Doplňující název: <b>SO02 - Veřejné osvětlení</b> D.1.4 DOKUMENTACE TECHNICKÝCH A TECHNOLOGICKÝCH ZAŘÍZENÍ Situace VO	