



Provedení výkopů pro kabeláž nn

Uložení kabelu v chodníku (výkop 35x50 cm)

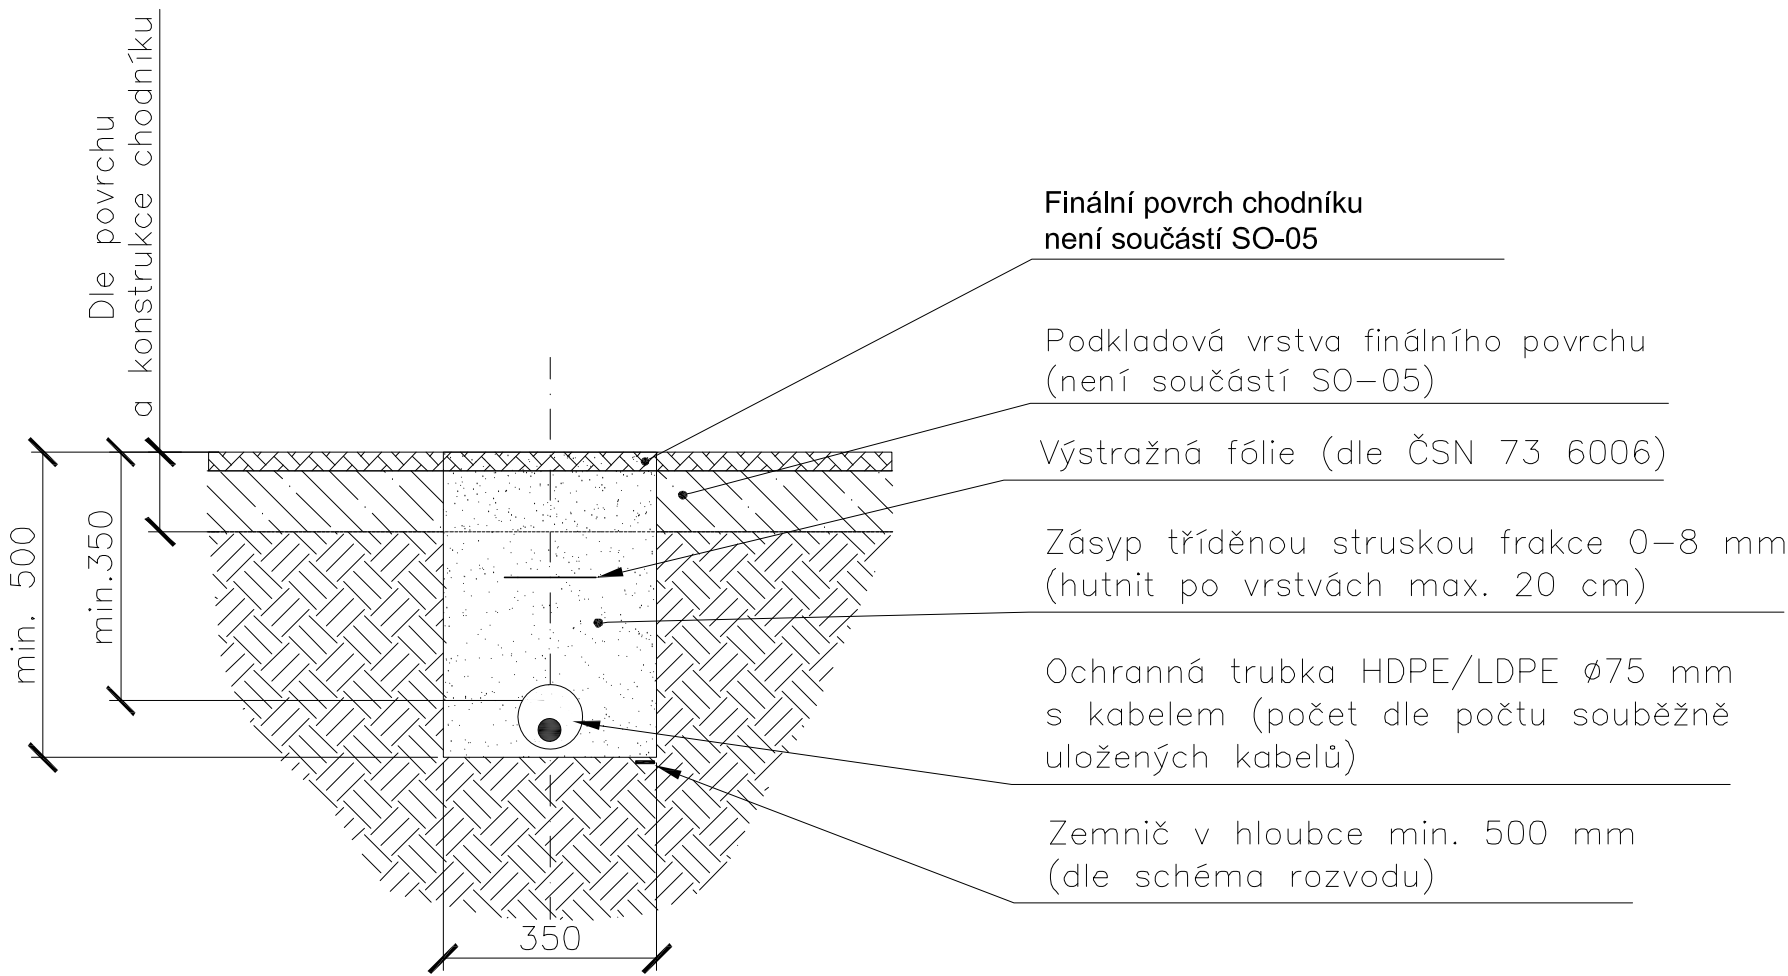

Uložení kabelu v zeleni (výkop 35x50 cm)

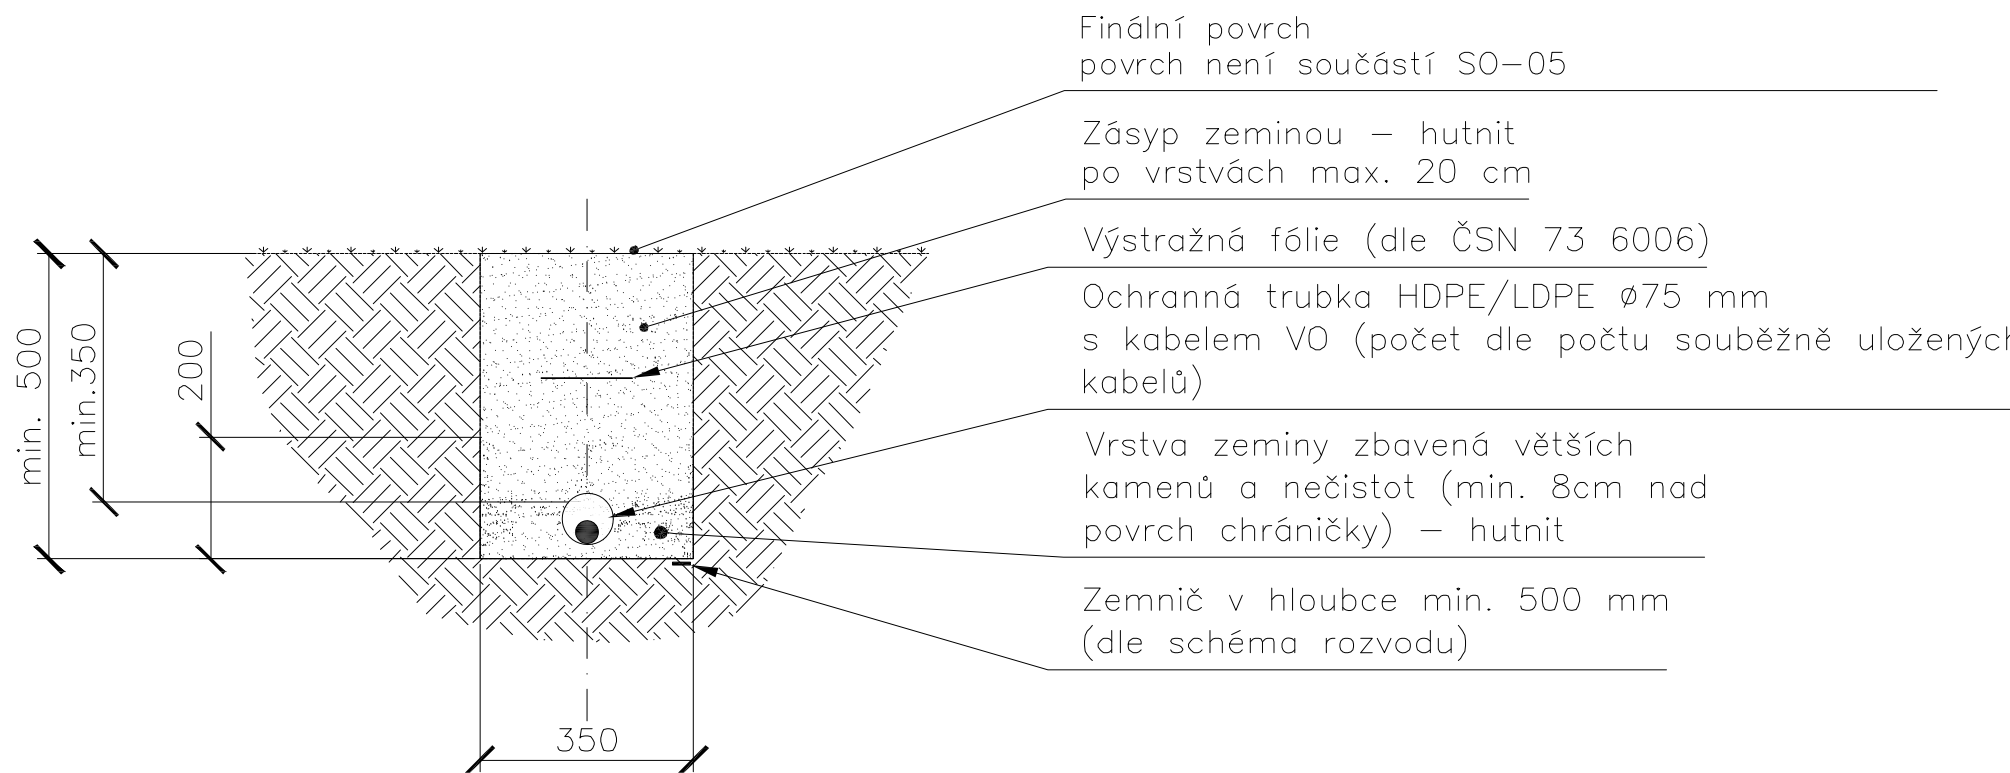

| Paré: | | | | | |
|---|-------------------------------|---|----------|-------------|----------------|
| Název souboru: SO05_20 - Situace el. NN | | | | | |
| Stupeň dokumentace: DUSP, DPS | | Číslo dokumentu: SO05_20 | | Revize: 0 | Datum: 12/2023 |
| Kreslil: ING. MILAN BENEŠ | Kontroloval: ING. MILAN BENEŠ | Schválil: ING. ALEŠ CHADIM | List: 01 | Počet A4: 8 | Měřítko: 1:150 |
| Investor: Město Třebíč, Karlovo nám. 104/55, 674 01 Třebíč, IČ:00290629 | | | | | |
| Zpracovatel dokumentace a držitel práv: Ing. Milan Beneš ČKAIT 0012847 Autorizovaný technik TPS - elektrotechnická sat. Autorizovaný inženýr Technologická zařízení staveb | | Název: Park Kremláčkova, Třebíč ulice Kremláčkova / Tomanova Doplňující název: SO05 - Přípojka el. NN D.1.4 DOKUMENTACE TECHNICKÝCH A TECHNOLOGICKÝCH ZAŘÍZENÍ Situace el. rozvodů nn | | | |