


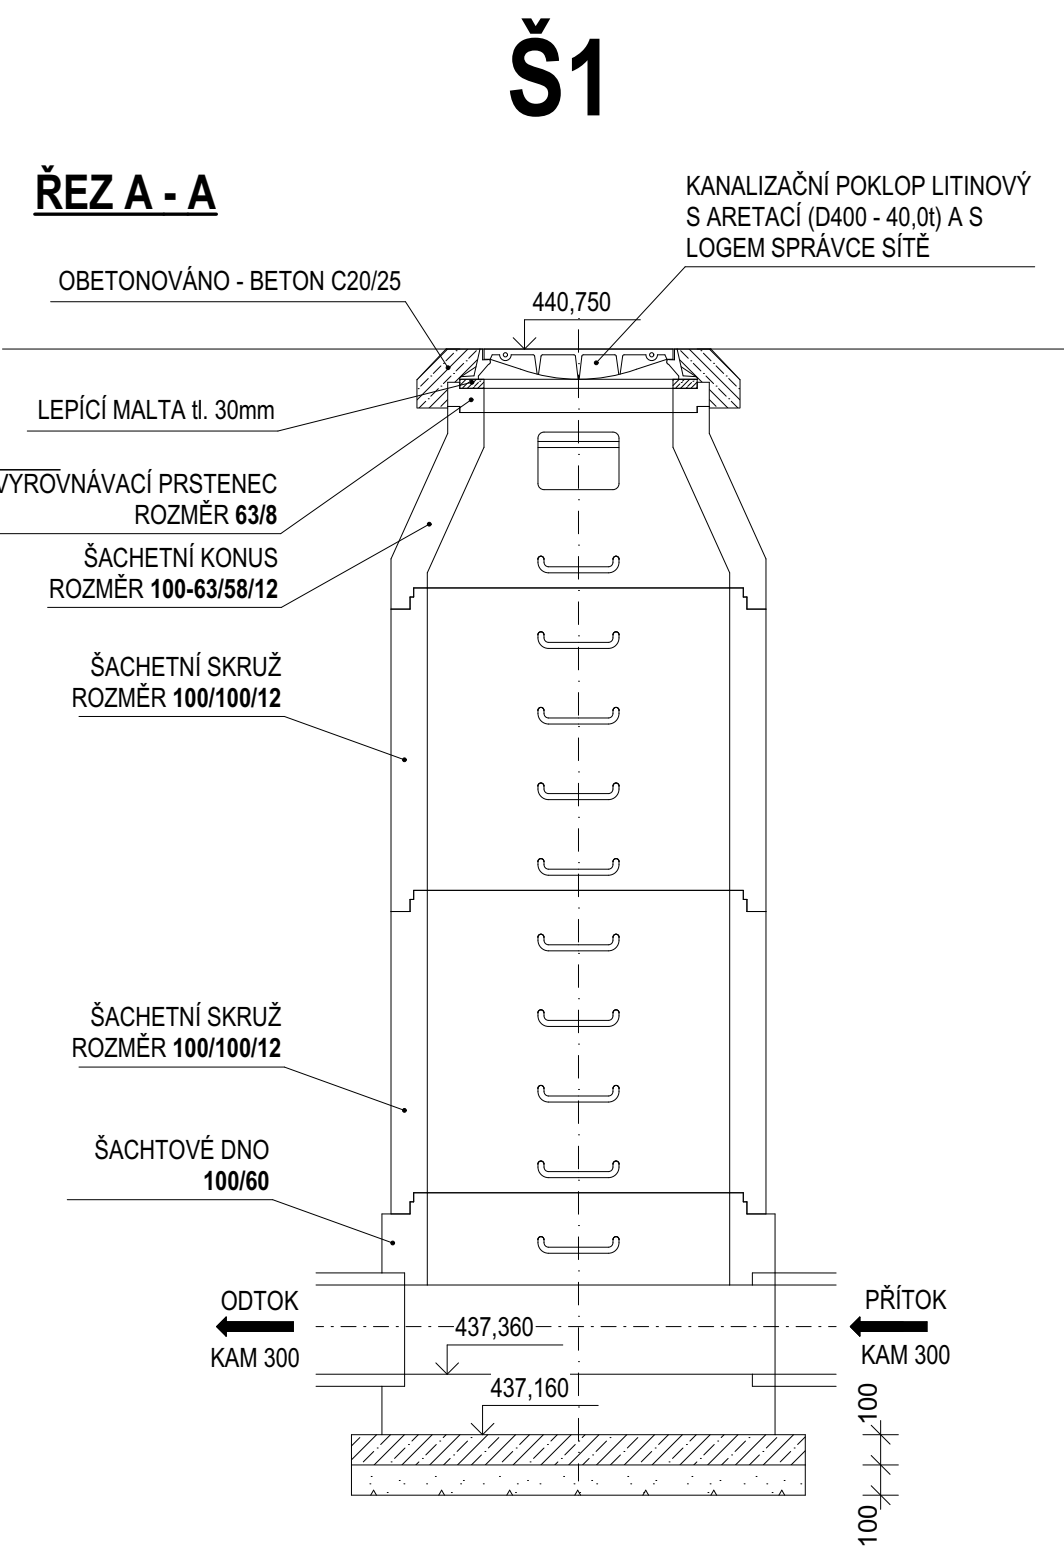
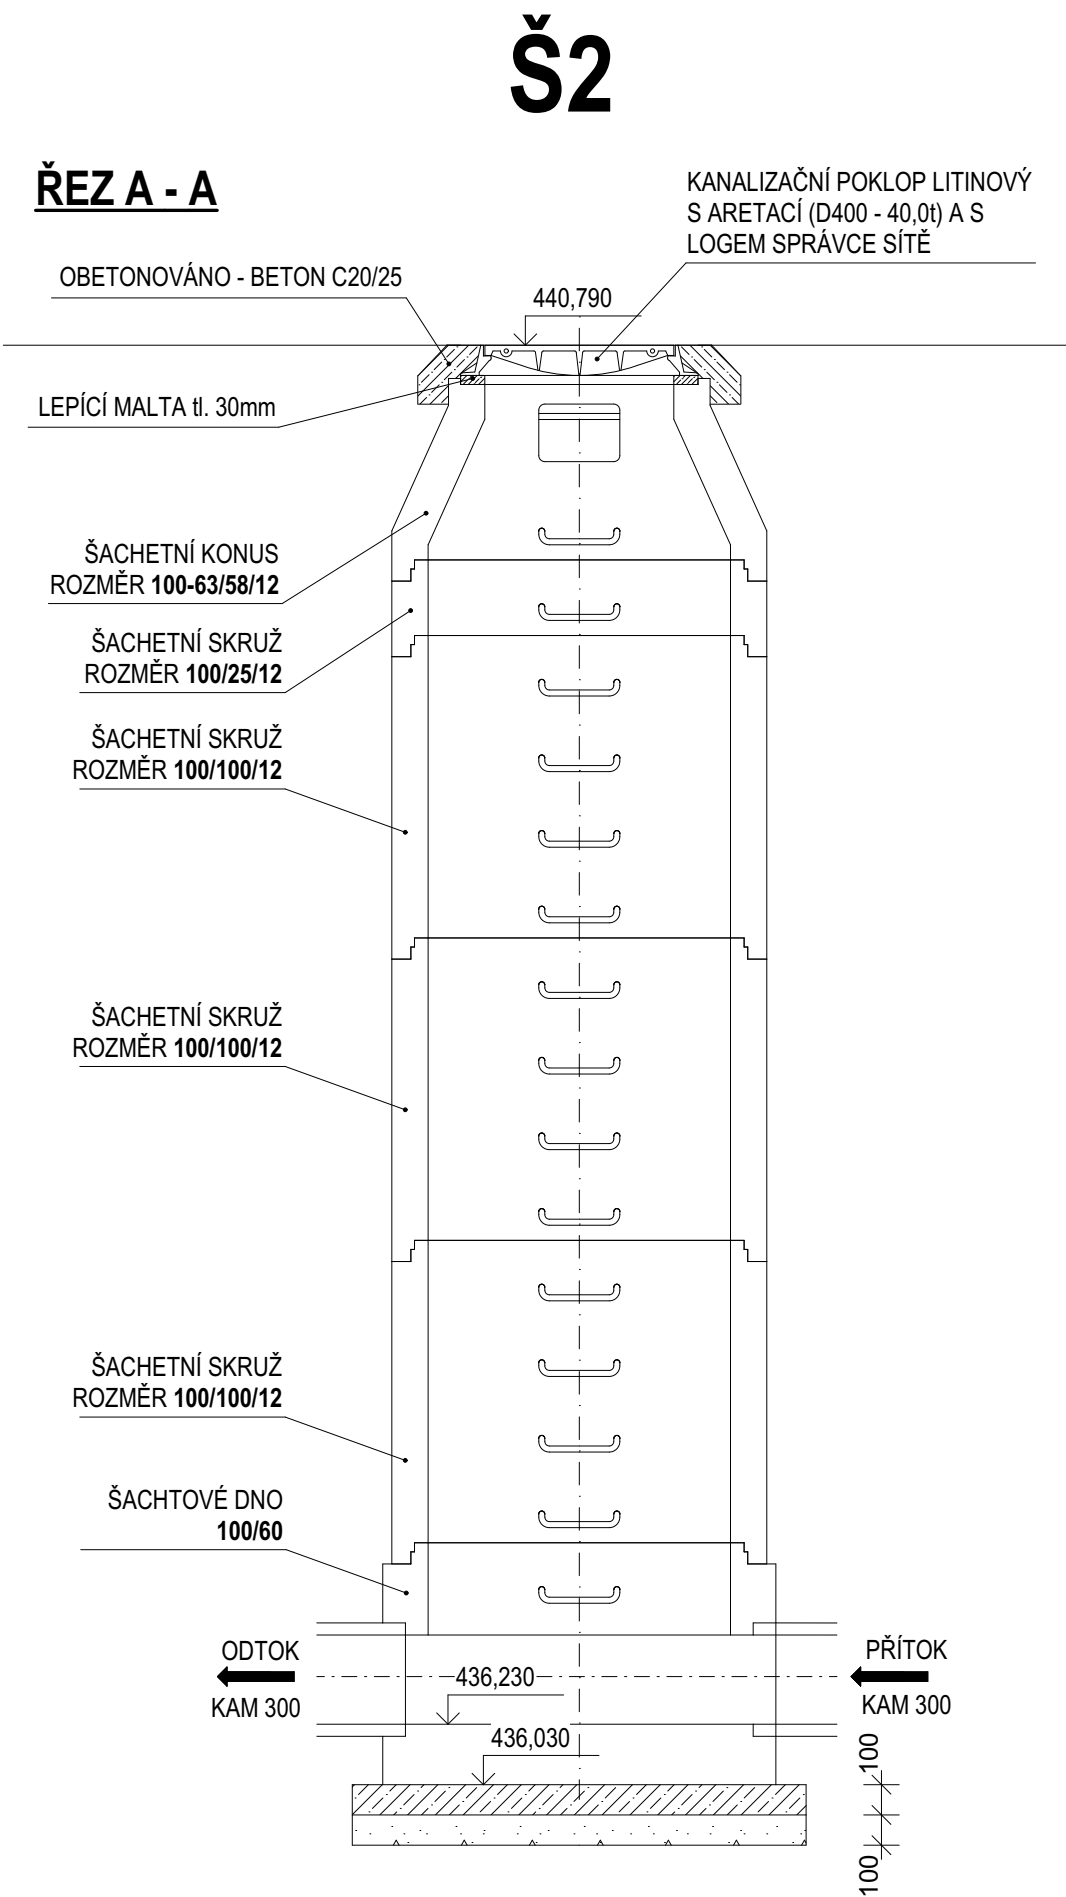


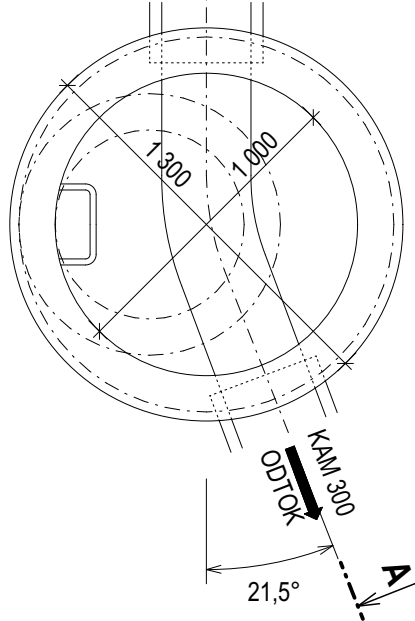



PŮDORYS:

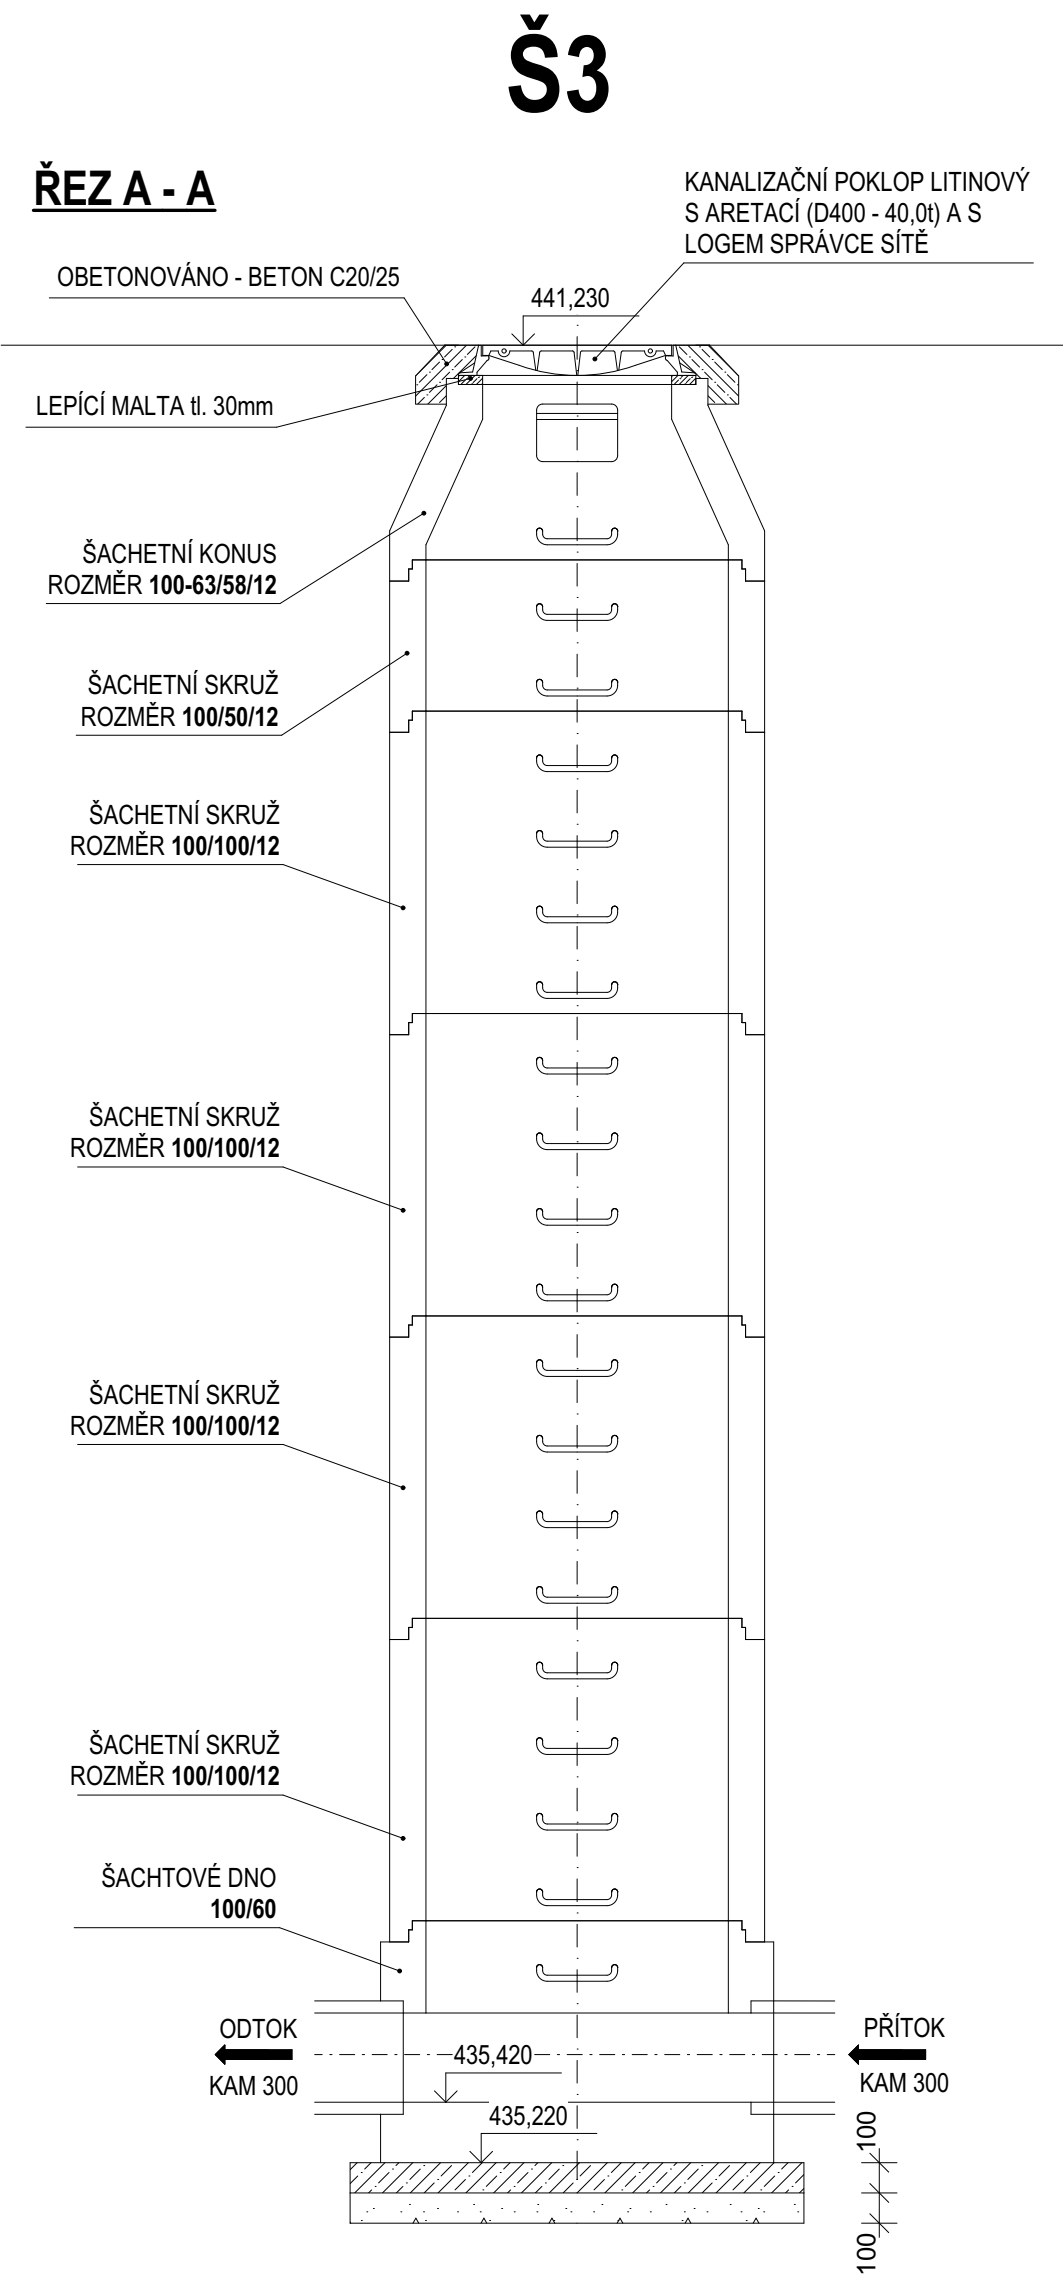



PŮDORYS:

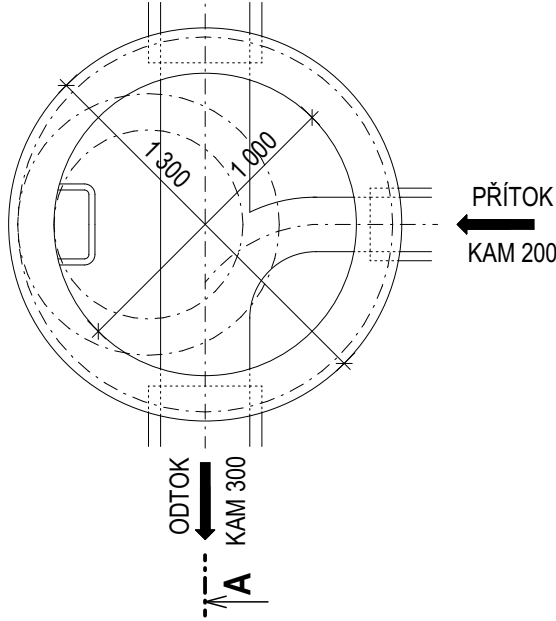



PŮDORYS:

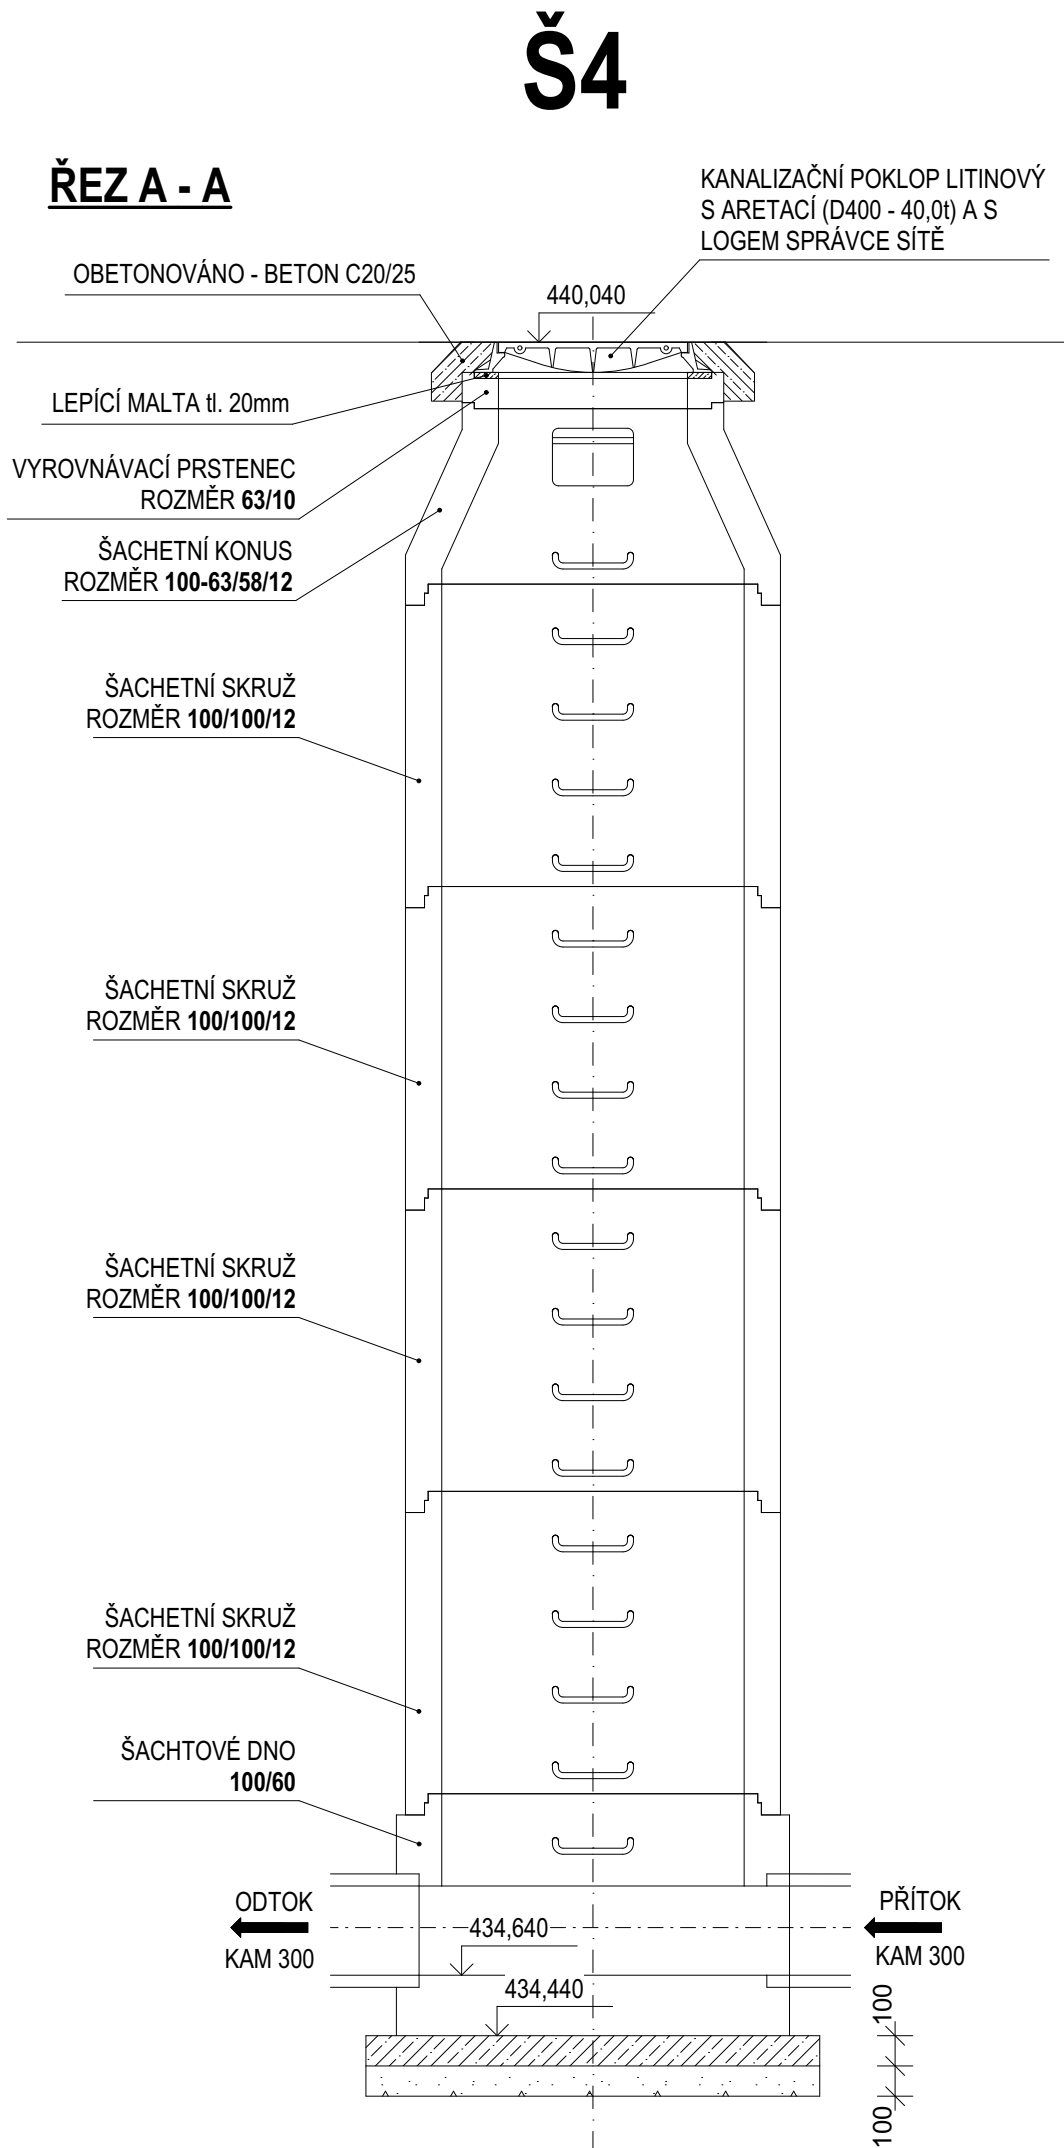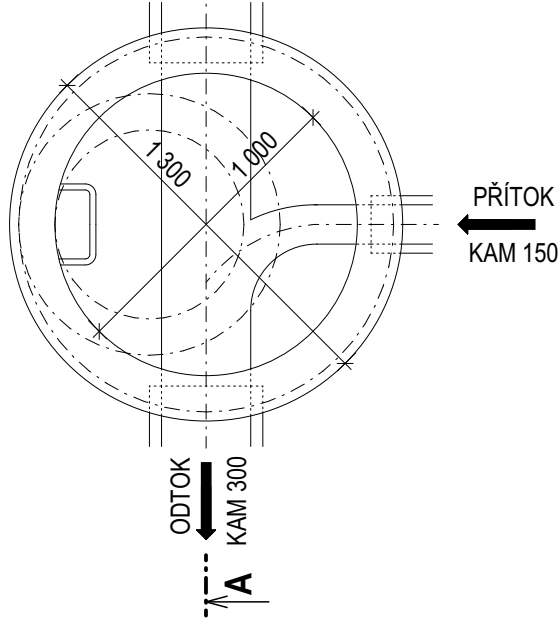


PŮDORYS:

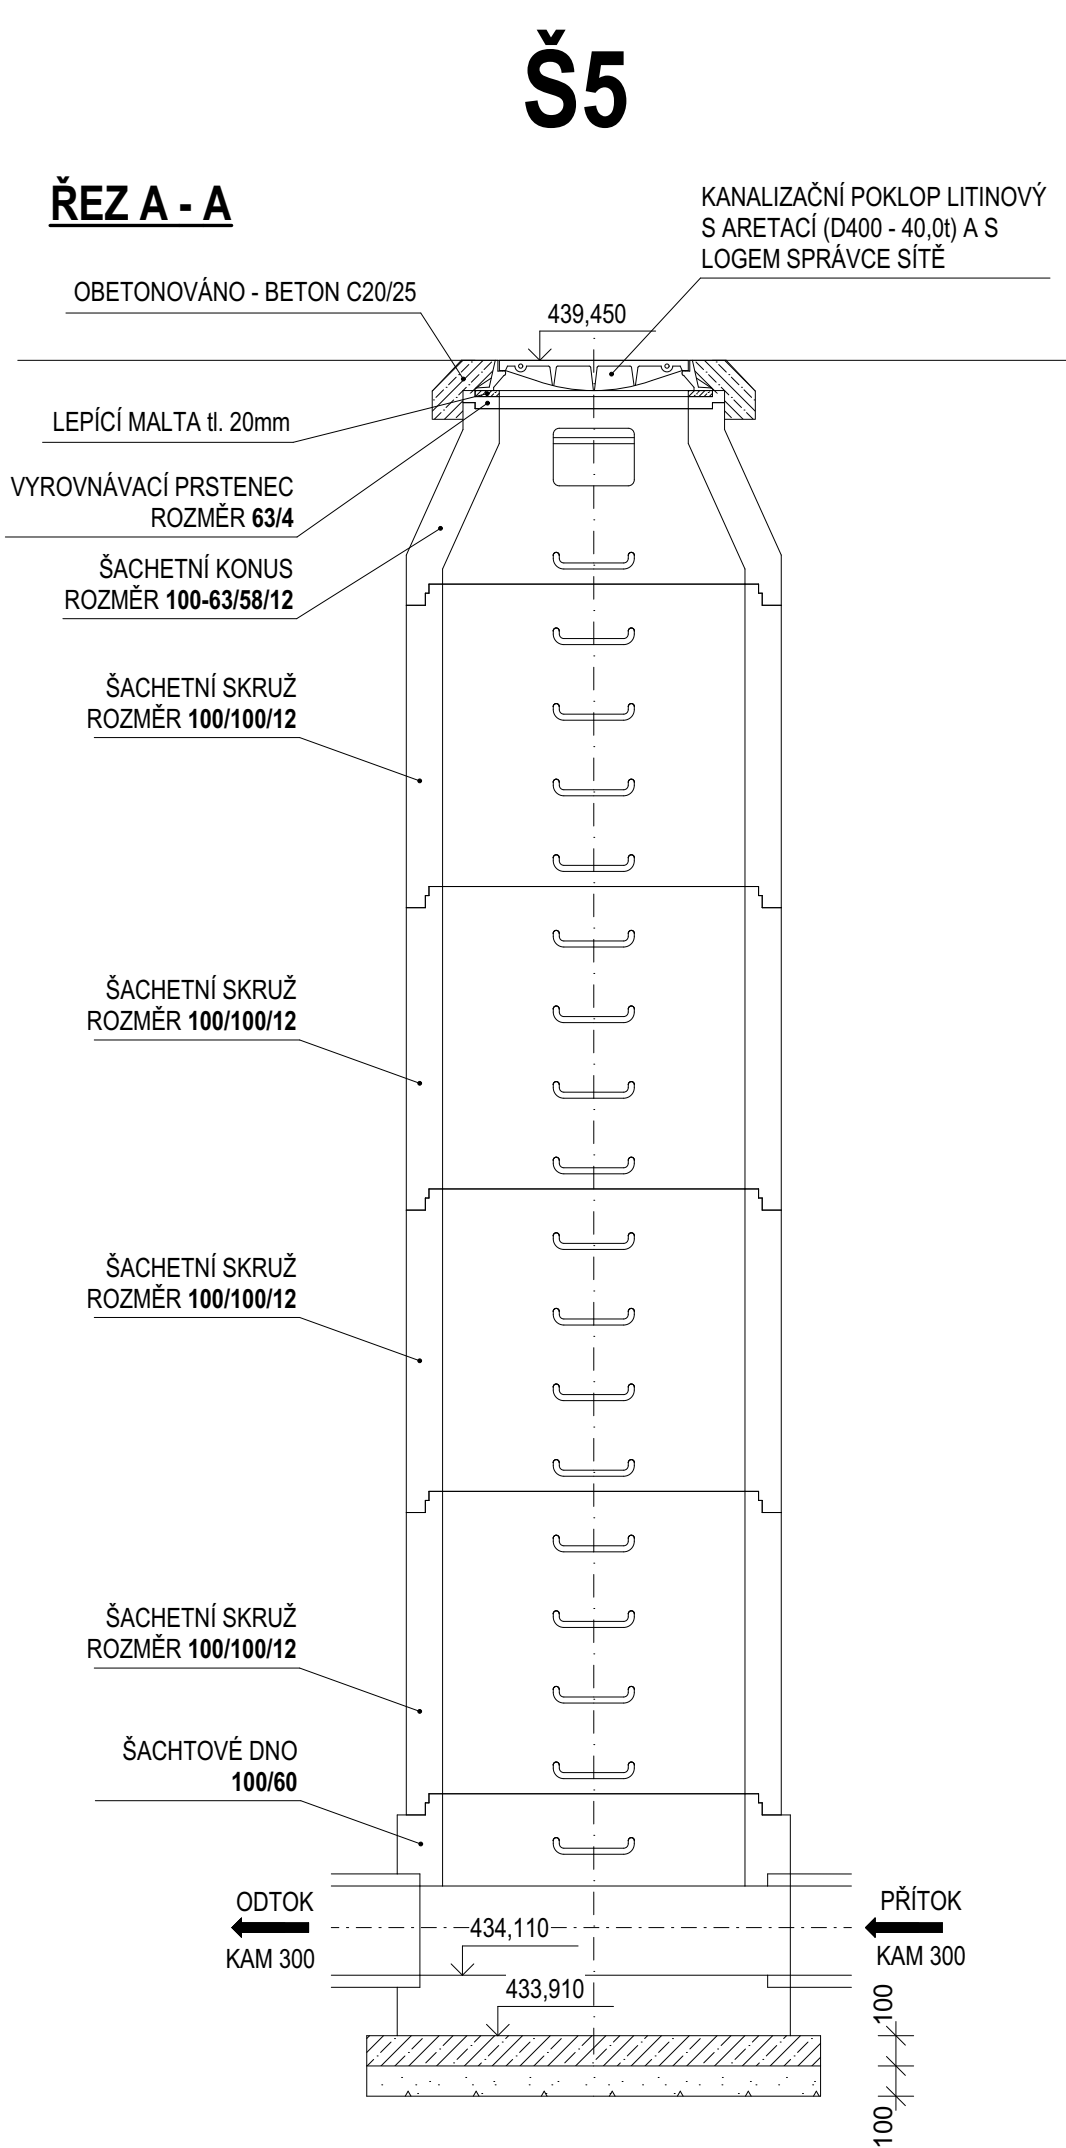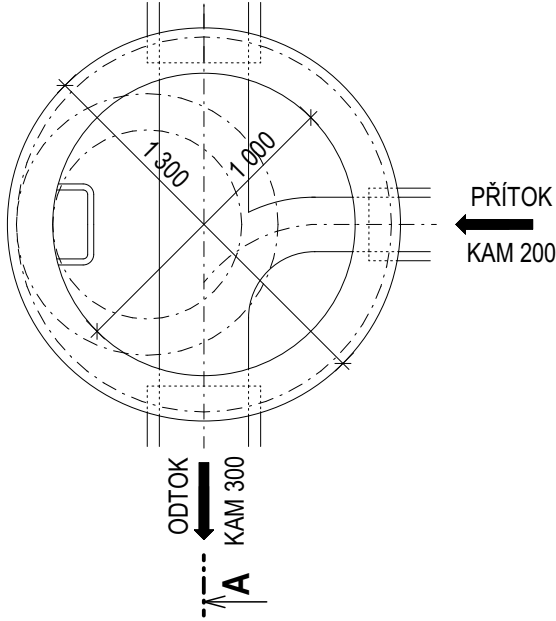

PŮDORYS:

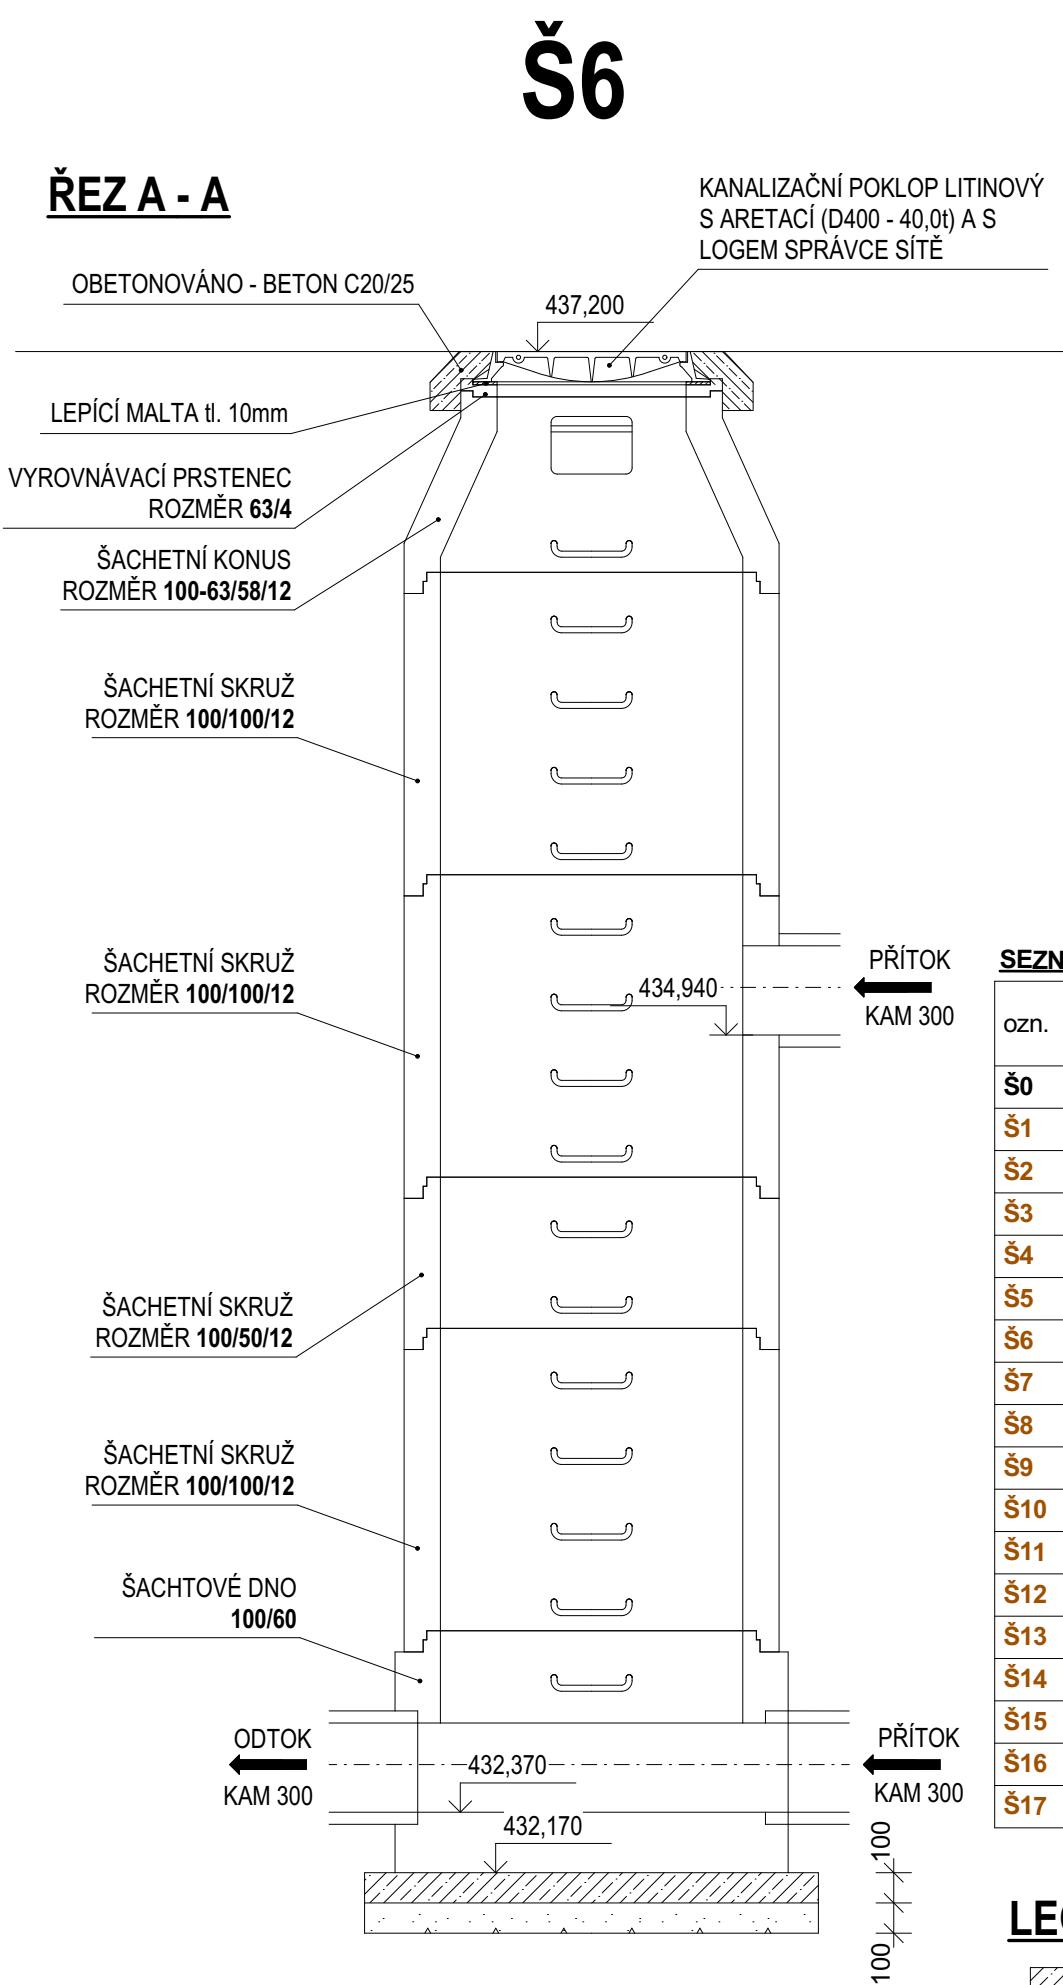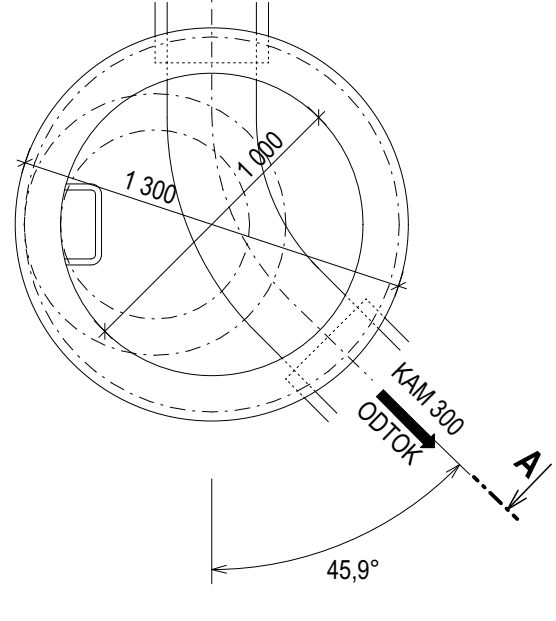

PŮDORYS:

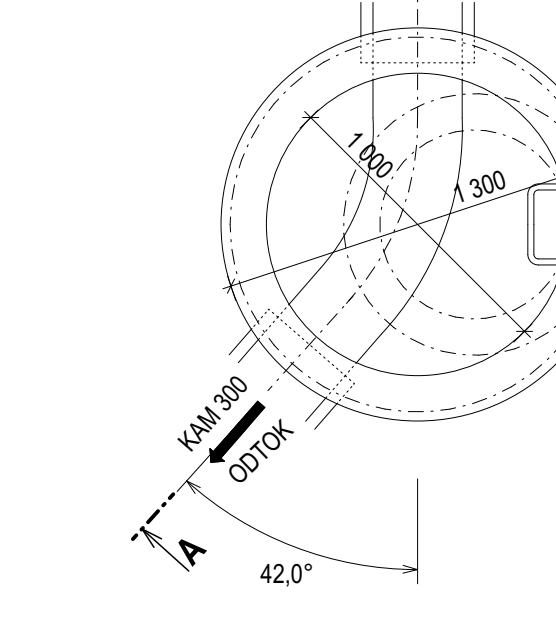

SEZNAM REVIZNÍCH ŠACHET SPLAŠKOVÉ KANALIZACE A JEJICH ÚPRAVY											
ozn.	dno (nové)	dno (stáv.)	poklop (nový)	poklop (stáv.)	výměna poklopu	nový vyrovnávací prstenec					VÝŠE NÁSYPU NOVÉHO DNA
Š0	438,35	440,89	440,89	440,89	•	4 cm	6 cm	8 cm	10 cm	12 cm	
Š1	437,36	440,75									
Š2	436,23	440,79									
Š3	435,42	441,23									
Š4	434,64	440,04									
Š5	434,11	439,45									
Š6	432,37	437,20									
Š7	437,36	440,90	440,82		•			•			
Š8	437,40	440,91	440,78		•					•	
Š9	437,39	440,93	440,85		•			•			
Š10	436,81	441,34	441,20		•				•		
Š11	436,81	441,39	441,35		•						
Š12	436,60	440,66	441,76		•				•		
Š13	???	440,85	???		•						
Š14	436,07	440,53	440,53		•						
Š15	436,00	440,30	440,30		•						
Š16	435,38	439,85	439,80		•			•			
Š17	430,32	434,89	434,77		•					•	

LEGENDA:

- BETON PROSTÝ - TRÍDY C20/25
- DRČENÉ KAMENIVO (0 - 63), HUTNĚNO

POZNÁMKA:

TRÍDA BETONU KANALIZAČNÍHO DNA ŠACHTY A PŘECHODOVÉHO KONUSU BUDE MINIMÁLNĚ C40/50 A ODOLNOSTÍ BETONU

Poznámka:
Projektová dokumentace se skládá z výkresové části a technické zprávy. Proto stali, aby navržené řešení bylo uvedeno v jedné z těchto částí.
Všechny navržené přístroje a zařízení je třeba chápat jako technický vzor, který spojuje dané požadavky. Pokud budou uvedené přístroje a zařízení nahrazovány jinými, je třeba, aby nahradila splňovala všechny požadavky kladené příslušnými normami, projektantem a provozovatelem.

název akce: Revitalizace veřejného prostranství u ZŠ Na Kopcích		MV Energoprojekt s.r.o. Břetislavova 1304/63, 674 01 Třebíč IČ: 05350484 tel.: +420 774 021 817 email: vondrak.michal@post.cz	
stavební objekt: SO 10 Rekonstrukce splaškové kanalizace		č.zakázky: 055-2023	
místo stavby: veřejné prostranství u ZŠ Na Kopcích, 674 01 Třebíč		č.paré:	
stavebník: Město Třebíč, Karlovo nám. 104/55, 674 01 Třebíč		datum: 12 / 2023	
zodp. projektant: Ing. Vítězslav Pruša		stupeň: DUSP, DPS	
vedoucí projektu: Ing. David Bauer		měřítko: 1:25	
vypracoval: Ing. Michal Vondrák		číslo výkresu:	
část projektu: SO 10 Rekonstrukce splaškové kanalizace		D.10 - 04	
obsah výkresu: Revizní šachty na splaškové kanalizaci			