
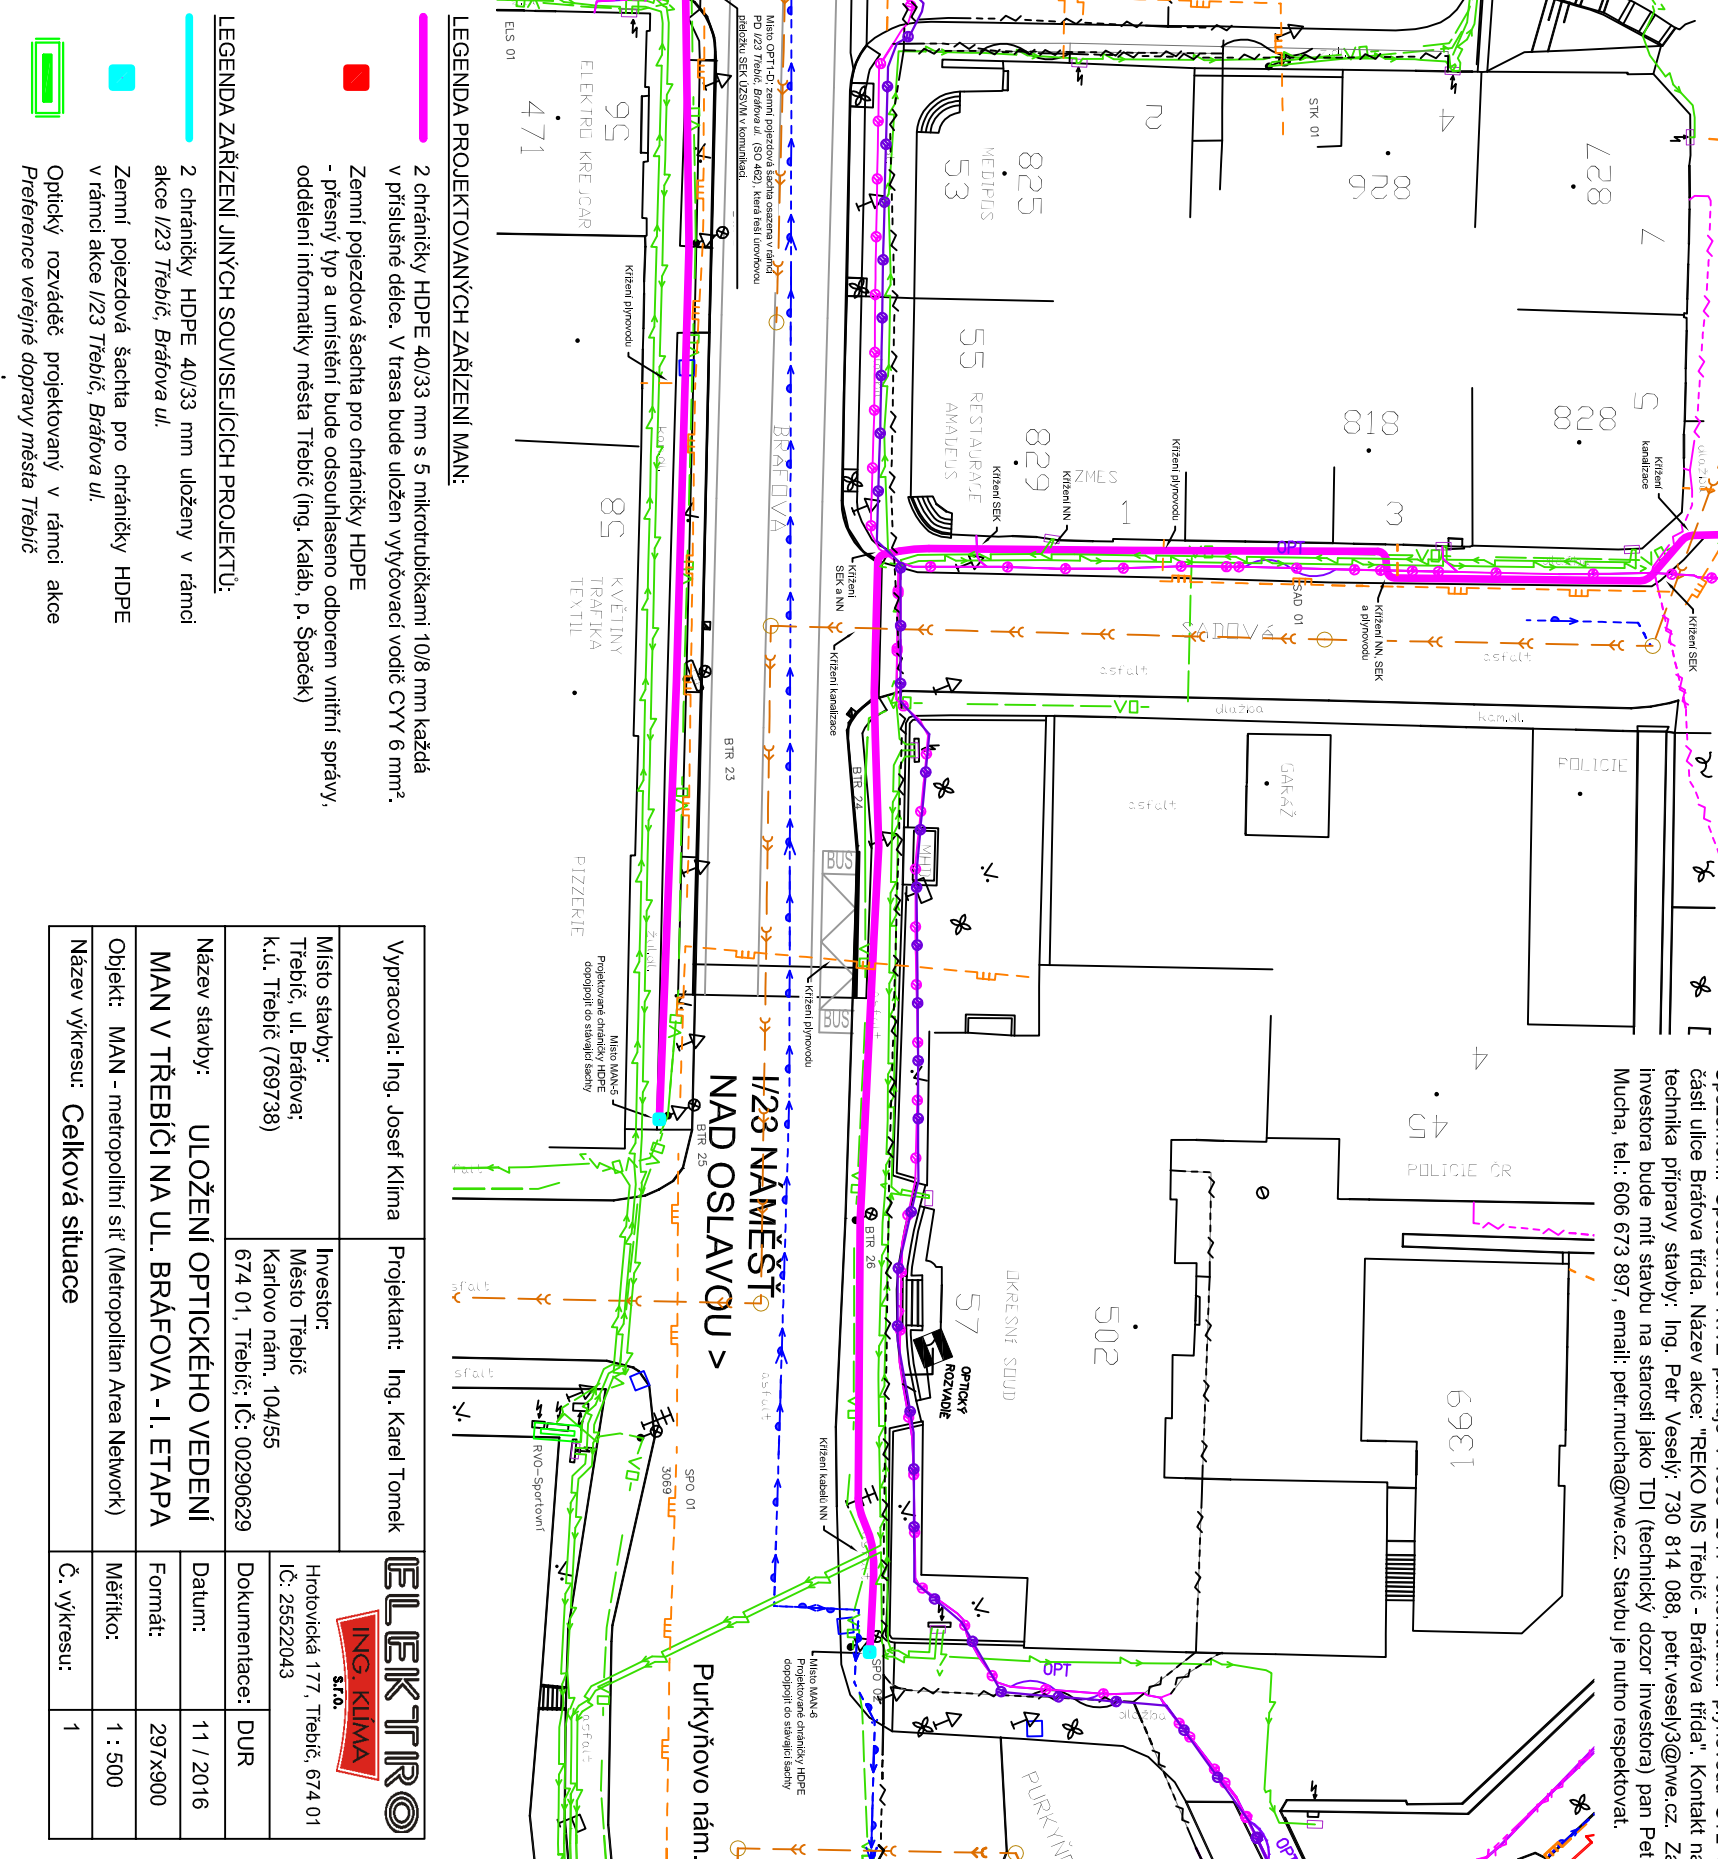
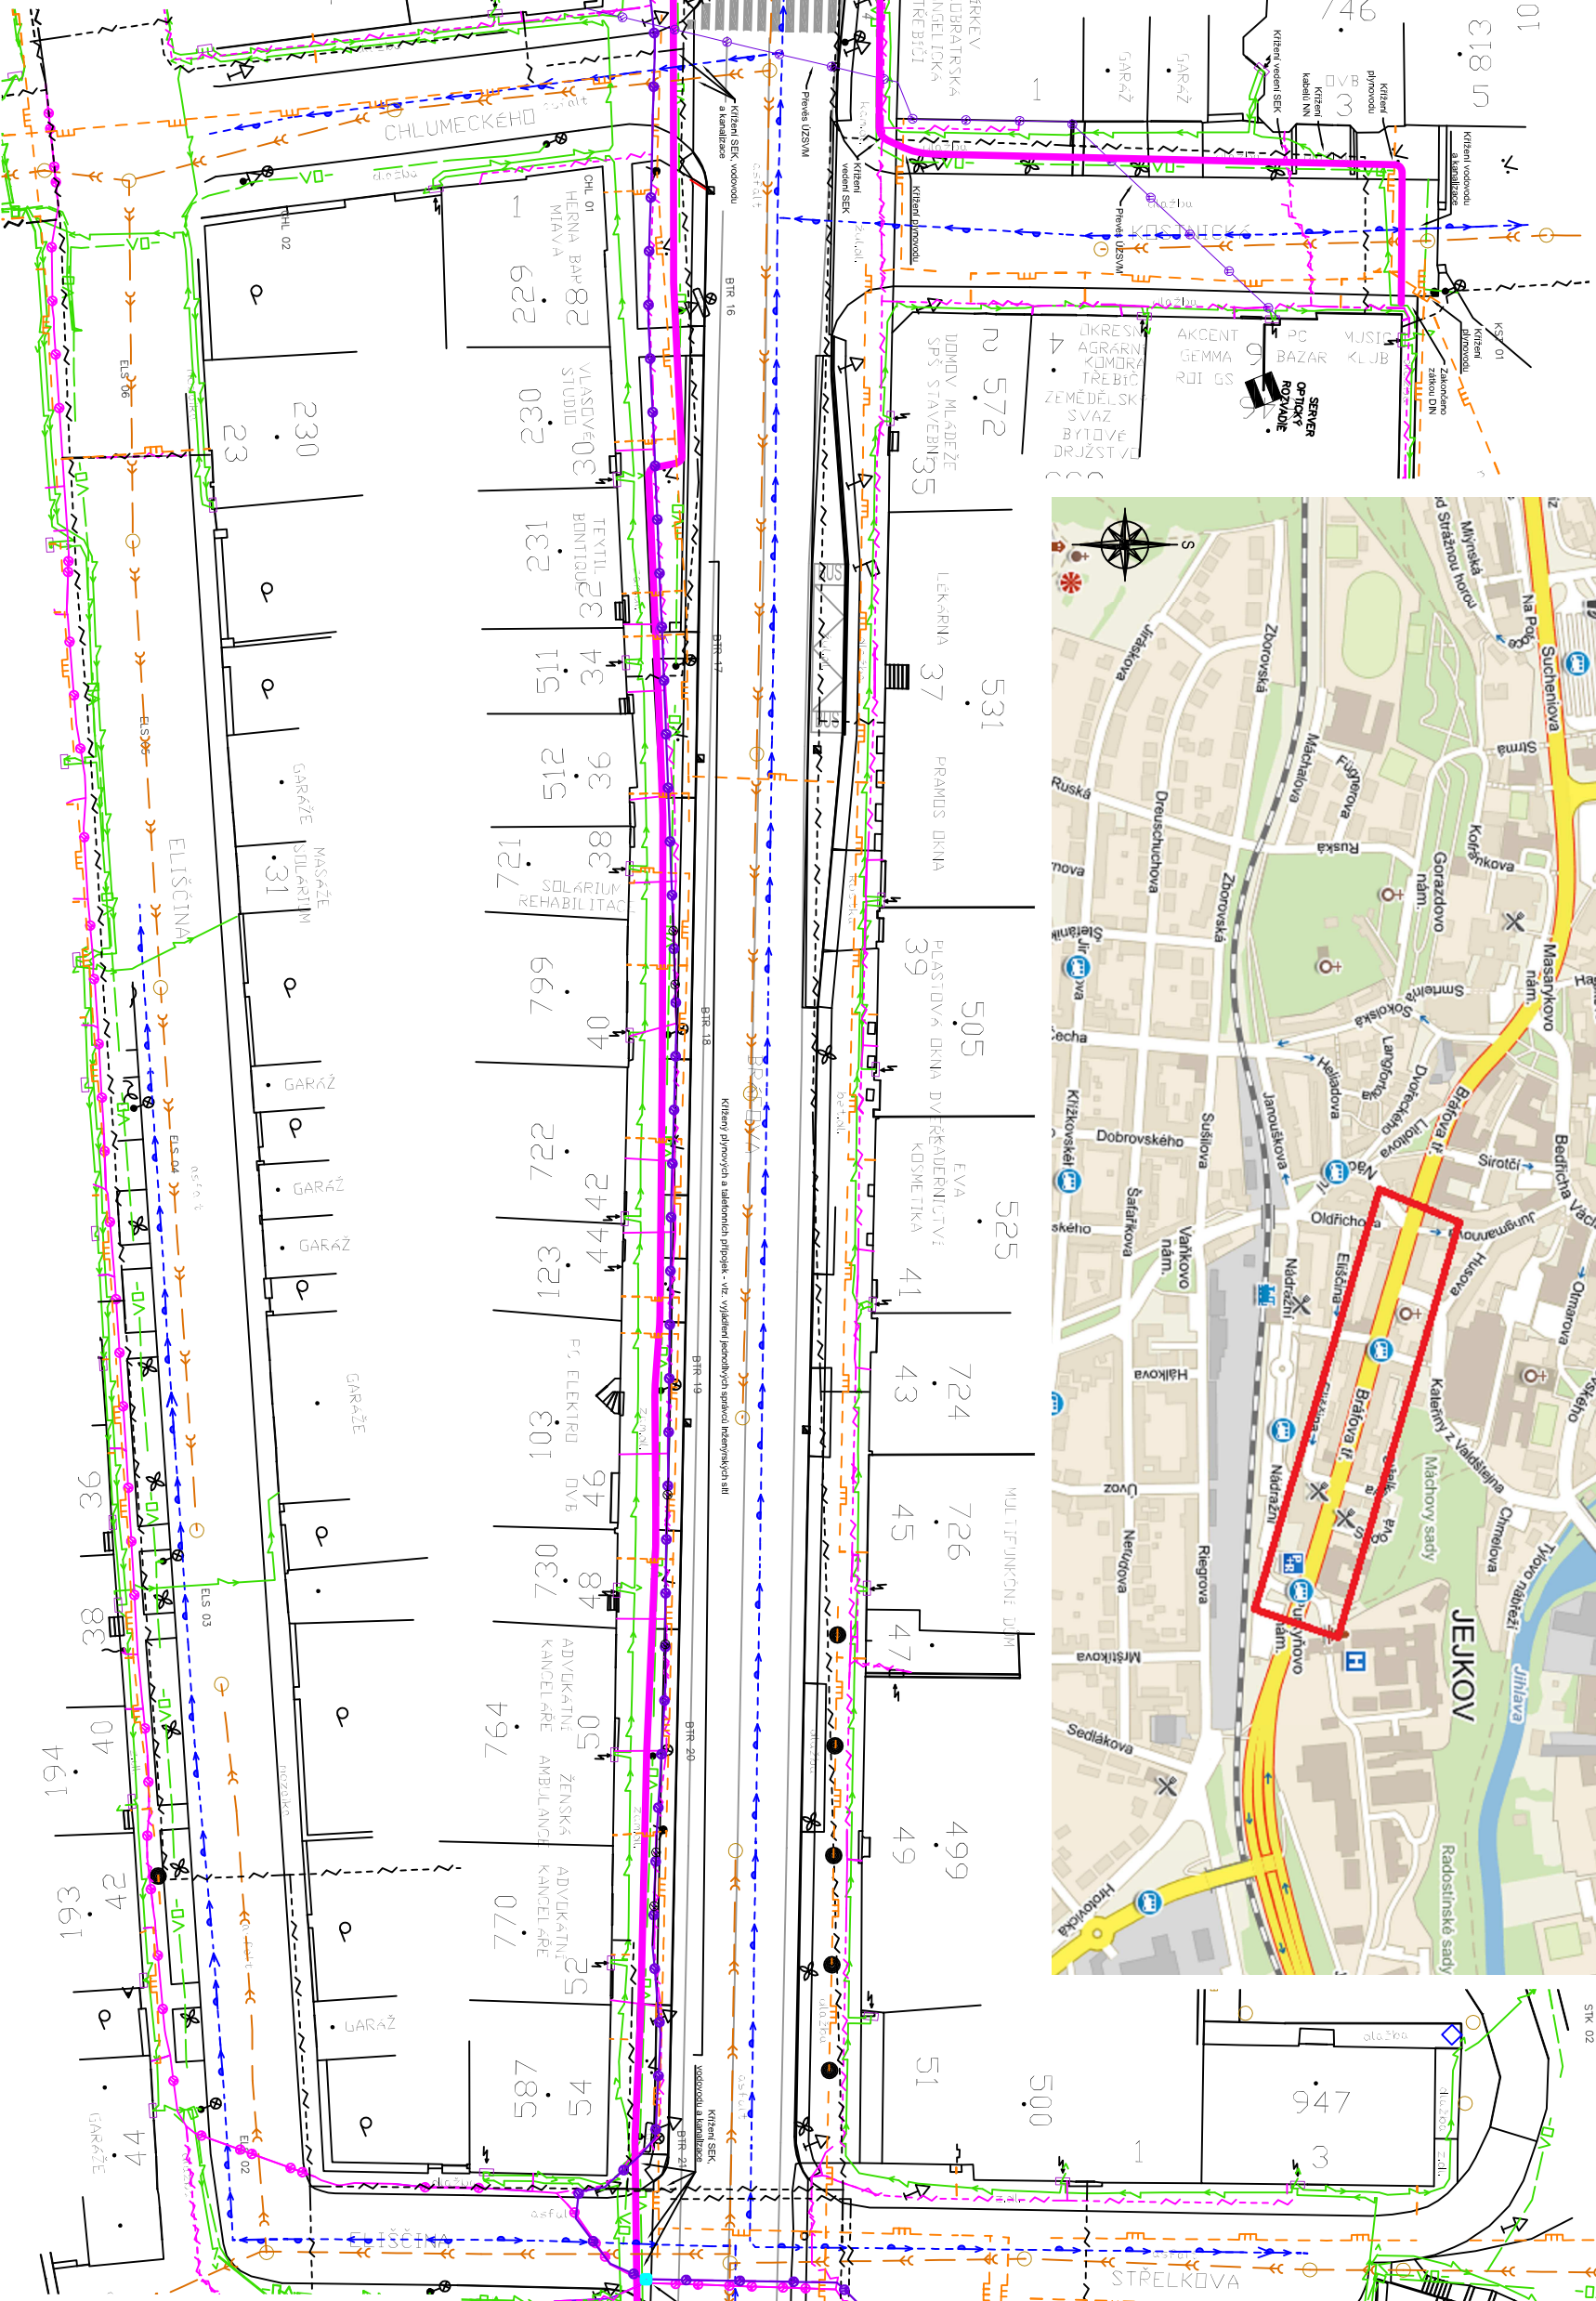
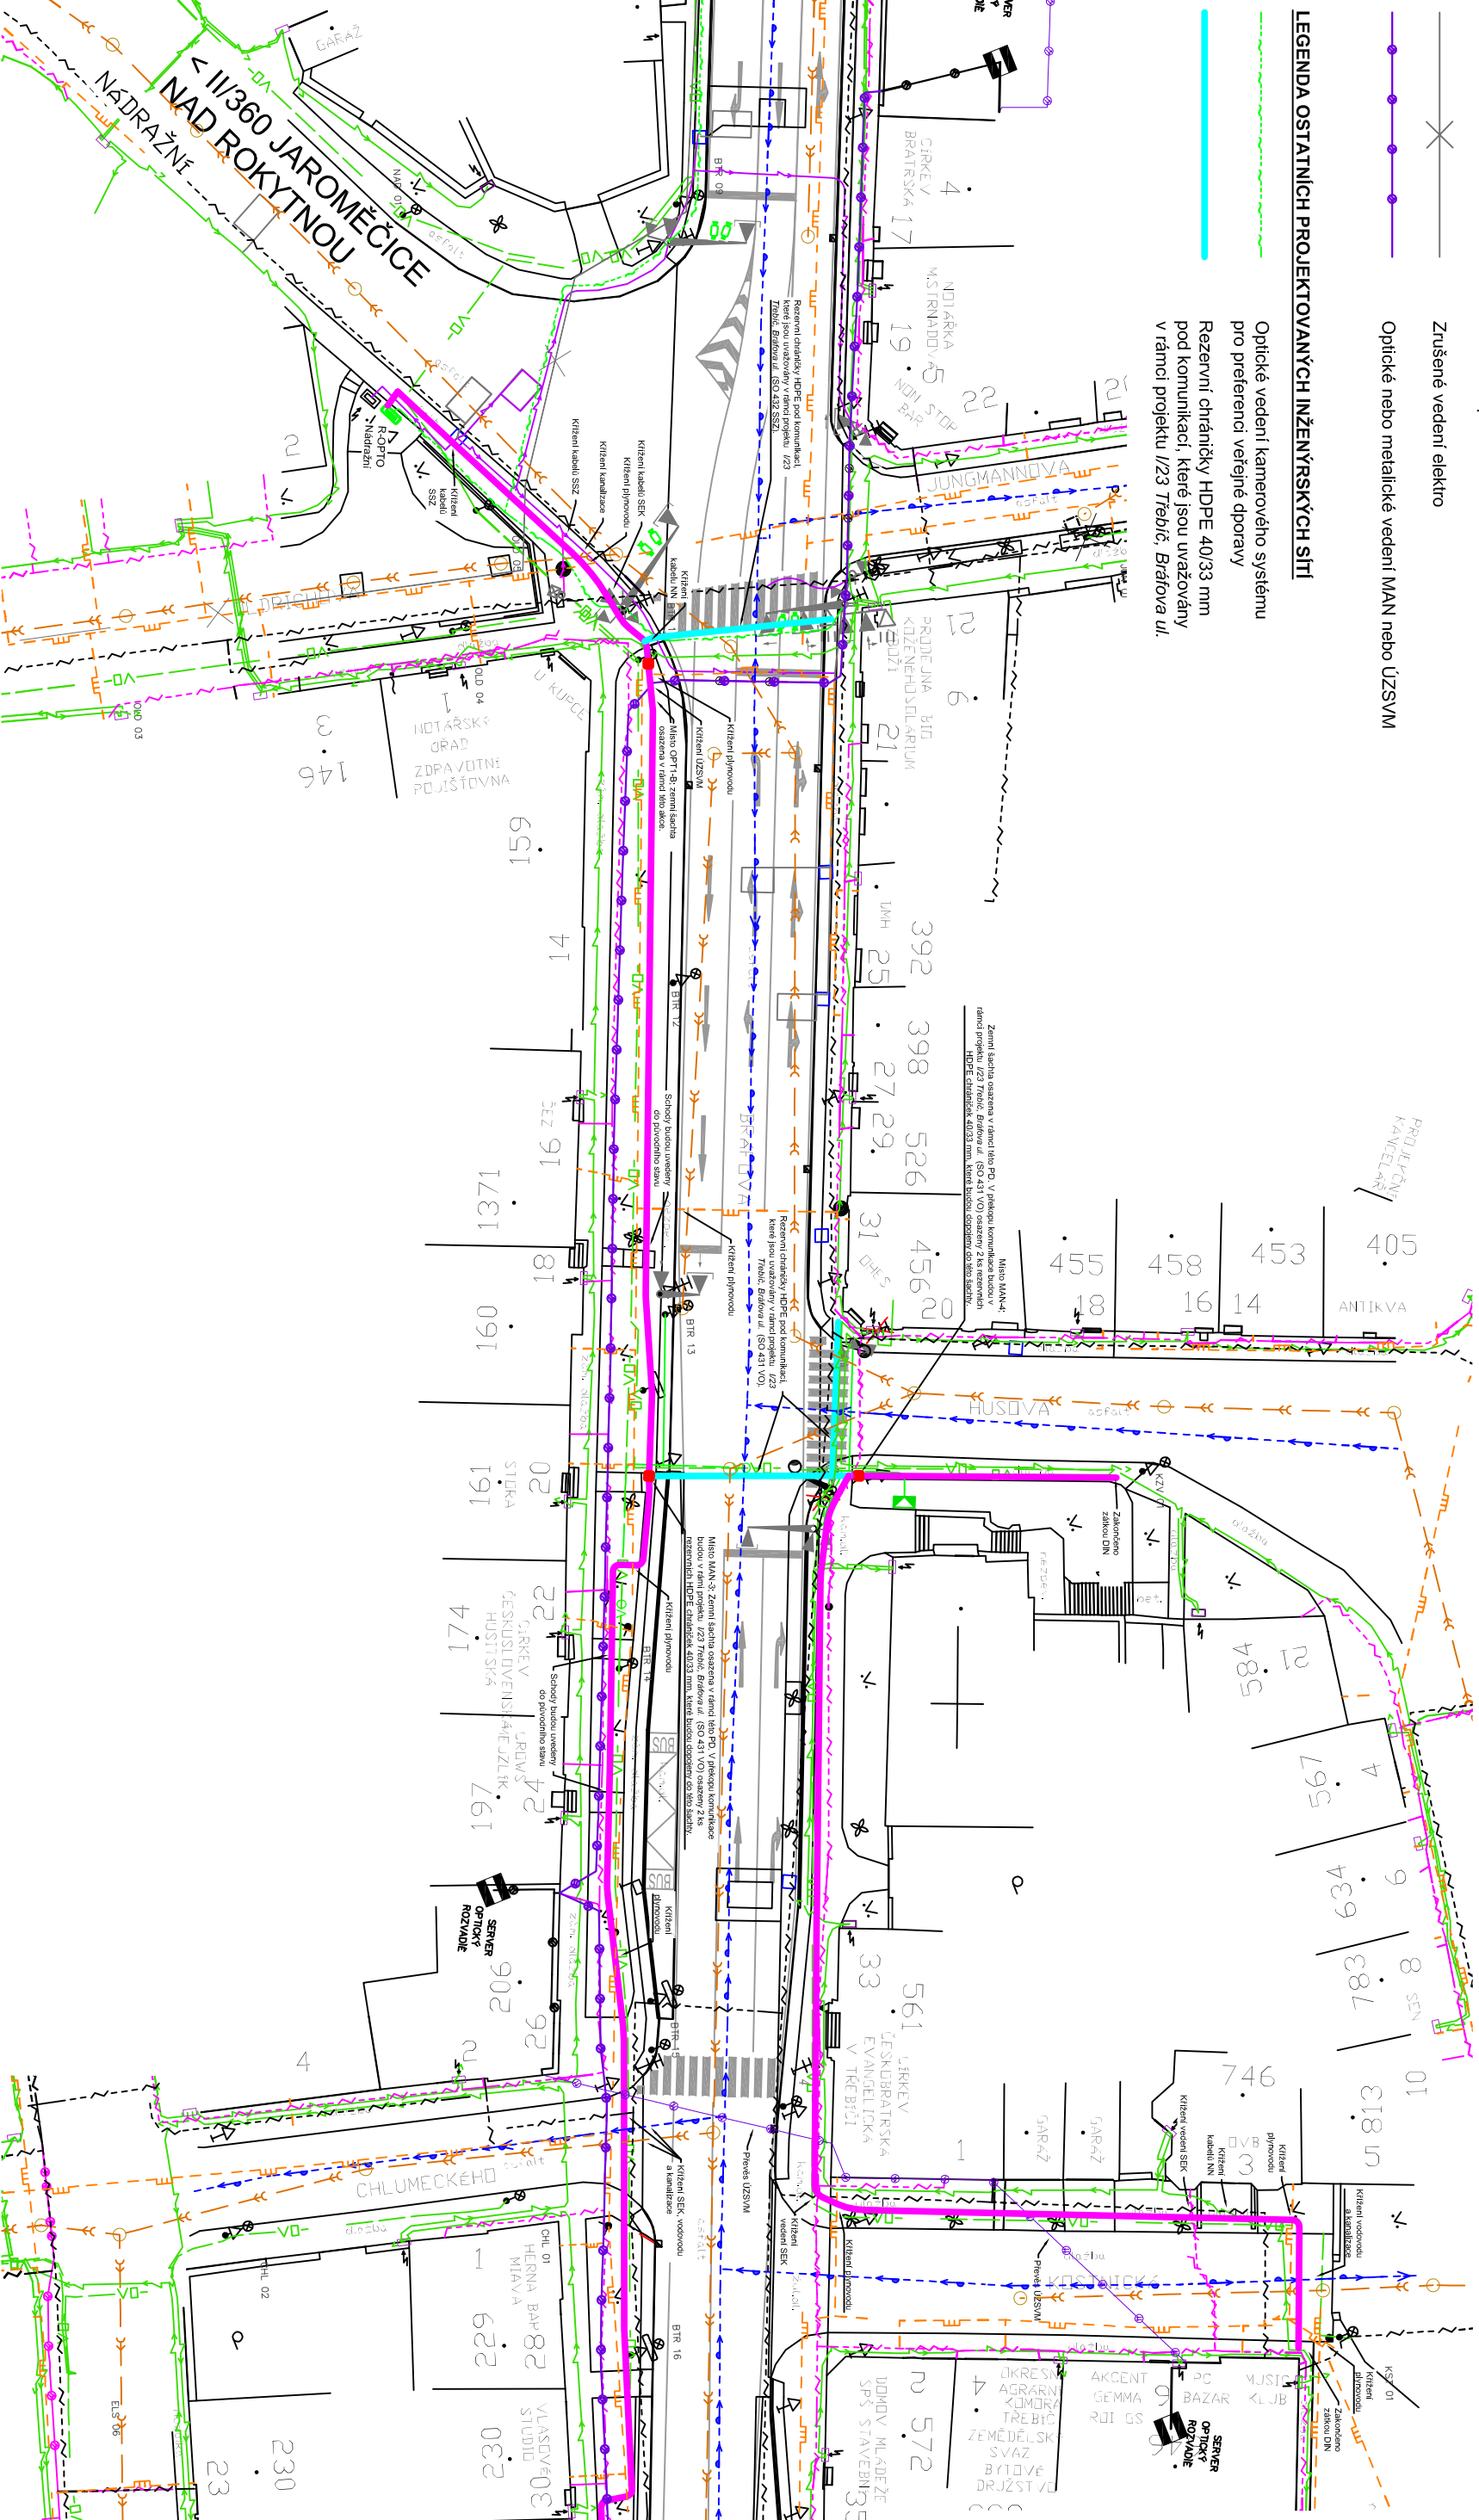


LEGENDA STÁVAJÍCÍCH INŽENÝRSKÝCH SÍTÍ:

- E.ON - kabelové vedení NN
- E.ON - kabelové vedení VN
- VAS - vodovod
- VAS - kanalizace jednotná
- RWE - plynovod STL nebo NTL
- CETIN - metalický podzemní kabel SEK
- CETIN - podzemní optické vedení SEK
- Chráněná pro sdělovací vedení
- Zrůžněné vedení elektro
- Optické nebo metalické vedení MAN nebo UZSVM

LEGENDA OSTATNÍCH PROJEKTOVANÝCH INŽENÝRSKÝCH SÍTÍ

- Optické vedení kamenného systému pro preferenční veřejné dopravy
- Rezervní chráněný HDPE 40/33 mm pod komunikací, které jsou uvažovány v rámci projektu I/23 Třebíč, Bratřova ul.

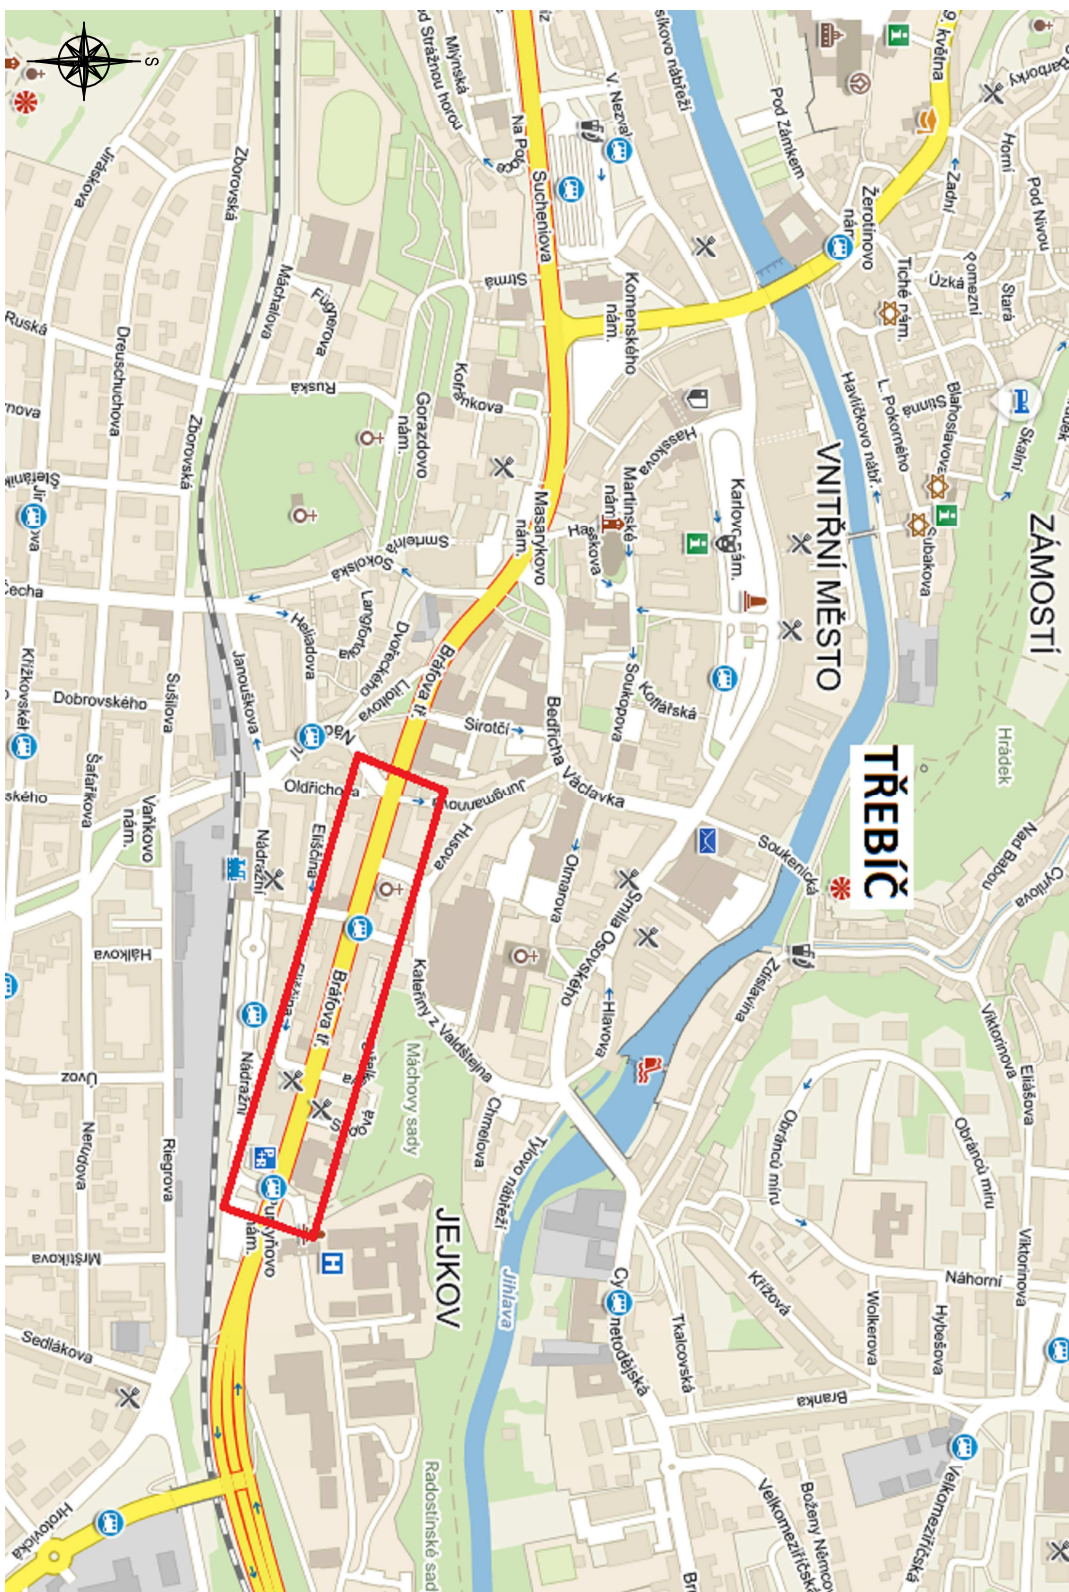

POZNÁMKY:

- Realizace projektovaného vedení MAN bude prováděna v koordinaci s rekonstrukcí veřejného osvětlení na ul. Bratřova.
- Realizaci práce budou prováděny za plné informovanosti městské policie v Třebíči a města Třebíč, odbor veřejné správy, oddělení inženýringu (Ing. Karel Šebek 805 515, p.kabab@trebic.cz a p. Špaček 568 896 208, j.spasecek@trebic.cz)
- Vyhlášení všech správních opatření inženýringových sítí se musí respektovat v plném rozsahu. Jedná se především o:
- E.ON - Distribuce (kabely VN, NN, uzemnění), RWE (plynovody STL a STL), VAS (vodořady a kanalizace), CETIN (slaboproudá vedení a optika), Elektro-Ing. Klíma (veřejné osvětlení a světelná signalizace), Město Třebíč a UZSVM (slaboproudá vedení).

V místech křížení a souběhu se budou přiměřeně respektovat podmínky vyjádření správce dotčené sítě. Dále se bude respektovat norma ČSN 73 8005 PROSTOROVÉ USPOŘÁDÁNÍ SÍTÍ TECHNICKÉHO VYBAVENÍ.

Uspořádání: Společnost RWE plánuje v roce 2017 rekonstrukci plynovodu STL v části ulice Bratřova třída. Název akce: REKO MS Třebíč - Bratřova třída. Kontakt na technika přípravy stavby: Ing. Petr Veselý, 730 814 038, petr.vesely@rwe.cz. Za investora bude mít stavbu na starosti jako TDI (technický dozor investora) pan Petr Mucha, tel.: 606 673 897, email: petr.mucha@rwe.cz. Stavbu je nutno respektovat.

Výpracoval: Ing. Josef Klíma		Projektant: Ing. Karel Tomek		ELEKTRO S.R.O.	
Místo stavby: Třebíč, ul. Bratřova; k.ú. Třebíč (769/38)		Investor: Město Třebíč; Karel Šebek, 805 515, p.kabab@trebic.cz		Datum: 11/2016	
Název stavby: ULOŽENÍ OPTICKÉHO VEDENÍ MAN V TŘEBÍČI NA UL. BRATŘOVA - I. ETAPA		Objekt: MAN - metropolitní síť (Metropolitan Area Network)		Formát: 287x900	
Název výkresu: Celková situace		Č. výkresu: 1		Měřítko: 1:500	