


Půdorys protlaku přeložky vodovodního řádu pod korytem řeky Jihlavy

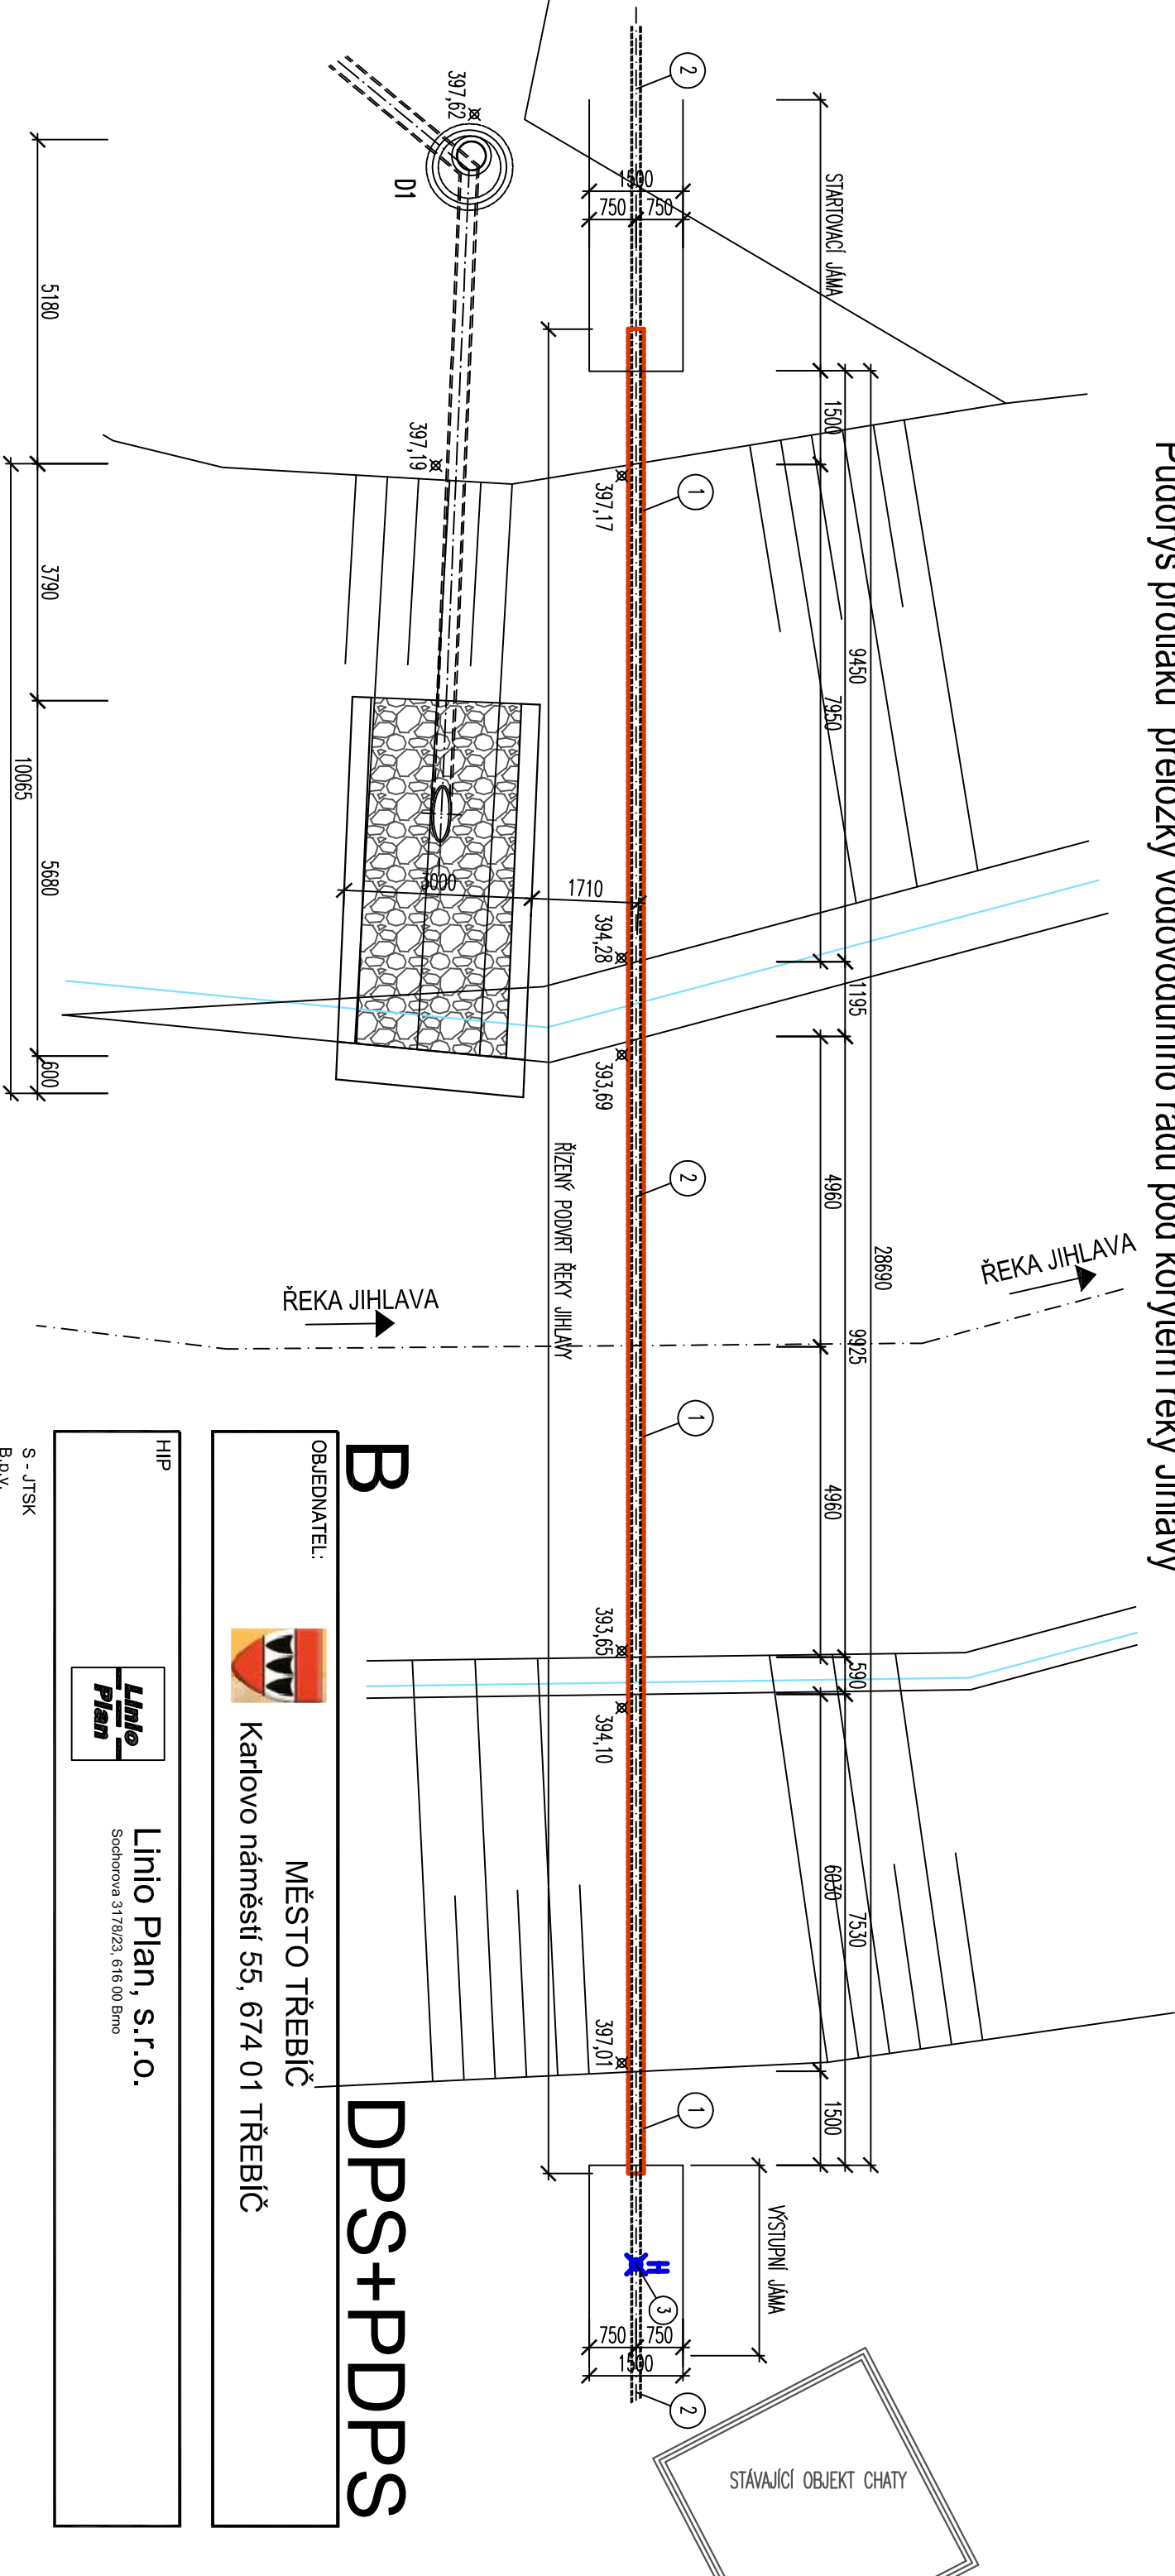

B

DPS+PDPS

OBJEDNATEL:



MĚSTO TŘEBÍČ  
Karlovo náměstí 55, 674 01 TŘEBÍČ

HIP



Linio Plan, s.r.o.  
Sochorova 3178/23, 616 00 Brno

S - JTSK  
B.p.v.



PROJEKTOVÁNÍ VODOHOSPODÁŘSKÝCH A POZEMNÍCH STAVEB  
Na Hradbách 35/I, 377 01 Jindřichův Hradec, tel/fax: 384 320 143  
email : [info@alcedo-project.cz](mailto:info@alcedo-project.cz) [www.alcedo-project.cz](http://www.alcedo-project.cz)

Vypracoval:

Karel Urbánek

Zodpovědný projektant:

Ing.Martin Růžička, CSc

razítko a podpis:

Objednatel PD:

Linio Plan, s.r.o., Sochorova 3178/23, Brno 616 00

Název akce :

Most, ev.č.590266-TR-Kemp01 přes řeku Jihlavy  
v Třebíči - Poušově vč. mostku přes náhon

Oddíl:

SO 351 Přeložka vodovodu

Stupeň PD:

DPS+PDPS

Část:

KÚ:

Třebíč, Podklášťří

Obsah výkresu :

Půdorys protlaku přeložky vodovodního řádu pod  
korytem řeky Jihlavy

Měřítko:

1:100

Datum:

05/2017

6