


Třebíč

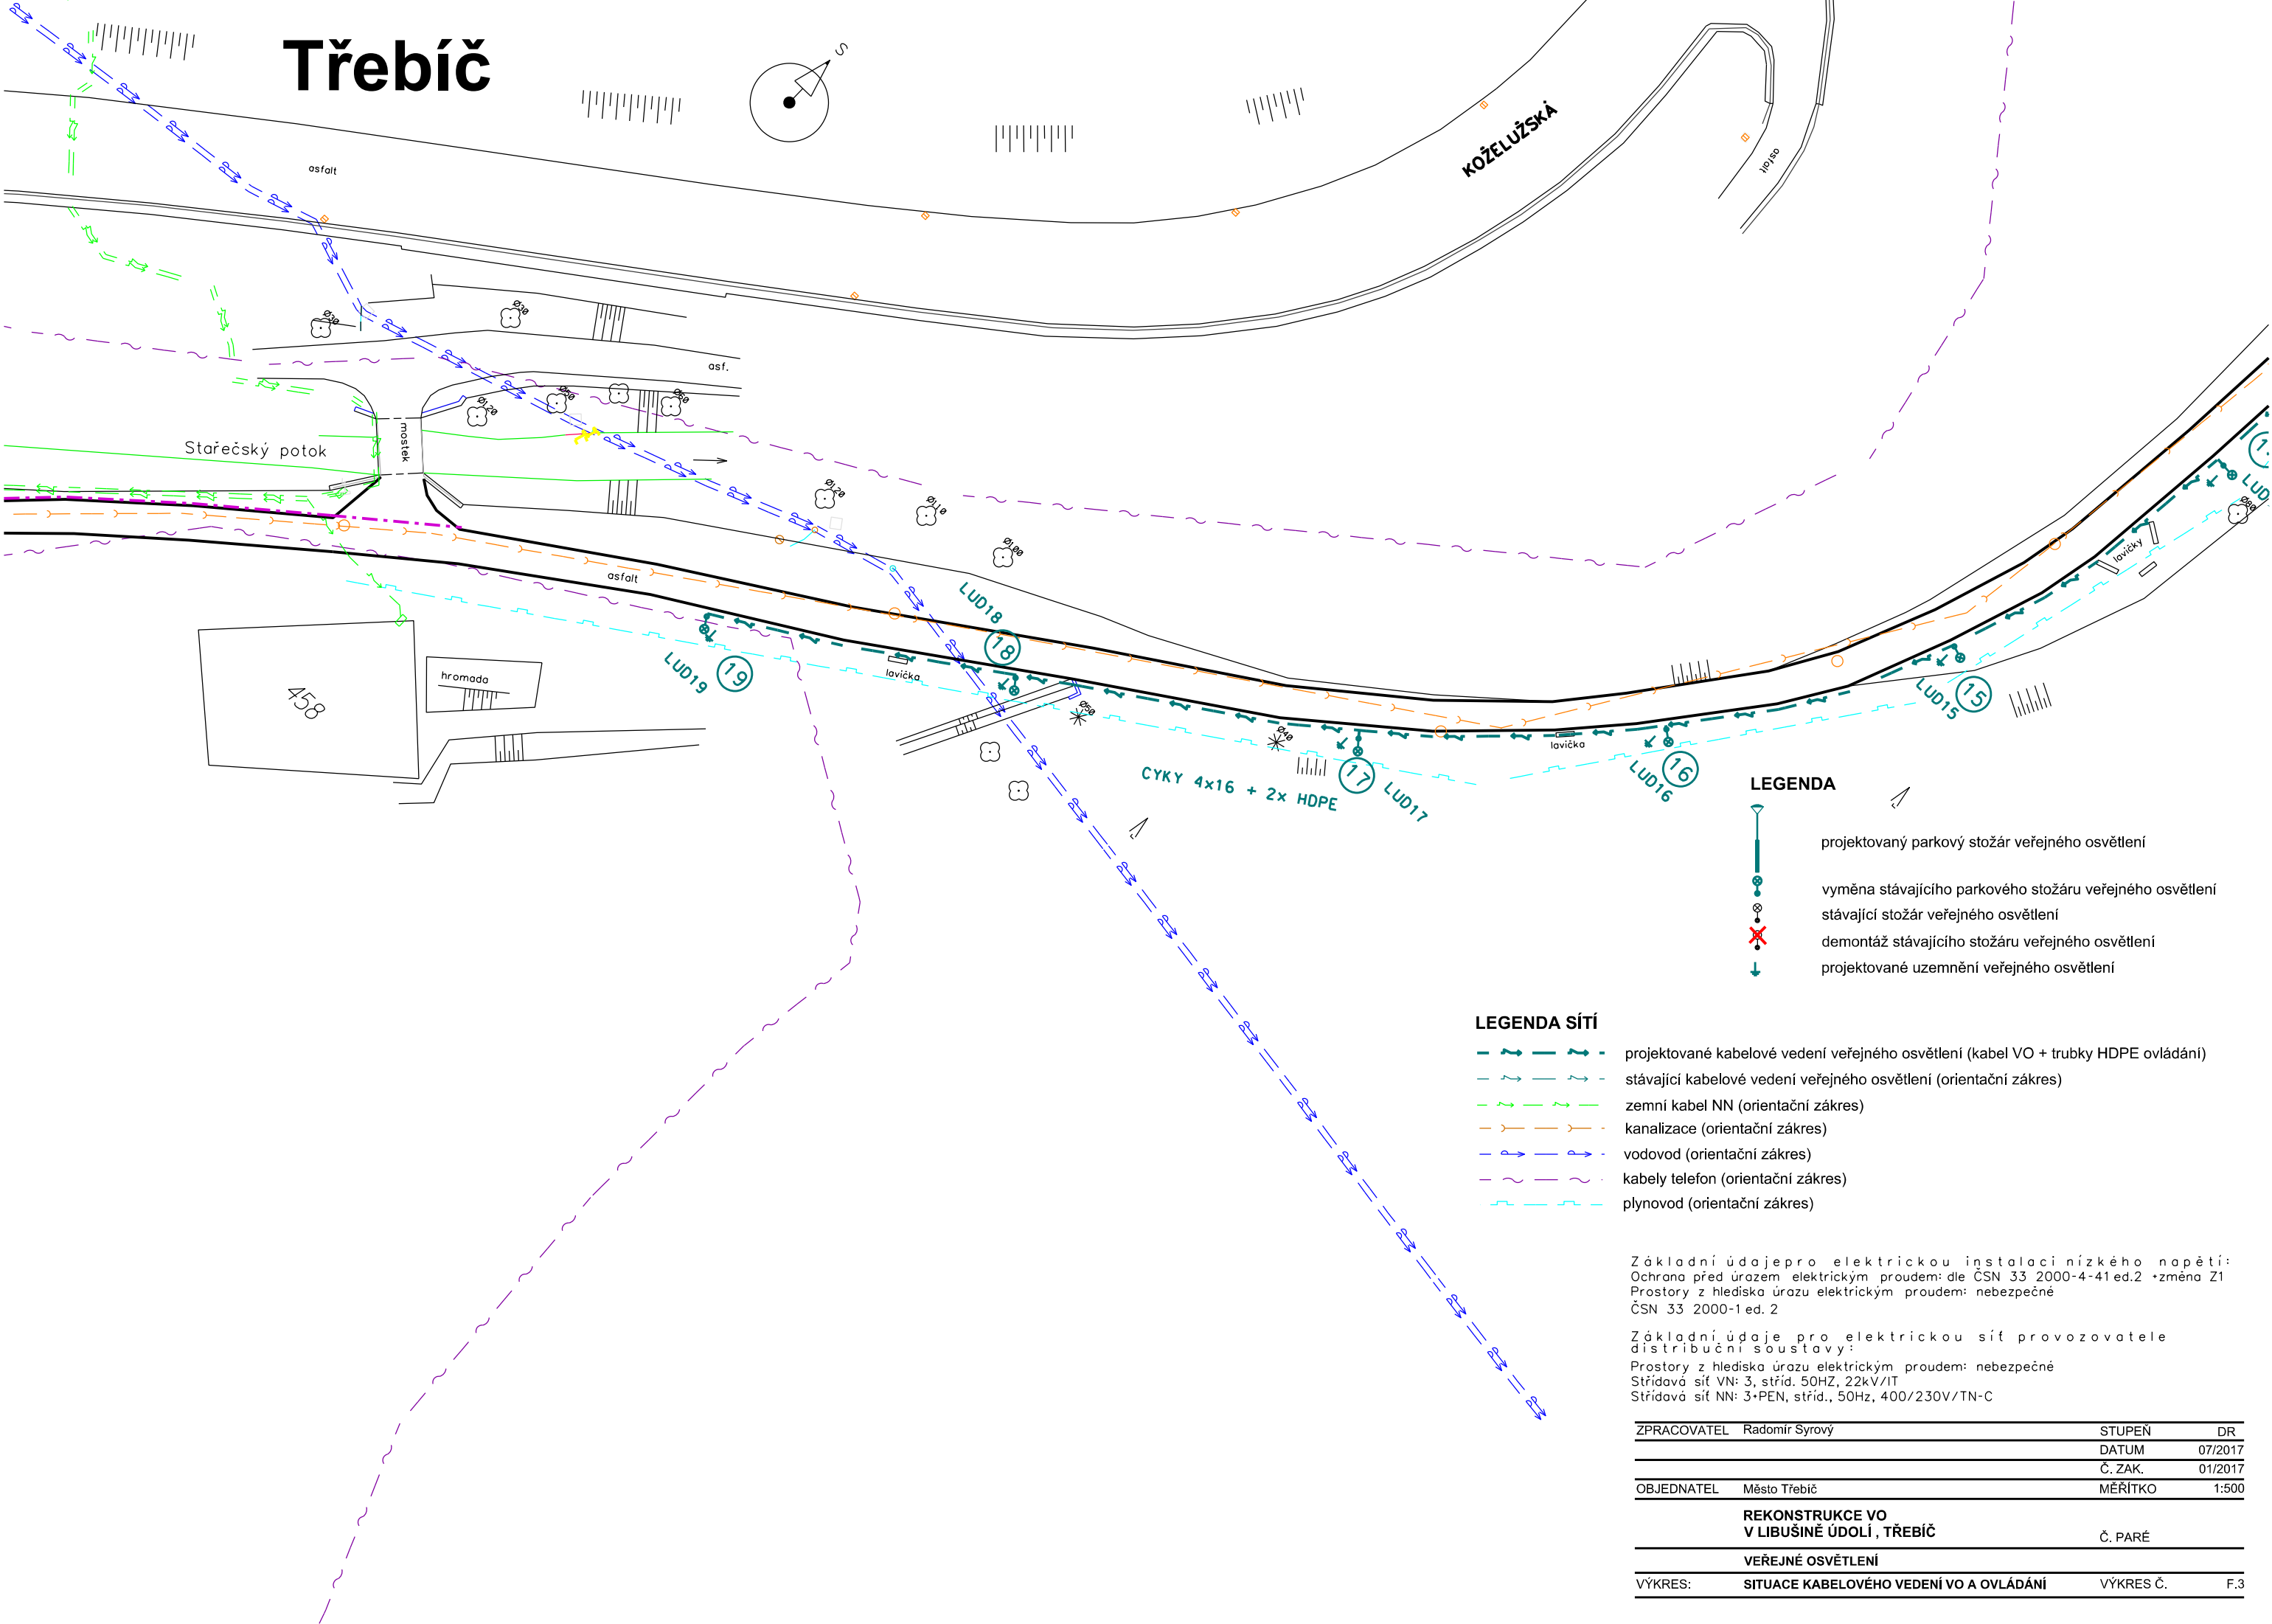

LEGENDA

- projektovaný parkový stožár veřejného osvětlení
- vyměna stávajícího parkového stožáru veřejného osvětlení
- stávající stožár veřejného osvětlení
- demontáž stávajícího stožáru veřejného osvětlení
- projektované uzemnění veřejného osvětlení

LEGENDA SÍTÍ

- projektované kabelové vedení veřejného osvětlení (kabel VO + trubky HDPE ovládání)
- stávající kabelové vedení veřejného osvětlení (orientační zákres)
- zemní kabel NN (orientační zákres)
- kanalizace (orientační zákres)
- vodovod (orientační zákres)
- kabely telefon (orientační zákres)
- plynovod (orientační zákres)

Základní údaje pro elektrickou instalaci nízkého napětí:
Ochrana před úrazem elektrickým proudem: dle ČSN 33 2000-4-41 ed.2 + změna Z1
Prostory z hlediska úrazu elektrickým proudem: nebezpečné
ČSN 33 2000-1 ed. 2

Základní údaje pro elektrickou síť provozovatele distribuční soustavy:

Prostory z hlediska úrazu elektrickým proudem: nebezpečné
Střídavá síť VN: 3, stříd. 50HZ, 22kV/IT
Střídavá síť NN: 3+PEN, stříd., 50Hz, 400/230V/TN-C

| | | | |
|--|---|-----------|---------|
| ZPRACOVATEL | Radomír Syrový | STUPEŇ | DR |
| | | DATUM | 07/2017 |
| | | Č. ZAK. | 01/2017 |
| OBJEDNATEL | Město Třebíč | MĚŘÍTKO | 1:500 |
| REKONSTRUKCE VO V LIBUŠINĚ ÚDOLÍ , TŘEBÍČ | | Č. PARÉ | |
| VEŘEJNÉ OSVĚTLENÍ | | | |
| VÝKRES: | SITUACE KABELOVÉHO VEDENÍ VO A OVLÁDÁNÍ | VÝKRES Č. | F.3 |