


PŮDORYS 1.N.P. 1:70

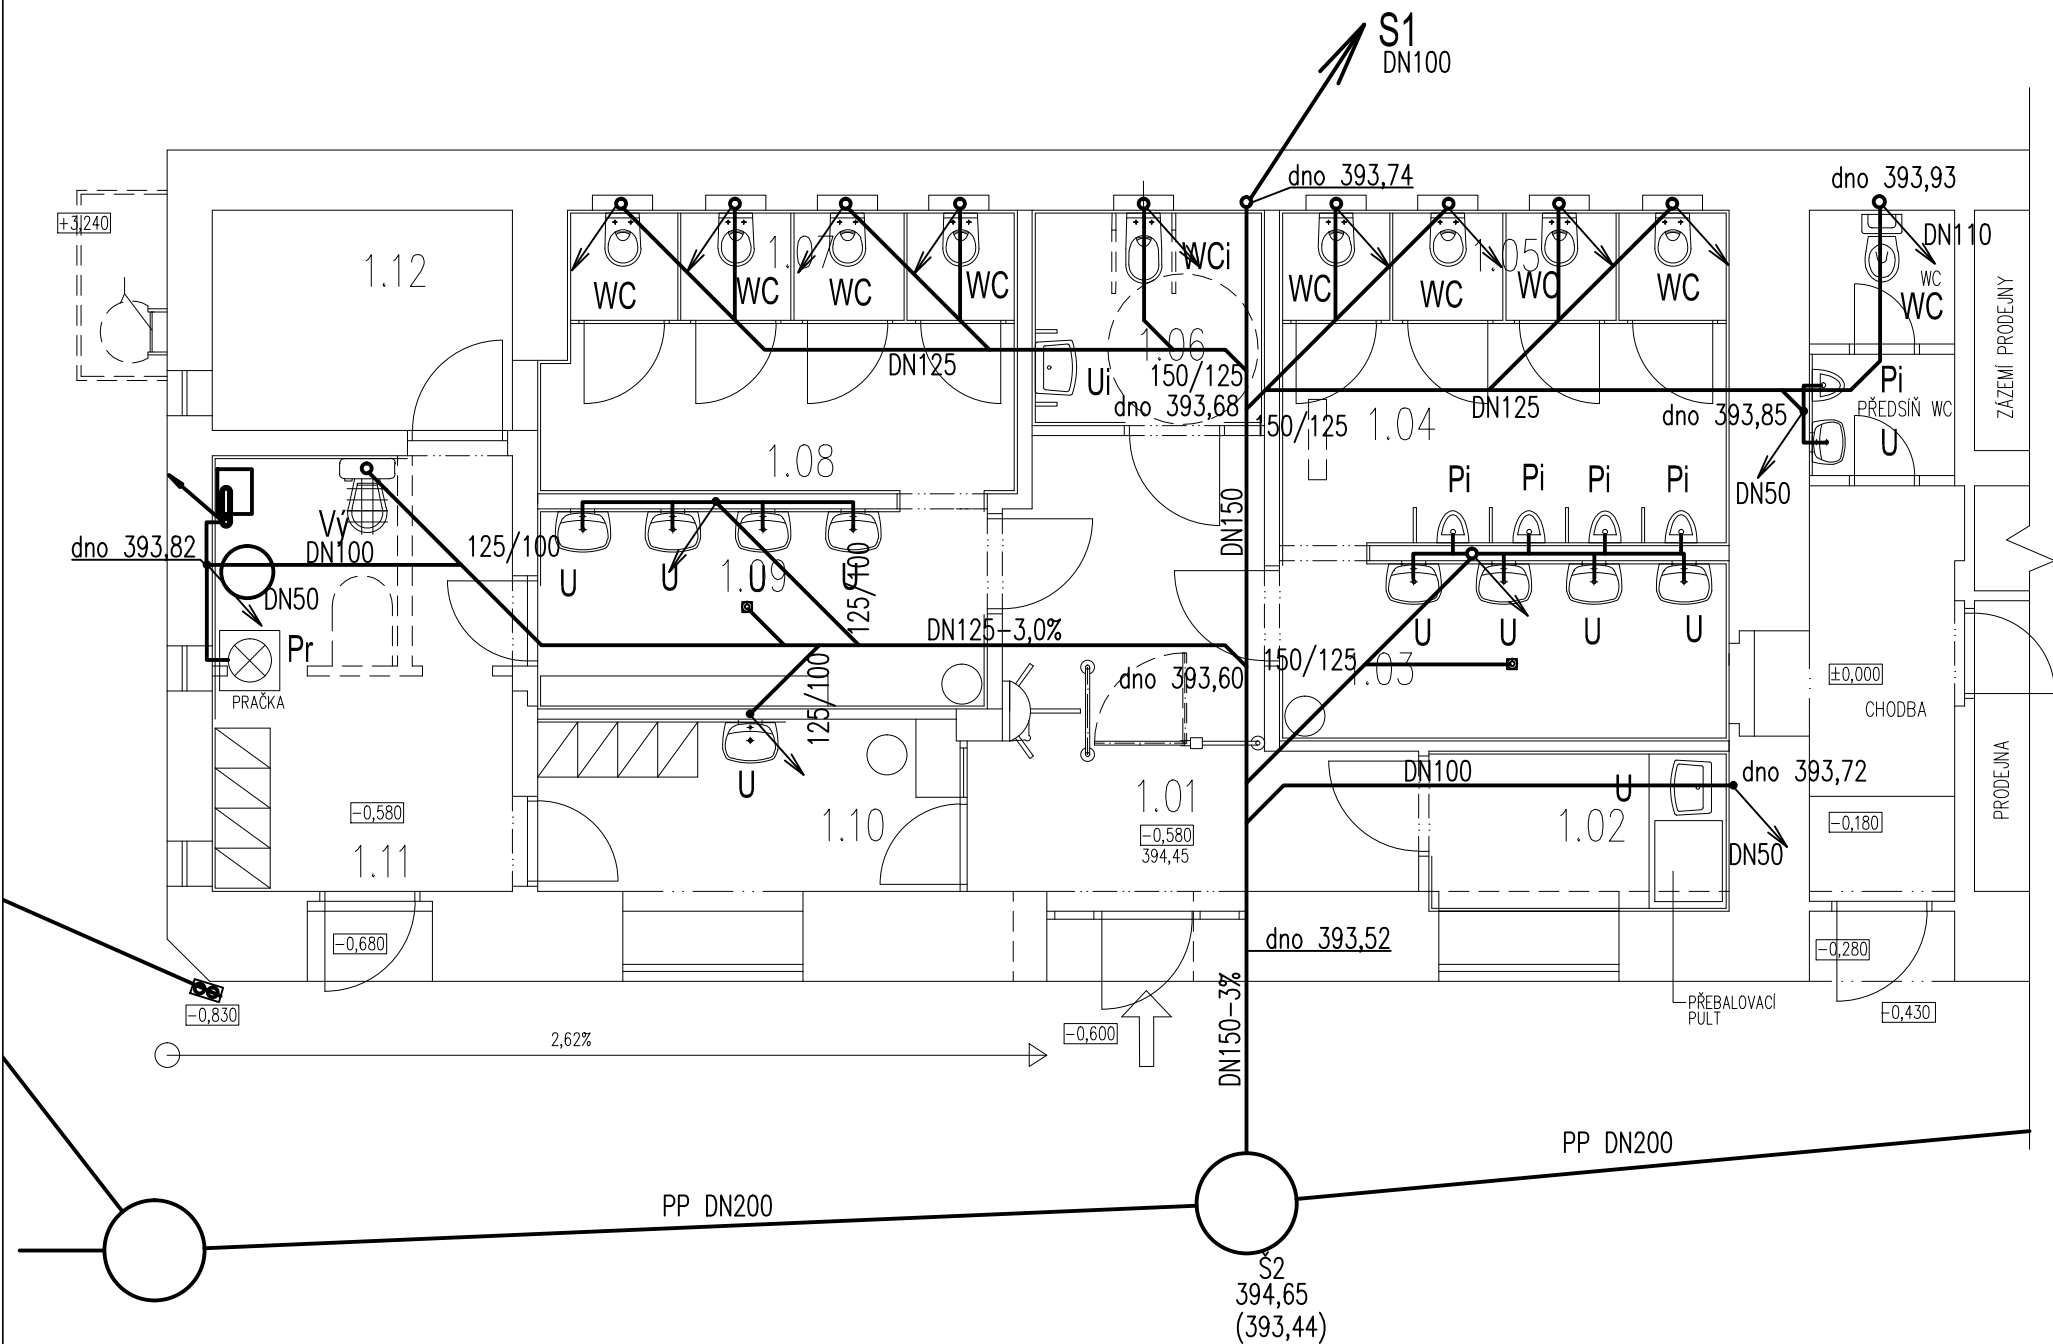

LEGENDA MÍSTNOSTÍ

ČÍSLO MÍSTN.	NÁZEV MÍSTNOSTI	PLOCHA m ²
1.01	CHODBA	14,38
1.02	PŘEBALOVACÍ KABINA	4,80
1.03	PŘEDSÍŇ S UMYVADLY WC MUŽI	8,08
1.04	PISOÁRY MUŽI	10,42
1.05	ZÁCHODOVÉ KABINY MUŽI	5,07
1.06	WC BEZBARIÉROVÉ	4,99
1.07	ZÁCHODOVÉ KABINY ŽENY	5,07
1.08	PŘEDSÍŇ WC ŽENY	8,02
1.09	PŘEDSÍŇ S UMYVADLY WC ŽENY	8,98
1.10	OBSLUHA OBJEKTU	7,26
1.11	ÚKLID, TECHN. MÍSTNOST, PŘÍRUČNÍ SKLAD	13,05
1.12	SKLAD	6,60

LEGENDA:

WC WC ZÁVĚSNÉ, MONT.PRVEK, HORNÍ HRANA 410MM, PŘÍPOJENÍ 110
U UMYVADLO KERAMICKÉ, HORNÍ HRANA 850MM, ZÁPACH.UZÁV. DN40
Vý VÝLEVKA ZÁVĚSNÁ VČ. MONT. PRVKU, PŘÍPOJENÍ DN50
WCi WC ZÁVĚSNÉ INVALIDNÍ, HORNÍ HRANA 460MM
Ui UMYVADLO INVALIDNÍ, H.H. 800MM NAD PDL, SIFON DN40
Pi KERAMICKÝ PISOÁR PRO S AUTOMATICKÝM SPLACHOVACÍM ZAŘÍZENÍM PRO BEZDOTYKOVÉ OVLÁDÁNÍ

+0,00 = 395,03 = PODLAHA 1.N.P. SOUSEDNÍ CHODBY

ODP. PROJEKTANT		VYPRACOVAL	KRESLIL	Ing. Kateřina Krechlerová Sokolí 24 Třebíč, 674 01 tel. 737 464 510 IČO 634 27 559	
ING. KATEŘINA KRECHLEROVÁ			ING. KATEŘINA KRECHLEROVÁ		
MÍSTO: KARLOVO NÁM. 28/22 TŘEBÍČ			OKRES: TŘEBÍČ	FORMÁT 2 A4 DATUM 04/2017 STUPEŇ DPS ZAK. Č. 06/17	
INVESTOR: MĚSTO TŘEBÍČ, KARLOVO NÁM. 140/55, 674 01 TŘEBÍČ					
NÁZEV STAVBY: VEŘEJNÉ WC NA KARLOVĚ NÁMĚSTÍ, TŘEBÍČ DOKUMENTACE PRO STAVEBNÍ ŘÍZENÍ V ROZSAHU PRO PROVEDENÍ STAVBY					
OBSAH VÝKRESU: D TECHNICKÁ PROSTŘEDÍ STAVEB PŮDORYS 1.NP – KANALIZACE				MĚŘÍTKO: 1: 70	VÝKRES Č.: D.4.6