

LEGENDA STÁVAJÍCÍCH INŽENÝRSKÝCH SÍTÍ:

- E.ON - kabelové vedení NN
- E.ON - kabelové vedení VN
- VAS - vodovod
- VAS - kanalizace jednotná
- RWE - plynovod STL nebo NTL
- CETIN - metalický podzemní kabel SEK
- CETIN - podzemní optické vedení SEK
- Chránička pro sdělovací vedení
- Zrušené vedení elektro
- Optické nebo metalické vedení MAN nebo ÚZSVM

LEGENDA OSTATNÍCH PROJEKTOVANÝCH INŽENÝRSKÝCH SÍTÍ

- Optické vedení kamerového systému pro preferenci veřejné dopravy
- Rezervní chráničky HDPE 40/33 mm pod komunikací, které jsou uvažovány v rámci projektu I/23 Třebíč, Bráfova ul.




- 2 chráničky HDPE 40/33 mm v příslušné délce (možnost budoucího zatažení 5 mikrotrubiček 10/8 mm)
- Zemní pojezdová šachta pro chráničky HDPE - přesný typ a umístění bude odsouhlaseno odbornem vnitřní správy, oddělení informatiky města Třebíč (ing. Kaláb, p. Špaček)
- 2 chráničky HDPE 40/33 mm uloženy v rámci akce I/23 Třebíč, Bráfova ul. nebo z předchozí akce etapy předmětné stavby.
- Zemní pojezdová šachta pro chráničky HDPE v rámci akce I/23 Třebíč, Bráfova ul. nebo z předchozí etapy předmětné stavby.

POZNÁMKY:

- Realizace projektovaného vedení MAN bude prováděna v koordinaci s rekonstrukcí veřejného osvětlení na ul. Bráfova.
- Realizační práce budou prováděny za plné informovanosti městské policie v Třebíči a města Třebíč, odbor vnitřní správy, oddělení informatiky (ing. Kaláb 568 805 515, p.kalab@trebic.cz a p. Špaček 568 896 208, j.spacek@trebic.cz)
- Vyjádření všech správců ostatních inženýrských sítí se musí respektovat v plném rozsahu. Jedná se především o: E.ON - Distribuce (kabely VN, NN, uzemnění), RWE (plynovody NTL a STL), VAS (vodovody a kanalizace), CETIN (slaboproudá vedení a optika), Elektro-ing. Klima (veřejné osvětlení a světelná signalizace), Město Třebíč a ÚZSVM (slaboproudá vedení).

V místech křížení a souběhu se budou primárně respektovat podmínky vyjádření správce dotčené sítě. Dále se bude respektovat norma ČSN 73 6005 PROSTOROVÉ USPOŘÁDÁNÍ SÍTÍ TECHNICKÉHO VYBAVENÍ.

Upozornění: Společnost RWE plánuje v roce 2017 rekonstrukci plynovodu STL v části ulice Bráfova třída. Název akce: "REKO MS Třebíč - Bráfova třída". Kontakt na technika přípravy stavby: Ing. Petr Veselý: 730 814 088, petr.vesely3@rwe.cz. Za investora bude mít stavbu na starosti jako TDI (technický dozor investora) pan Petr Mucha, tel.: 606 673 897, email: petr.mucha@rwe.cz. Stavbu je nutno respektovat.

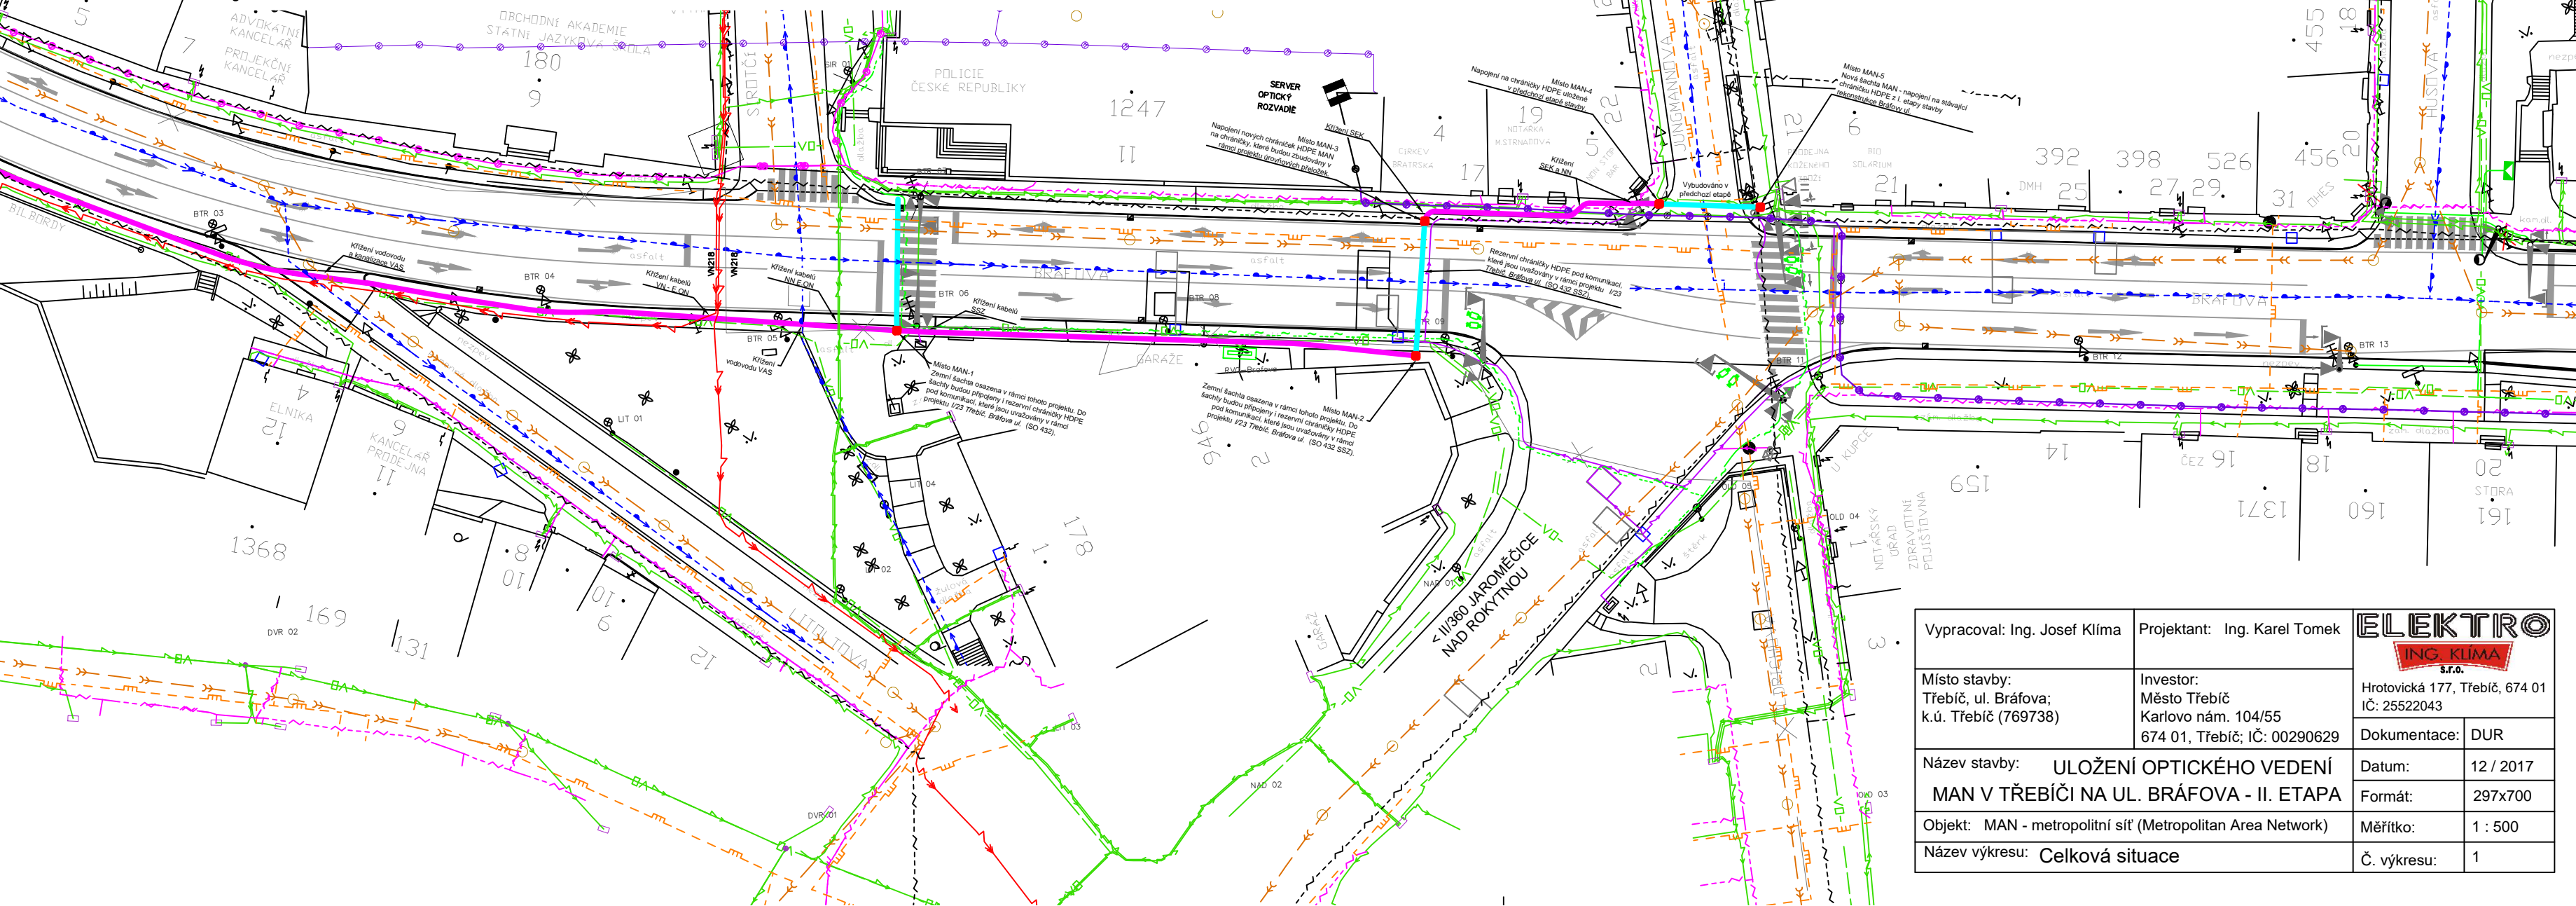

Vypracoval: Ing. Josef Klima	Projektant: Ing. Karel Tomek	ELEKTRO ING. KLIMA s.r.o.	
Místo stavby: Třebíč, ul. Bráfova; k.ú. Třebíč (769738)	Investor: Město Třebíč Karlovo nám. 104/55 674 01, Třebíč; IČ: 00290629	Hrotoická 177, Třebíč, 674 01 IČ: 25522043	Dokumentace: DUR
Název stavby: ULOŽENÍ OPTICKÉHO VEDENÍ MAN V TŘEBÍČI NA UL. BRÁFOVA - II. ETAPA		Datum: 12 / 2017	Formát: 297x700
Objekt: MAN - metropolitní síť (Metropolitan Area Network)		Měřítko: 1 : 500	Č. výkresu: 1
Název výkresu: Celková situace			