



SITUACE 1:250

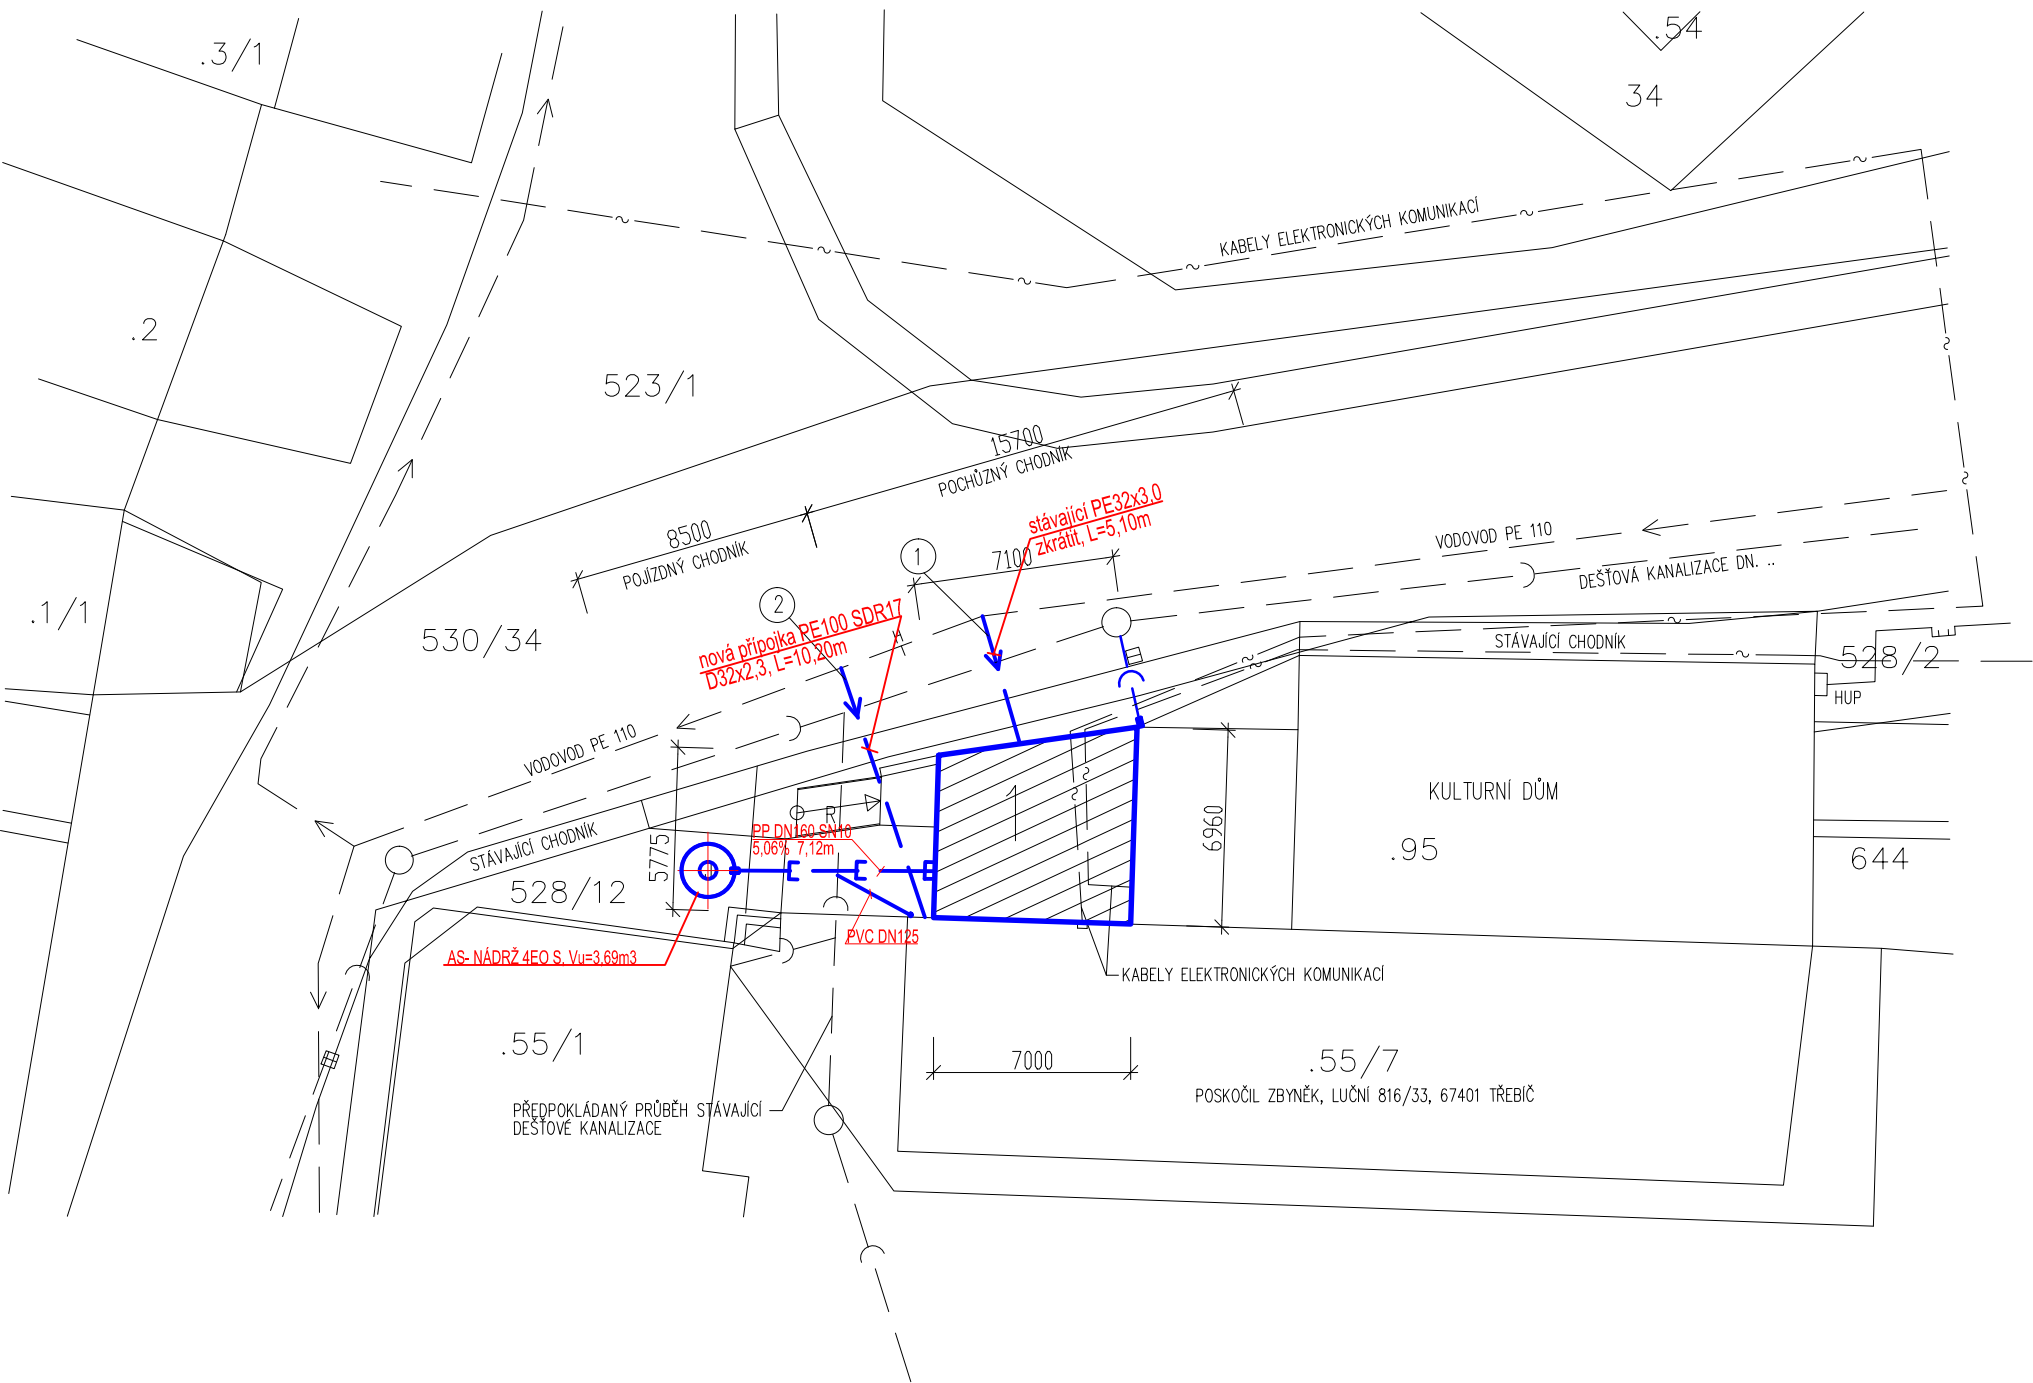

LEGENDA

- SOCIÁLNÍ ZÁZEMÍ SLAVICE
- VSTUPNÍ PODESTA S RAMPOU
- KANALIZAČNÍ JÍMKA NA VYVÁŽENÍ
- CHODNÍKY Z BETONOVÉ SKLÁDANÉ DLAŽBY 42 M2
- PŘÍPOJKA KANALIZACE SPLAŠKOVÉ DN 150 MM DL. 7 M
- STÁVAJÍCÍ PŘÍPOJKA KANALIZACE DEŠŤOVÉ
- STÁVAJÍCÍ UPRAVENÁ VODOVODNÍ PŘÍPOJKA PE 32/3,6 MM PRO WC KULTURNÍHO DOMU UKONČENA VODOMĚREM
- NOVÁ VODOVODNÍ PŘÍPOJKA PE 32/3,6 MM DL. 10,20 M PRO SOUSEDNÍ OBJEKT PARC. Č. 55/7 UKONČENA V OBJEKTU

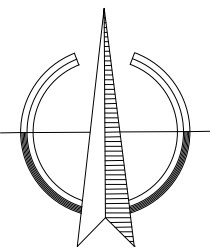

ZODP. PROJEKTANT		VYPRACOVAL		Ing. Kateřina Krechlerová Sokolí 24 Třebíč, 674 01 tel. 737 464 510 IČO 634 27 559	
ING. KATEŘINA KRECHLEROVÁ		ING. KATEŘINA KRECHLEROVÁ			
MÍSTO: k.ú. SLAVICE, p.st. 55/7		OKRES: TŘEBÍČ			
INVESTOR: ZBYNĚK POSKOČIL, LUČNÍ 816/33, 674 01 TŘEBÍČ					
NÁZEV STAVBY: VODOVODNÍ PŘÍPOJKA SLAVICE p.st. 55/7 DOKUMENTACE PRO SPOLEČNÉ ÚZEMNÍ A STAVEBNÍ ŘÍZENÍ V ROZSAHU PRO PROVEDENÍ STAVBY				FORMÁT	2 A4
				DATUM	04/2018
				STUPEŇ	DUR, DPS
				ZAK. Č.	20/2018
OBSAH VÝKRESU: D VODOVODNÍ PŘÍPOJKA				MĚŘÍTKO: 1: 250	VÝKRES Č.: D.2.1
SITUACE					