


Seznam stavbou dotčených parcel:

| Číslo parcely | Metry trasy a počet prvků VO | Vlastnické právo | Adresa | Způsob využití | Druh pozemku |
|---------------|--|--|--|--------------------|----------------|
| 1086/5 | 260 m kabelové trasy | Vlastnické právo: Kraj Vysočina | Kraj Vysočina: Žižkova 1882/57, 58601 Jihlava | silnice | ostatní plocha |
| 1099/2 | 104 m kabelové trasy | | | | |
| 1134/1 | 9 m kabelové trasy | | | | |
| 1497/1 | 9 m kabelové trasy | | | | |
| 1497/2 | 1 m kabelové trasy | | | | |
| 1507/3 | 190 m kabel.trasy, SVO-1, HRO 33, šC1-DVC1, HRD 34, šC2, DSC, DVC2, SVO-2, RE-SSZ, RS 4, stožáry SSZ č 1,2,3, HRO35, HRO 36, šA3, DVE2, DVA3, DVE1, šA2, DVA2. | Hospodaření se svěřeným majetkem: KSÚSV, p.o. | KSÚSV, p.o. Kosovská 1122/16, 58601 Jihlava | | |
| 2162/1 | 8 m kabelové trasy, šA1, DVA1 | ČR, Úřad pro zastupování státu ve věcech majetkových | Rašínovo nábreží 390/42, Nové Město, 12800 Praha 2 | jiná plocha | ostatní plocha |
| 965/5 | 320 m kabelové trasy, stožáry VO 1/1, 1/2; stožár SSZ č. 1; DVB1, DSB1, šB1, šB2, DVB2, DSB2. | | | | |
| 967/3 | 5 m kabel.trasy | | | | |
| 863/16 | 16 m kabelové trasy | | | | |
| 863/17 | 5 m kabelové trasy | | | | |
| 863/18 | 14 m kabelové trasy | Město Třebíč | Karlovo nám. 104/55, Vnitřní Město, 67401 Třebíč | ZPF | orná půda |
| 968/2 | 2 m kabelové trasy, stožár SSZ č. 1 | | | manipulační plocha | |
| 969/1 | 5m kabelové trasy | | | | |
| 942/19 | 3 m kabelové trasy | KERAMA s.r.o., | Kubišova 1372/6, Horka-Domky, 67401 Třebíč | jiná plocha | |



Celková situace:

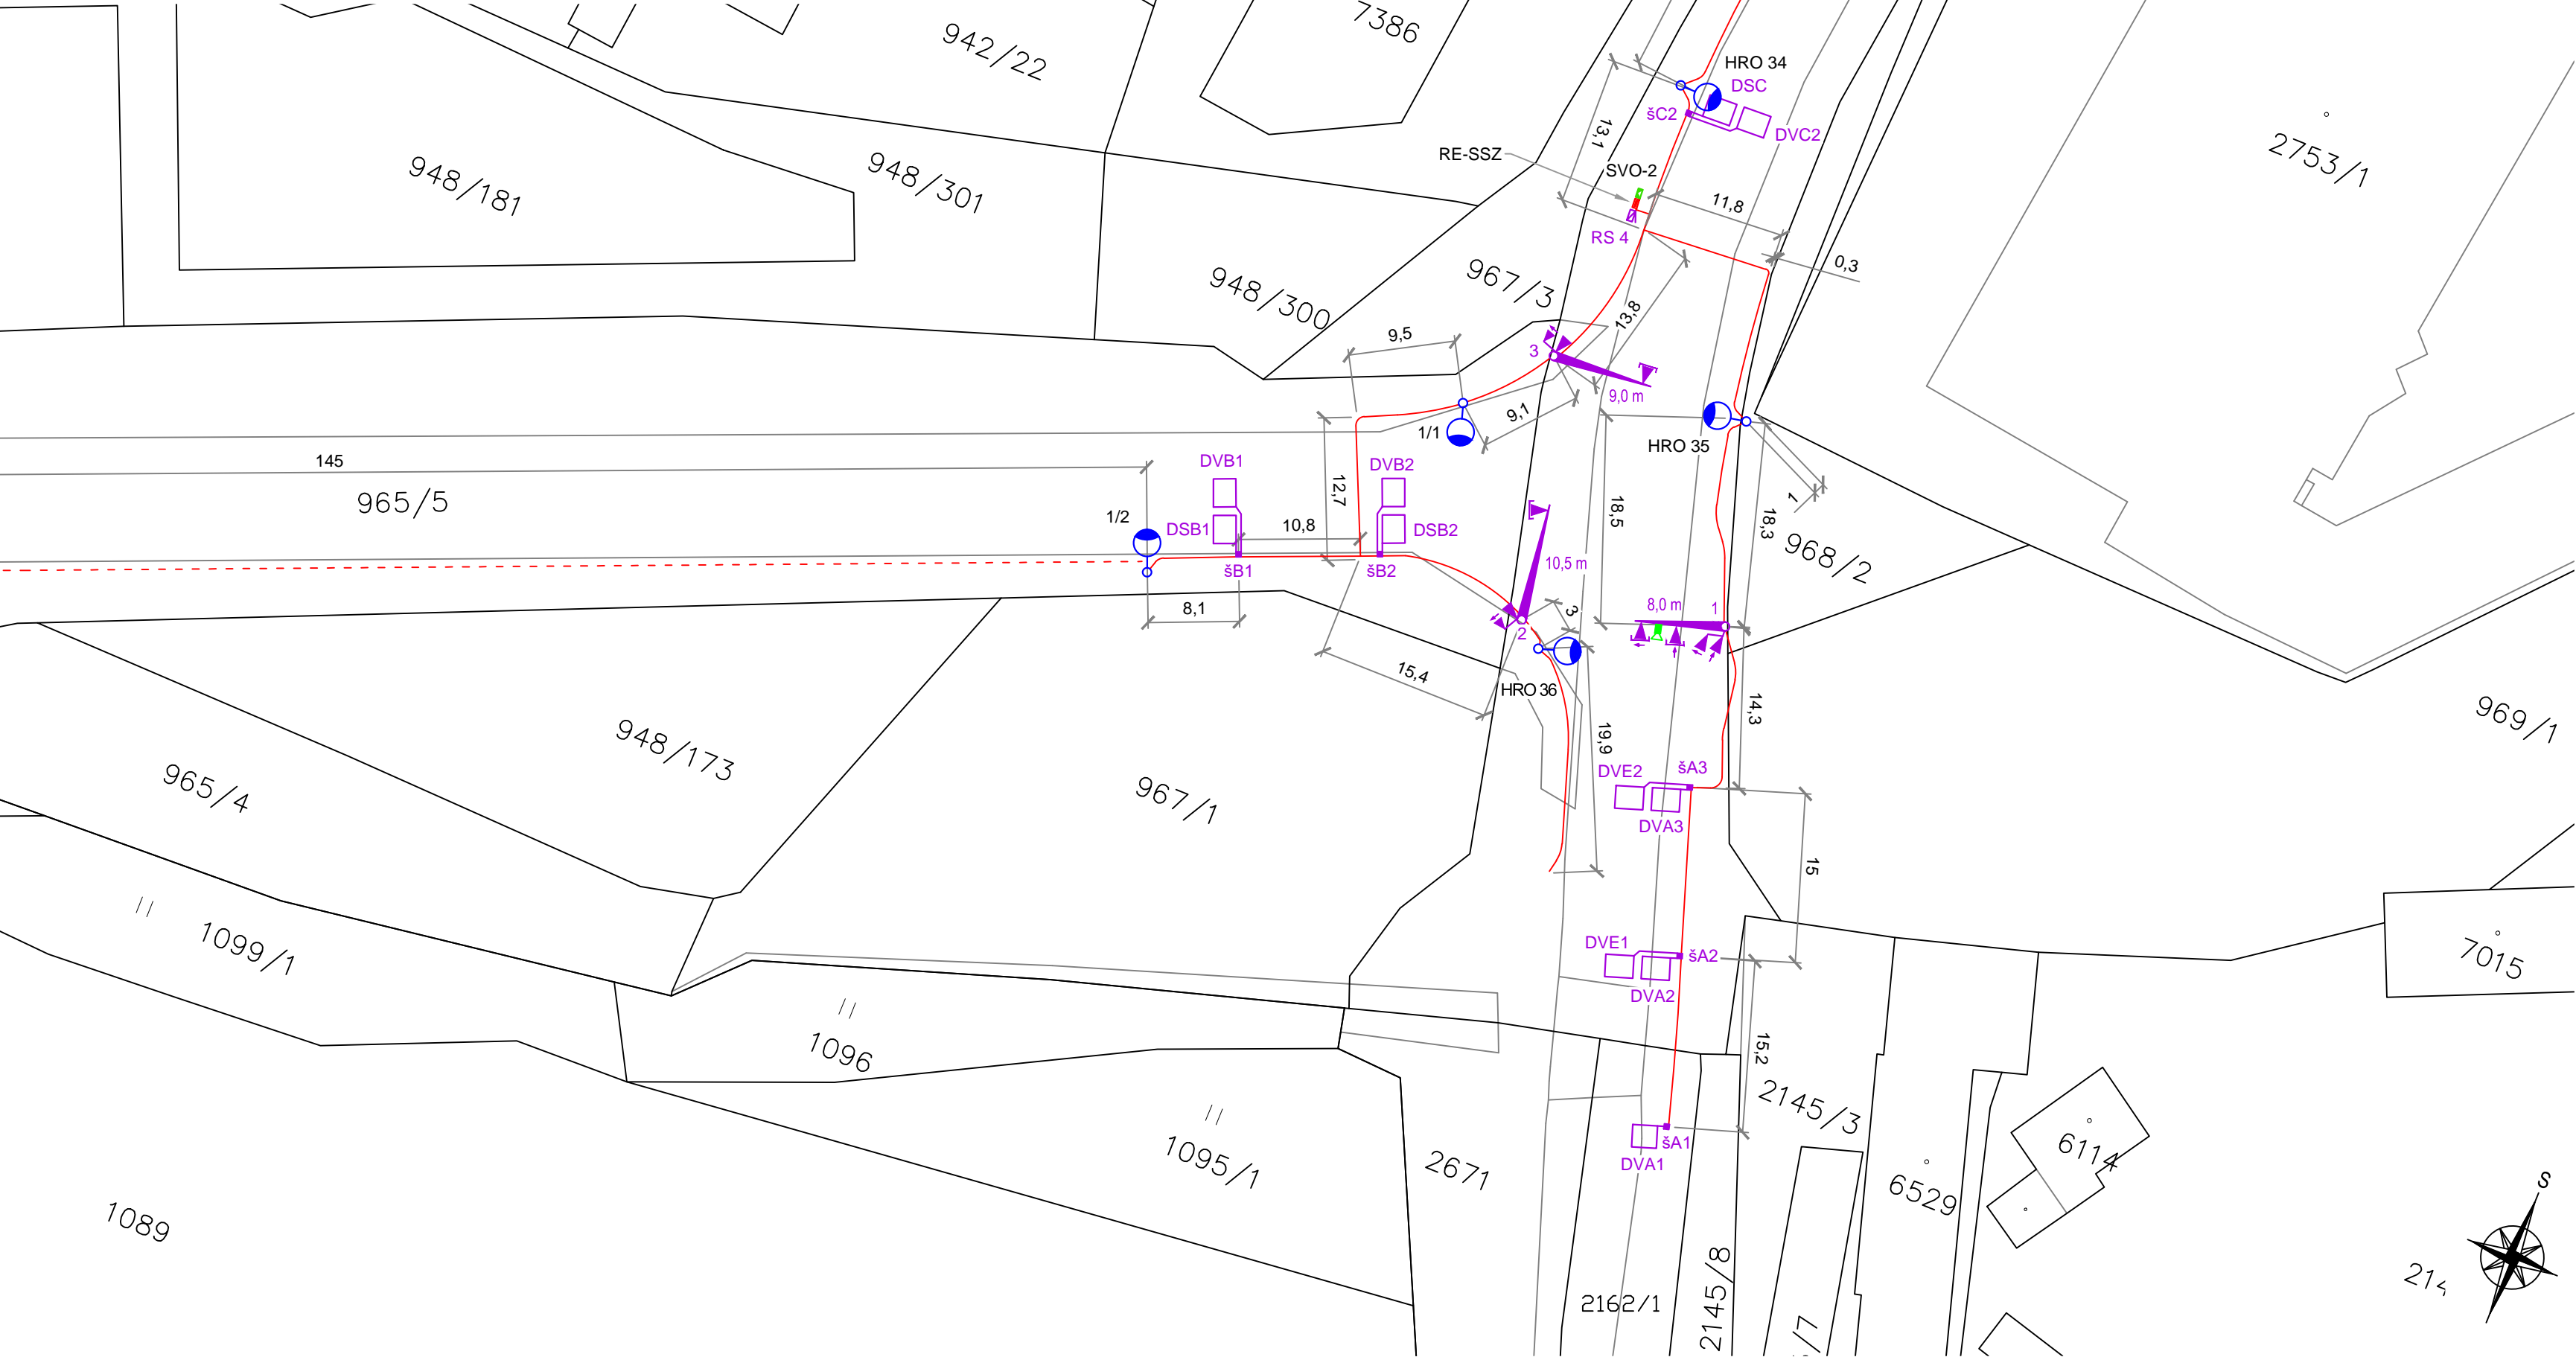

SOUHLAS VLASTNÍKA POZEMKU PODLE § 184a STAVEBNÍHO ZÁKONA

§ 184a
(1) *Není-li žadatel vlastníkem pozemku nebo stavby a není-li oprávněn ze služebnosti nebo z práva stavby požadovaný stavební záměr nebo opatření uskutečnit, dokládá souhlas vlastníka pozemku nebo stavby. Není-li žadatel o povolení změny dokončené stavby jejím vlastníkem, dokládá souhlas vlastníka stavby. K žádosti o povolení změny dokončené stavby v bytovém spoluvlastnictví vlastník jednotky dokládá souhlas společenství vlastníků, nebo správce, pokud společenství vlastníků nevzniklo.*
(2) *Souhlas s navrhovaným stavebním záměrem musí být vyznačen na situačním výkresu dokumentace, nebo projektové dokumentace.*

Vlastník pozemku parc. č. 967/3, k.ú. Třebíč (769738), číslo LV: 60000

Česká republika

Příslušnost hospodařit s majetkem státu:

Úřad pro zastupování státu ve věcech majetkových

adresa: Rašínovo nábreží 390/42, Nové Měst, 128 00 Praha 2

DÁVÁ SOUHLAS PODLE § 184a STAVEBNÍHO ZÁKONA (dle citace výše) SE STAVBOU S NÁZVEM:

SSZ a VO na křižovatce ulic Hrotovická x Spojevací, Třebíč

jejímž investorem je město Třebíč, **že souhlasí** s umístěním a realizací stavby na výše uvedeném pozemku dle projektové dokumentace, s níž byl jednatel podrobně seznámen. Pro účely této stavby povoluje vstup na pozemek v předpokládaném rozsahu záboru přibližně 5 m2. Všechny stavbou dotčené povrchy budou uvedeny do původního stavu.

V dne

ÚZSVM

Toto prohlášení aktualizované dle zákona 89/2012 Sb., (NOZ), bude předloženo stavebnímu úřadu k územnímu řízení a kopie odboru správy majetku k projednání smluvních vztahů v orgánech města

LEGENDA PROJEKTOVANÉHO ZAŘÍZENÍ SSZ A VEŘEJNÉHO OSVĚTLENÍ:

- Kabelová trasa SSZ a VO. Kabely budou uloženy v kabelové chráničce. Uzemnění bude společné pro SSZ i VO. Počet kabelu je dán kabelovým plánem.
- Kabelová trasa, jež není součástí plánované stavby v r. 2018 - není součástí rozpočtu stavby. Provedení je uvažováno v následujících letech. V trase bude uložen koordinační kabel SSZ v kabelové chráničce Ø 63 mm, chránička HDPE 40/33 mm, kabelová chránička Ø 75 mm a uzemnění FeZn 30x4 mm.
- Výložníkový stožár SSZ s údajem o délce výložníku
- stožáry budou navrženy tak, aby jejich výložníky bylo možné propojit žárové zinkovanou trubkou DN 60 pro případ nutnosti zavedení další kabeláže
- Návěstidlo tříbarevné soustavy s plnými signály (S1)
- Návěstidlo tříbarevné soustavy s plnými signály (S1) a s kontrastním rámem
- Indukční smyčka SSZ
- Silniční stožár VO jmenovité výšky 10 m s pozinkovaným výložníkem délky 2,0 m
- žárové zinkovaný zevnitř i vně s termoplastovou ochranou spodní části po dolní okraj dvířek elektro výzbroje
- svítidlo VO dle schváleného světelné technického výpočtu - GE LED SLBt

| | | |
|---|---|---|
| Vypracoval: Ing. Josef Klíma | Projektant: Ing. Karel Tomek | ELEKTRO ING. KLÍMA s.r.o. |
| Místo stavby: Město Třebíč, křižovatka Hrotovická x Spojevací | Investor: Město Třebíč Karlovo nám 104/55 674 01 Třebíč; IČ: 00290629 | T. Bati 1041, Třebíč, 674 01 IČ: 25522043, DIČ: CZ25522043 Dokumentace: DUR |
| Název stavby: SSZ a VO na křižovatce ulic Hrotovická x Spojevací, Třebíč | Datum: 8 / 2018 | Formát: A2 |
| Objekt: SSZ a VO - světelné signalizační zařízení a veřejné osvětlení | Měřítko: 1 : 500 | Č. výkresu: C.4.1b |
| Název výkresu: Projektovaná situace v KM - souhlas se stavbou ÚZSVM | | |