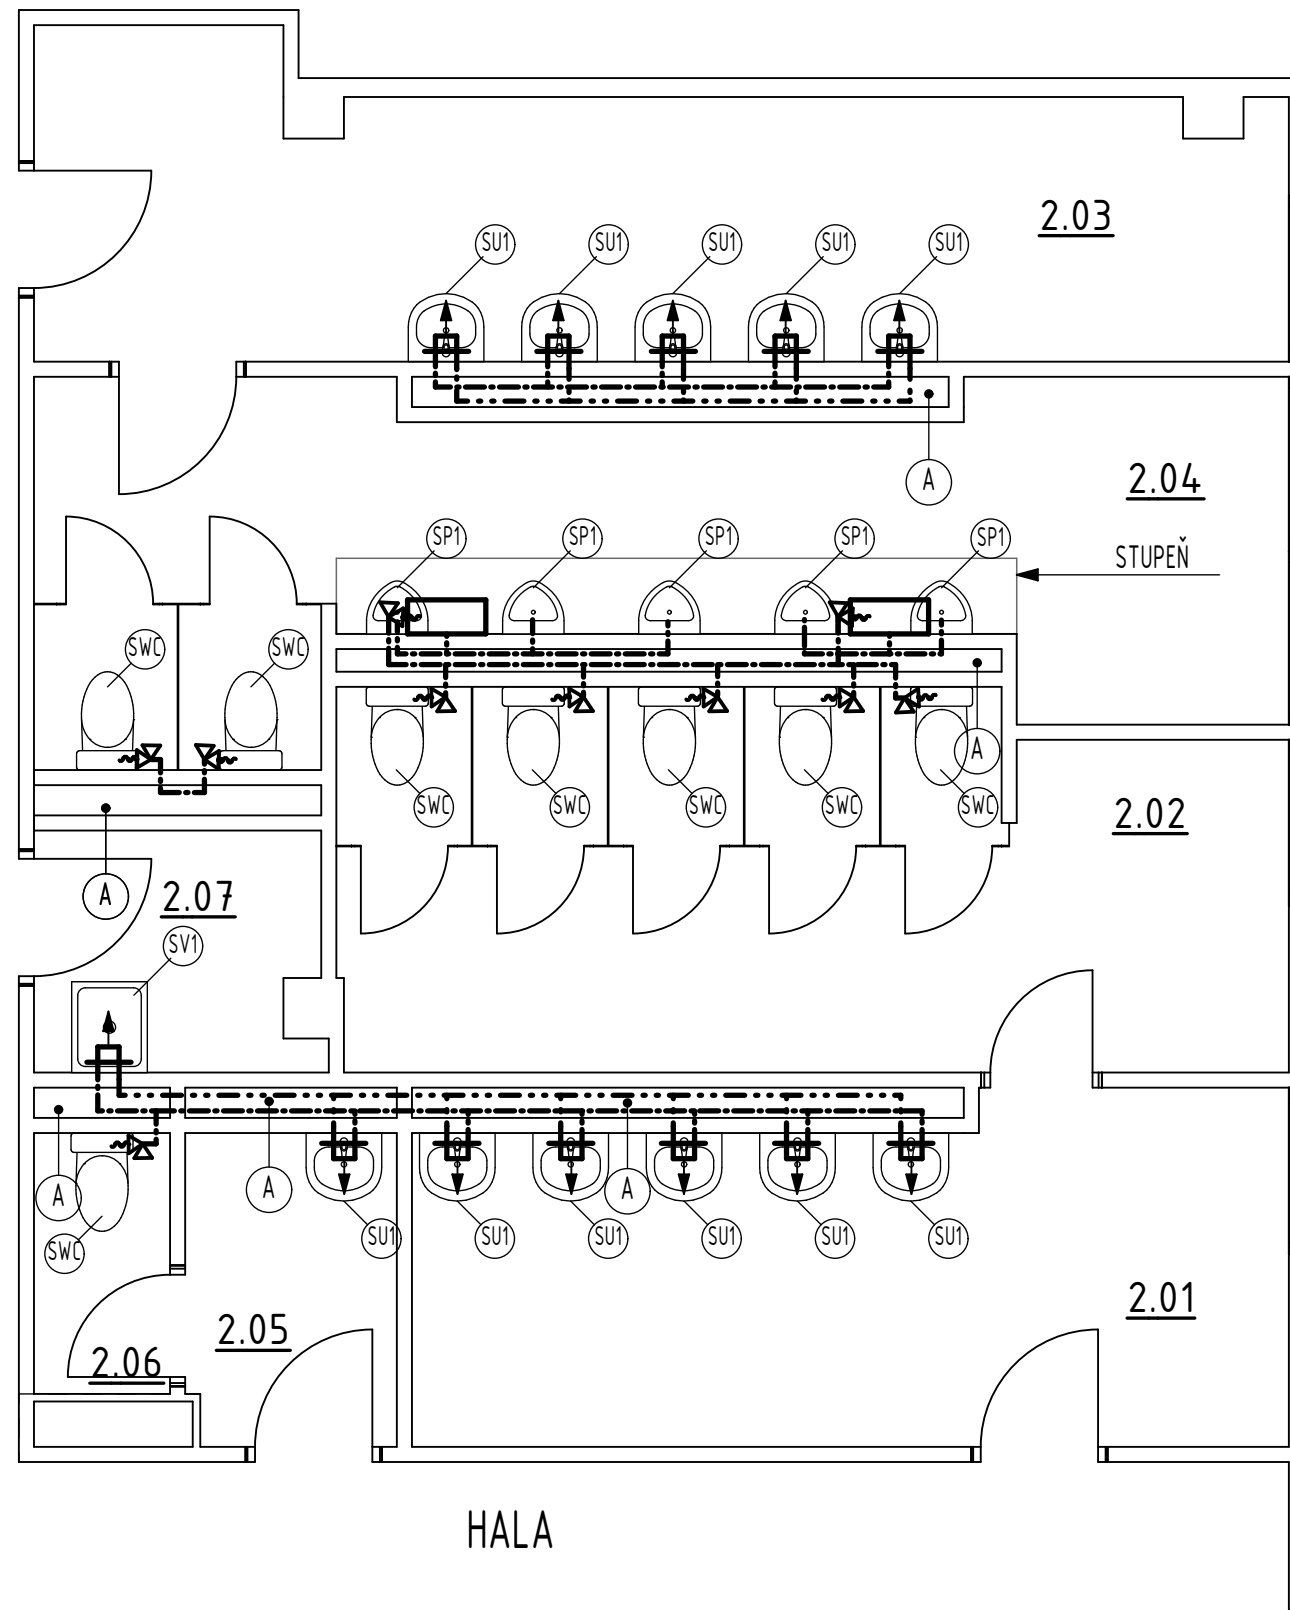


2. NP-3.NP



 
 
HALA



HALA

LEGENDA ZAŘIZOVACÍCH PŘEDMĚTŮ PRO 2.NP A 3.NP:

POČTY (ks) JSOU UVÁDĚNY NA JEDNO PODLAŽÍ


| | | |
|---|---|-------|
|  | SU1 STÁVAJÍCÍ KERAMICKÉ UMYVADLO, ZAVĚŠENÉ KLASICKOU BATERIÍ | 11 ks |
|  | SP1 STÁVAJÍCÍ PISOÁR S HORNÍ SPLACH, NÁDRŽÍ, MANUALNÍ PROVAZKOVÉ SPLACHOVÁNÍ | 5 ks |
|  | SWC STÁVAJÍCÍ KERAMICKÝ KLOZET S HORNÍ NÁSTĚNOU SPLACHOVACÍ NADRŽKOU, MANUALNÍ PROVAZKOVÉ SPLACHOVÁNÍ | 8 ks |
|  | SV1 STÁVAJÍCÍ KERAMICKÁ VÝLEVKA | 1 ks |

POZNÁMKA:

- PŘI ODSTRANĚNÍ STÁVAJÍCÍCH ZAŘIZOVACÍCH PŘEDMĚTŮ A KABINEK, NUTNÉ ZAMĚŘENÍ TOHOTO STAVU, PRO PŘESNÉ ROZMĚRY A OBJEDNÁNÍ WC KABIN A ZAŘÍZOVACÍCH PŘEDMĚTŮ S OHLEDEM NA PŘIPOJOVACÍ POTRUBÍ A ROZVODY VODY.
- A - V RÁMCI BOURACÍCH PRACÍ SE V INSTALACNÍCH ŠACHTÁCH PROVEDE VÝMĚNA STÁVAJÍCÍCH ROZVODŮ VODY A KANALIZACE A PŘIPOJÍ SE NA STÁVAJÍCÍ ROZVODY

LEGENDA ZTI

- ROZVOD SV
- ROZVOD TV
- VEDENÍ A PŘIPOJENÍ ZAŘIZOVACÍCH PŘEDMĚTŮ NUTNO ZAMĚŘIT NA MÍSTĚ

| | | | | |
|--|---|---|----------------|------------------|
| NÁZEV AKCE: OPRAVA HYGIENICKÉ ZÁZEMÍ ZŠ KPT. JAROŠE | |  | | |
| HL.PROJEKTANT | ING.R.HANÁČEK | MÍSTO VÝSTAVBY: | FORMÁT | A3 |
| ZODP.PROJEKTANT | ING.R.HANÁČEK | Kpt. Jaroše 836, Třebíč, 674 01 | DATUM | 10/2019 |
| VYPRACOVAL | ING. L.ŠPAČEK | INVESTOR: ZŠ Kpt. Jaroše, Kpt. Jaroše 836, Třebíč, 674 01 | STUPEŇ PD | DSP |
| KRESLIL | ING. L.ŠPAČEK | | ZAKÁZKA ČÍSLO | 017/2019 |
| DRUH PROJEKTU: | D.1.4 ZDRAVOTECHNIKA | | ARCHIVNÍ ČÍSLO | |
| PŘEDMĚT VÝKRESU: | PŮDORYS 2.NP-3.NP - VODA - STÁVAJÍCÍ STAV | | MĚŘÍTKO | 1:50 |
| | | | KÓTOVANÉ V mm | ČÍS. VÝK. Z-4 |