
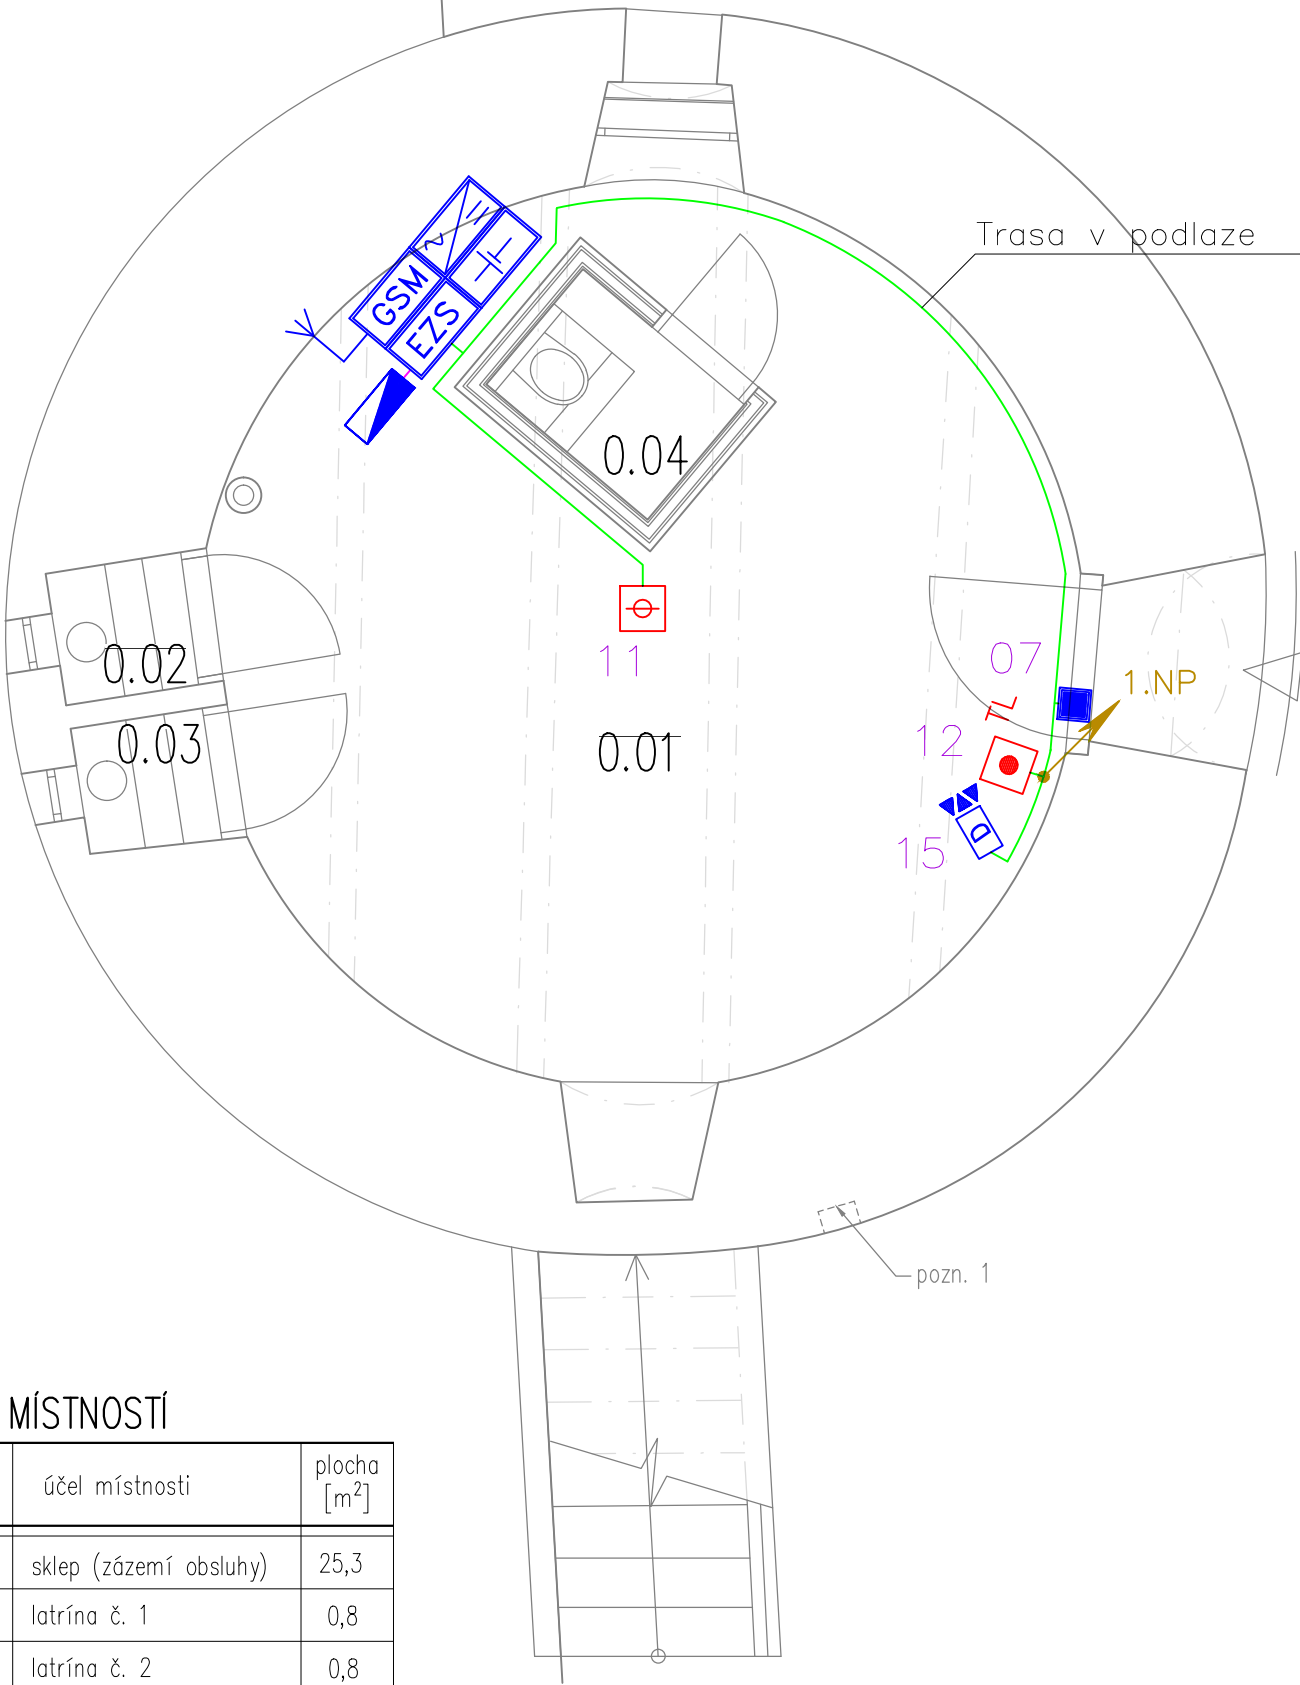


PŮDORYS 1PP

M 1:50

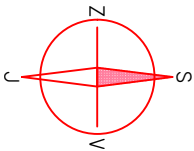


LEGENDA MÍSTNOSTÍ

ozn. místnosti	účel místnosti	plocha [m ²]
0.01	sklep (zázemí obsluhy)	25,3
0.02	latrína č. 1	0,8
0.03	latrína č. 2	0,8
0.04	WC buňka	1,4

LEGENDA

	GSM MODUL
	ÚSTŘEDNA EZS
	ZDROJ 230/12V
	ZÁLOŽNÍ ZDROJ
	KLÁVESNICE
	MAGNETICKÝ KONTAKT
	PROSTOROVÝ PIR/MW DETEKTOR
	OPTICKO-KOUŘOVÝ DETEKTOR
	POŽÁRNÍ TLAČÍTKO
	SIRÉNA VNITŘNÍ
	KABEL CYKY 3Cx1,5
	KABEL UTP Cat.5E 4pár
	KABEL FTP Cat.5E 4pár

vedoucí projektant	Ing. arch. Petr Řehořka		
zodpovědný projektant	Ing. arch. Petr Řehořka		
autor	Ing. arch. Petr Řehořka		
vypracoval	Aleš Marek		
investor	Město Třebíč, Karlovo nám. 104/55, 674 01 Třebíč	část	
místo stavby	parc. č. st. 578 (č. p. 190), 528/1, k. ú. Třebíč [769738]	D.1.4.2 Elektro slaboproud	
název stavby	OPRAVA A VYUŽITÍ VĚTRNÉHO MLÝNA V TŘEBÍČI - BOROVINĚ		formát 2 A4
stavební objekt	S0 01 Větrný mlýn		datum 11/2019
obsah	PŮDORYS 1.PP		stupeň PD DPS
		měřítko 1:50	č. výkresu D.1.4.2.02