


PŮDORYS 1NP

M 1:50

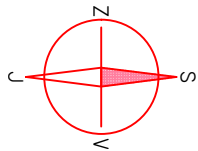



LEGENDA

- 
- GSM MODUL
- 
- ÚSTŘEDNA EZS
- 
- ZDROJ 230/12V
- 
- ZÁLOŽNÍ ZDROJ
- 
- KLÁVESNICE
- 
- MAGNETICKÝ KONTAKT
- 
- PROSTOROVÝ PIR/MW DETEKTOR
- 
- OPTICKO-KOUŘOVÝ DETEKTOR
- 
- POŽÁRNÍ TLAČÍTKO
- 
- SIRÉNA VNITŘNÍ
- 
- KABEL CYKY 3Cx1,5
- 
- KABEL UTP Cat.5E 4pár
- 
- KABEL FTP Cat.5E 4pár

LEGENDA MÍSTNOSTÍ

ozn. místnosti	účel místnosti	plocha [m ²]
1.01	expoziční místnost	20,8
1.02	chodba	3,3

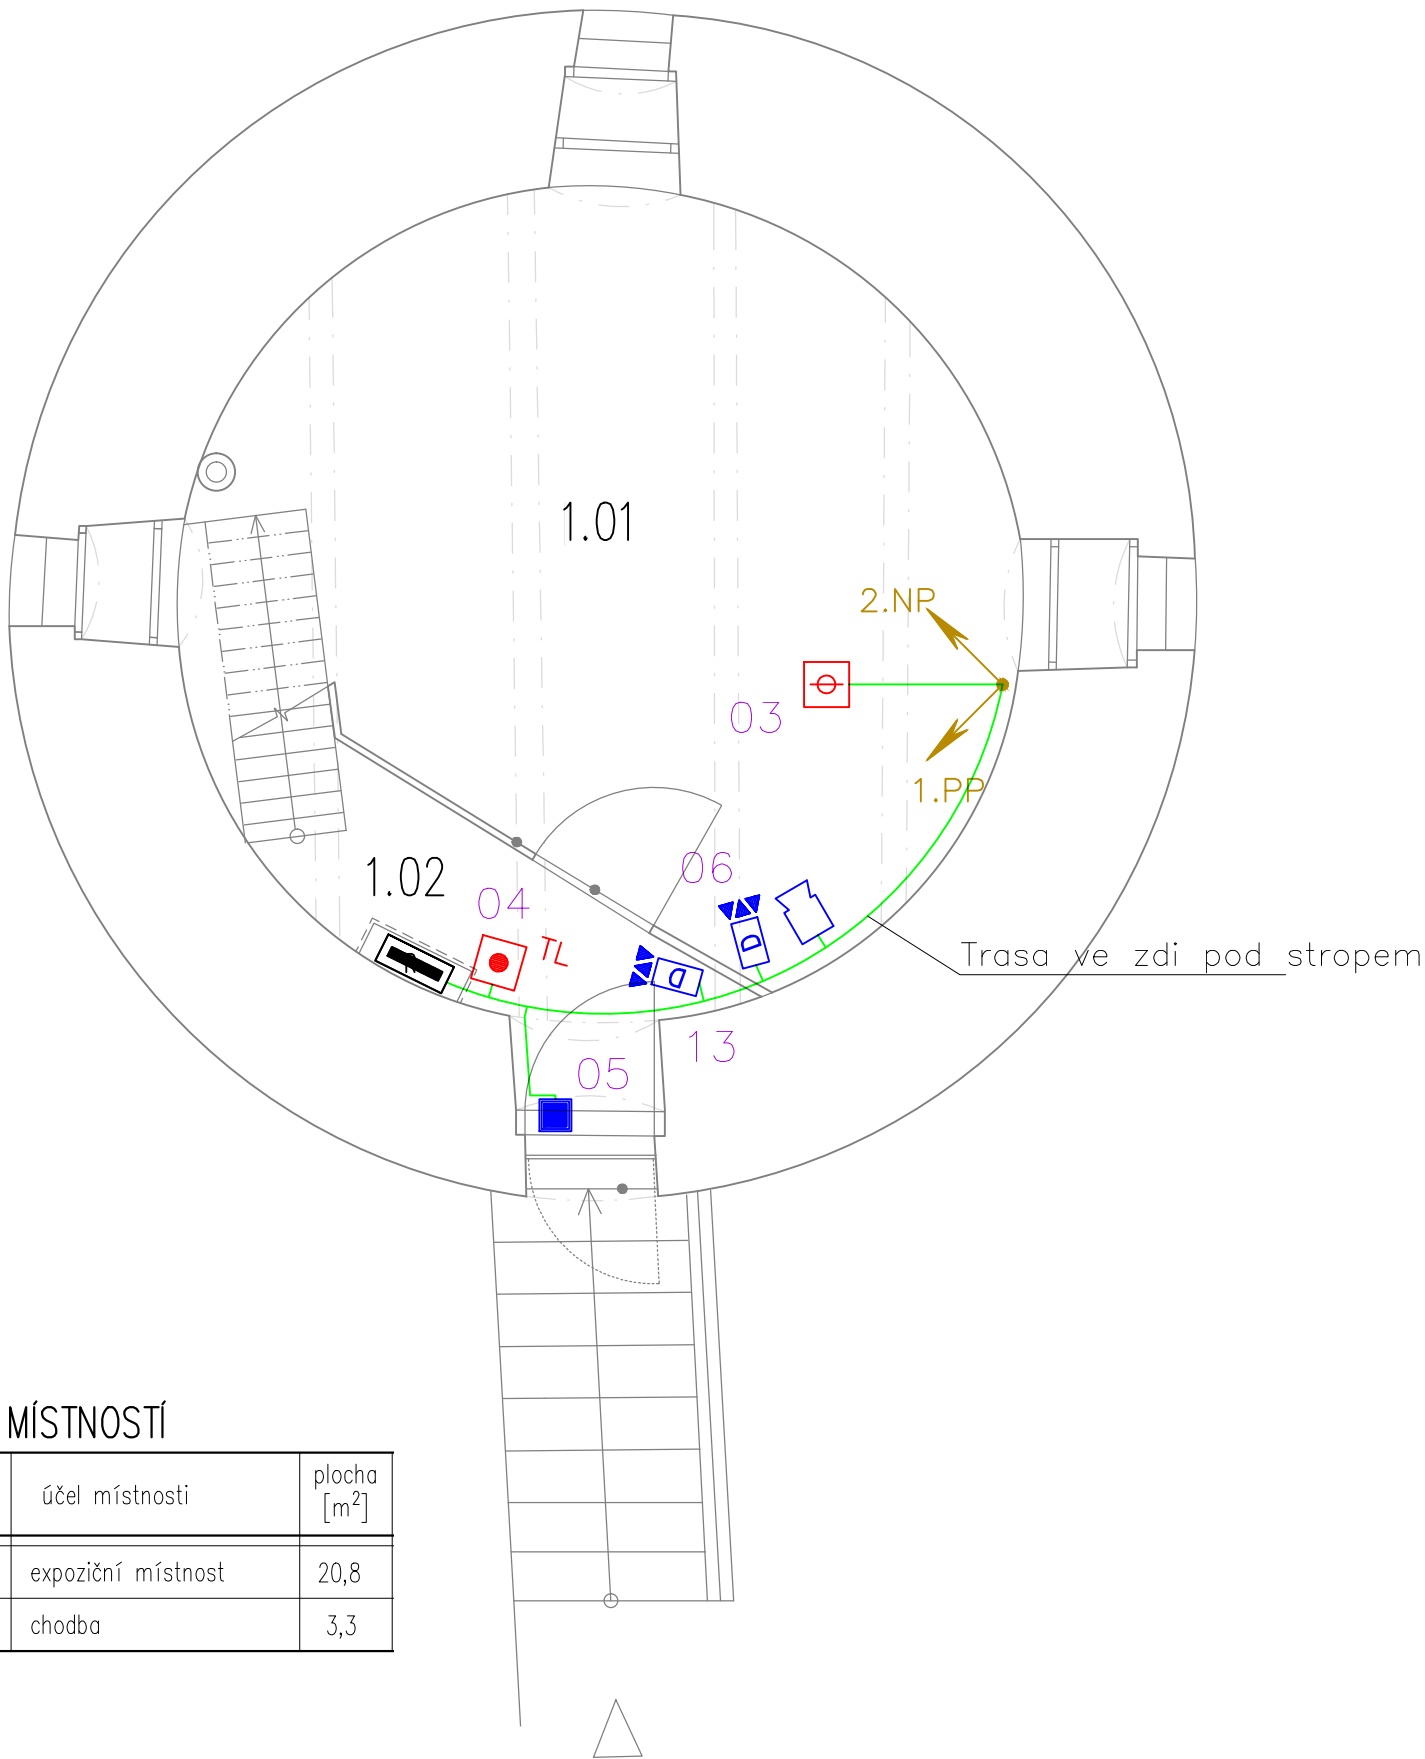

vedoucí projektant	Ing. arch. Petr Řehořka		
zodpovědný projektant	Ing. arch. Petr Řehořka		
autor	Ing. arch. Petr Řehořka		
vypracoval	Aleš Marek		
investor	Město Třebíč, Karlovo nám. 104/55, 674 01 Třebíč	část	
místo stavby	parc. č. st. 578 (č. p. 190), 528/1, k. ú. Třebíč [769738]	D.1.4.2 Elektro slaboproud	
název stavby	OPRAVA A VYUŽITÍ VĚTRNÉHO MLÝNA V TŘEBÍČI - BOROVINĚ		formát 2 A4
stavební objekt	S0 01 Větrný mlýn		datum 11/2019
obsah	PŮDORYS 1.NP		stupeň PD DPS
		měřítko 1:50	č. výkresu D.1.4.2.03