


LEGENDA SANITÁRNÍ TECHNIKY:

- U UMÝVADLO KERAMICKÉ  
STOLKOVÁ BATERIE UMÝVADLOVÁ PÁKOVÁ SMĚŠOVACÍ, NÁPOJENÍ PŘES ROHOVÝ VENTIL - 1/2" (VÝŠKA 500 mm)
- D DŘEŽ NEREZOVÝ  
STOLKOVÁ BATERIE VYSOKÁ DŘEZOVÁ PÁKOVÁ SMĚŠOVACÍ, NÁPOJENÍ PŘES ROHOVÝ VENTIL - 1/2" (VÝŠKA 500 mm)
- K KLOZET KERAMICKÝ ZÁVĚSNÝ  
ROHOVÝ VENTIL - SOUČÁST DODÁVKY (VÝŠKA VÝVOU PRO PŘÍPOJENÍ - 1045 mm)
- S SPRCHA  
NÁSTĚNNÁ BATERIE SPRCHOVÁ PÁKOVÁ SMĚŠOVACÍ S RÚČNÍ SPRCHOU (VÝŠKA 1200 mm)
- P PRAČKA  
ROHOVÝ VENTIL, PRAČKOVÝ - 1/2" (VÝŠKA 500 mm)

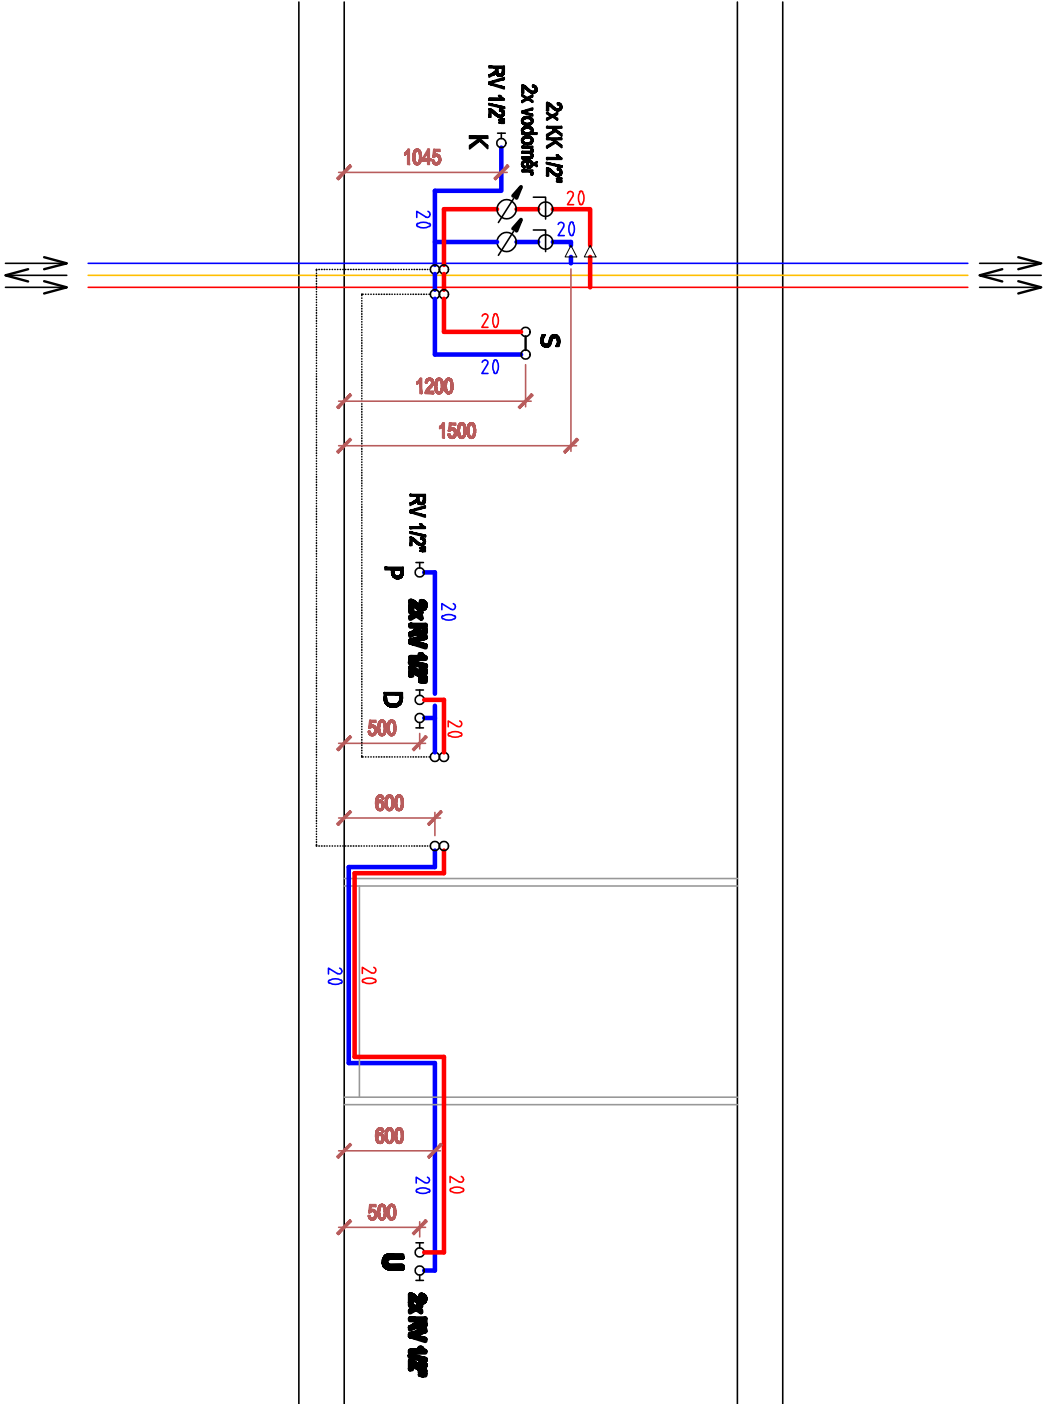

ROZVOD VODOVODU PROJEKT Z PLASTOVÉHO POTRUBÍ  
POTRUBÍ IZOLOVAT NÁMLAZKOU IZOLACÍ - 6, 10 mm

- ROZVOD STUDENÉ VODY - PN 16
- ROZVOD TEPLÉ VODY - PN 20
- CIRKULACE

Veškeré rozměry ověřit na stavbě! Kótováno v [mm]

Výpracoval		Paré číslo :	
Blažoslav Kvasnička		1	
Investor: Město Třebíč Karlovů náměstí 104/55, 674 01 TŘEBÍČ		Formát: 2x A4	
Místo stavby: k.ú. Třebíč [709738], parc.č. st. 4733 a 5133 (Objekt k bydlení)		Datum: 11 / 2019	
Altoc:		Číslo zakázky: K 003 / 19	
OPRAVA BYTOVÉHO JÁDRA GARSONKA DŮM S PÉČOVATELSKOU SLUŽBOU, TŘEBÍČ		Druh dokumentace: Dokumentace pro provedení stavby	
Název výkresu: ÚPRAVA VNITŘNÍHO VODOVODU PŮDORYS, PODÉLNÝ PROFIL		Měřítko 1:50	Číslo výkresu 0.7.