



PŮDORYS

M 1:50

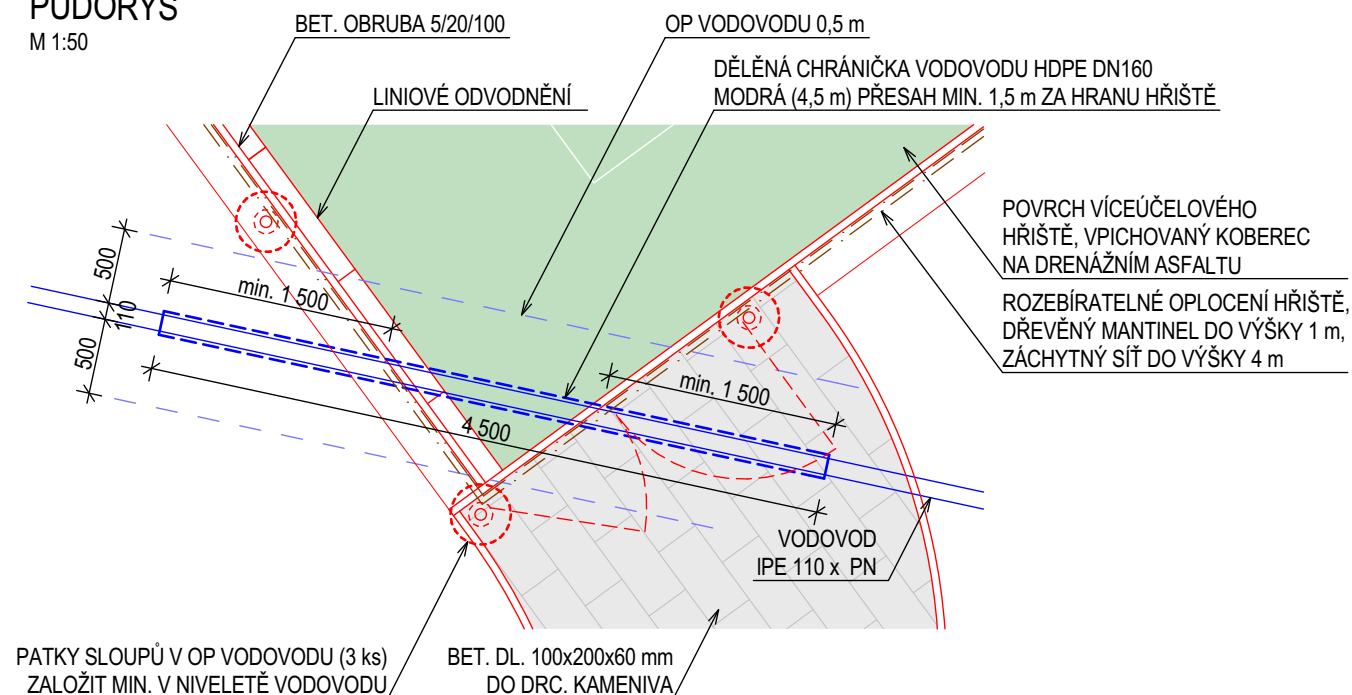

ULOŽENÍ POTRUBÍ DO CHRÁNIČKY - ŘEZ

M 1:20

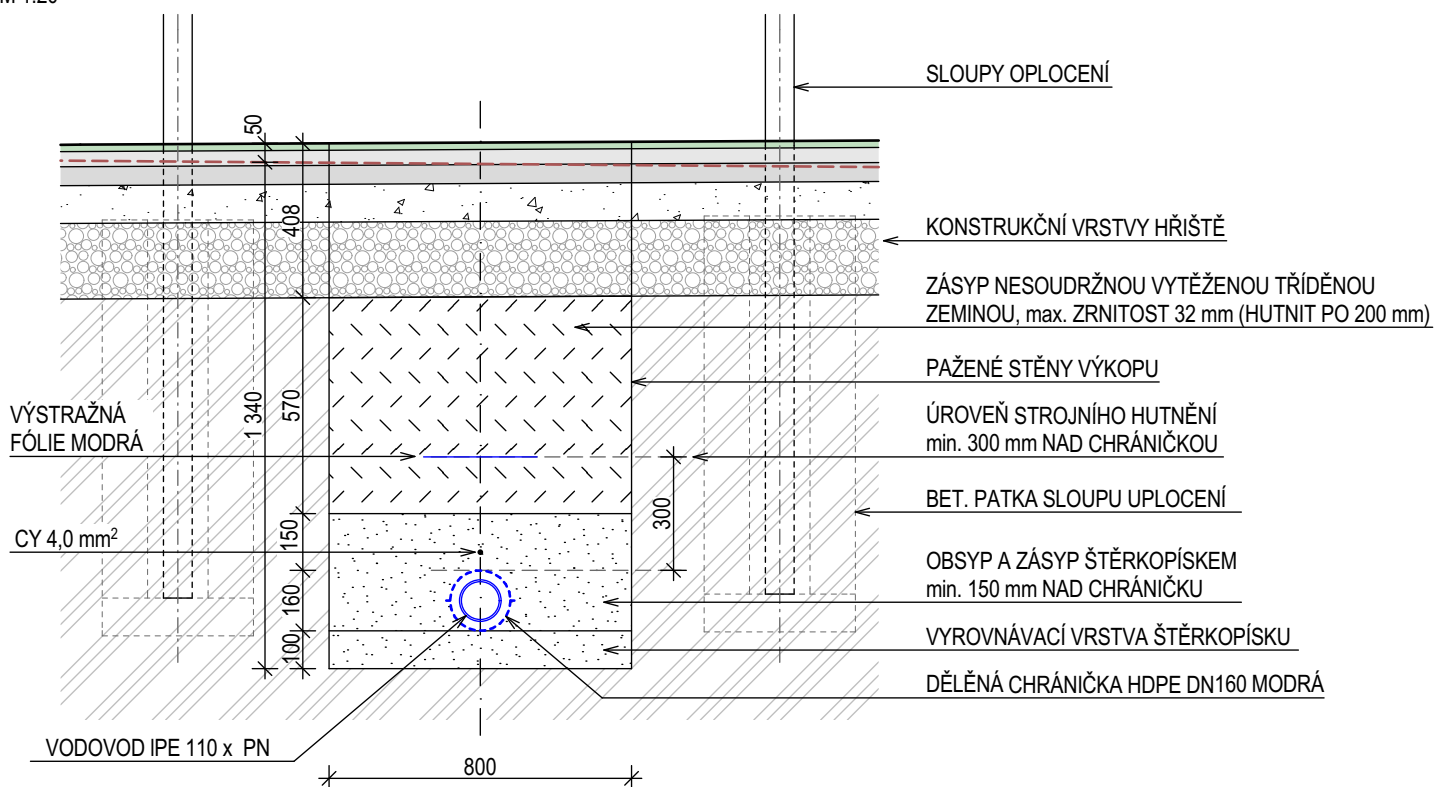

VÍCEÚČELOVÉ HŘIŠTĚ TŘEBÍČ - POCOUCOV, aktualizace k III/2021

STAVBA:

MÍSTO STAVBY: obec Pocoucov, 674 01 Třebíč, k.ú Pocoucov, p.č. 348, 46

INVESTOR: Město Třebíč, Karlovo nám. 104/55, 674 01 Třebíč

ZODP. PROJEKTANT: Ing. Zdeněk Korotvička

AUTOR: Ing. David Bauer

VYPRACOVAL: Ing. David Bauer

STAVEBNÍ OBJEKT: SO 01 - Zpevněné plochy

ČÍSLO A NÁZEV VÝKRESU:

D.1.1.10 - OCHRANA VOD. POTRUBÍ

kp
projekt

Modřínová 356
674 01 Třebíč
M: + 420 777 111 744
E: info@kp-projekt.cz
W: www.kp-projekt.cz

MĚŘÍTKO: 1:50, 1:20

ÚČEL: DUR/ DSP / DPS

DATUM: III / 2021

Č. PARÉ: