


LEGENDA MÍSTNOSTÍ

OZN.	ÚČEL	PLOCHA [m ²]	POZNÁMKA
1.	POKOJ + KUCHYŇSKÝ KOUT	13,80	
2.	SOCIÁLNÍ ZAŘÍZENÍ	3,10	
3.	CHODBA	2,20	

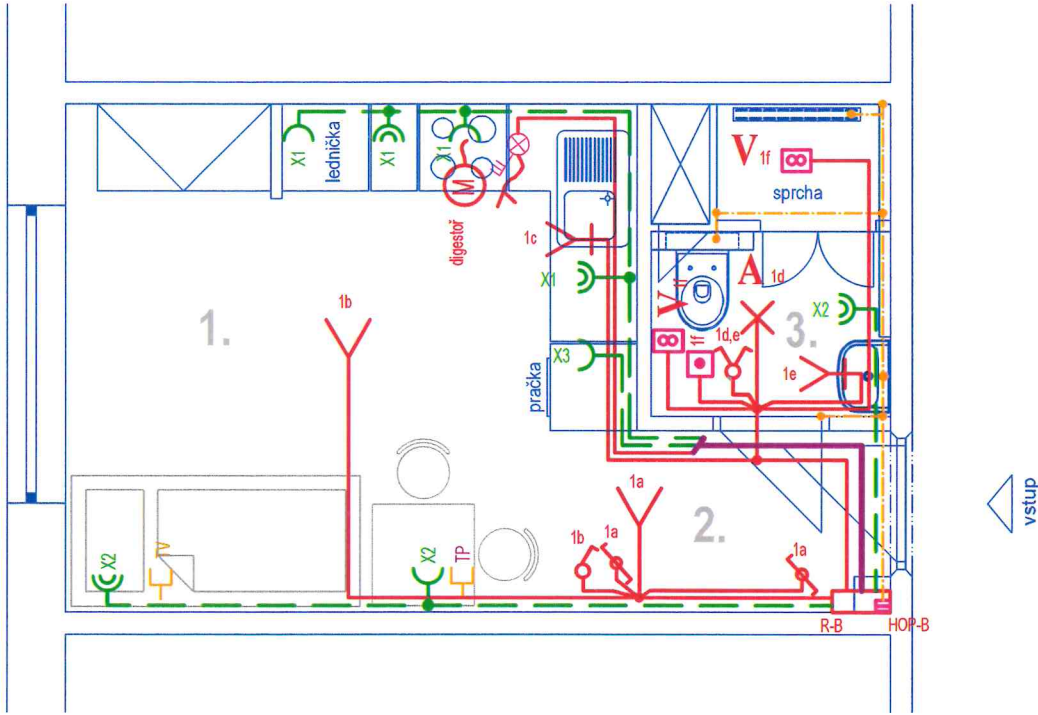

- ✕

A

vestavné kruhové IP 44 , cca 15W LED
- Y

Vývod pro svítidlo
- ∞

Ventilátor pro odvětrání soc. záz., 230V, IP 44 se spožd. doběhem
- ⚡

Spínač jednopól, 250V, 10A IP 20
- ⚡

Spínač seriový, 250V, 10A IP 20
- ⚡

Spínač střídavý, 250V, 10A IP 20
- ⬜

Tlačítko spínací 250V, 10A IP 20
- ⚡

Sporáková kombinace 400V, 16A, IP 20
- Y

Zásuvka polozap. 250V, 16A, IP 20
- Y

Zásuvka polozap. svojiti s natočenou dutinkou 250V, 16A, IP 20
- El. rozvody světlé a jednofázové
- El. rozvody zásuvkové
- Ochranné pospojování
- TP

Stávající zásuvka pro telefon - nahrazena novou
- TV

Stávající zásuvka pro TV - nahrazena novou

Napěťová soustava 1/N/PE ~50 Hz, 230V
sít': TN-C-S
Ochrana před úrazem el. proudem
Automatickým odpojením od zdroje
- proudovým chráničem

COPYRIGHT: Tento plán je duševním vlastnictvím a nesmí být bez našeho svolení rozmnožován a ani zpřístupněn třetím osobám (odvoláme se na zákon o vlastnických právech a na zákon proti nekalé soutěži).

Vypracoval Ing. Ludmila Jelinková		Paré číslo : 1	Etna <small>sdrůžení projektčních firem Spojenců 971 674 01 TŘEBÍČ</small>	
Investor: Město Třebíč Karlovo náměstí 104/55, 674 01 TŘEBÍČ			Formát: 2x A4	
Místo stavby: k.ú. Třebíč [769738], parc.č. st. 4733 a 5133 (Objekt k bydlení)			Datum: 11 / 2019	
Akce: OPRAVA BYTOVÉHO JÁDRA GARSONKA DŮM S PEČOVATELSKOU SLUŽBOU, TŘEBÍČ			Číslo zakázky: K 003 / 19	
Název výkresu: ZAŘÍZENÍ SILOVÉ ELEKTROTECHNIKY PŮDORYS NOVÉHO STAVU			Druh dokumentace: Dokumentace pro provedení stavby	
			Měřítko 1:50	Číslo výkresu 0.8.