


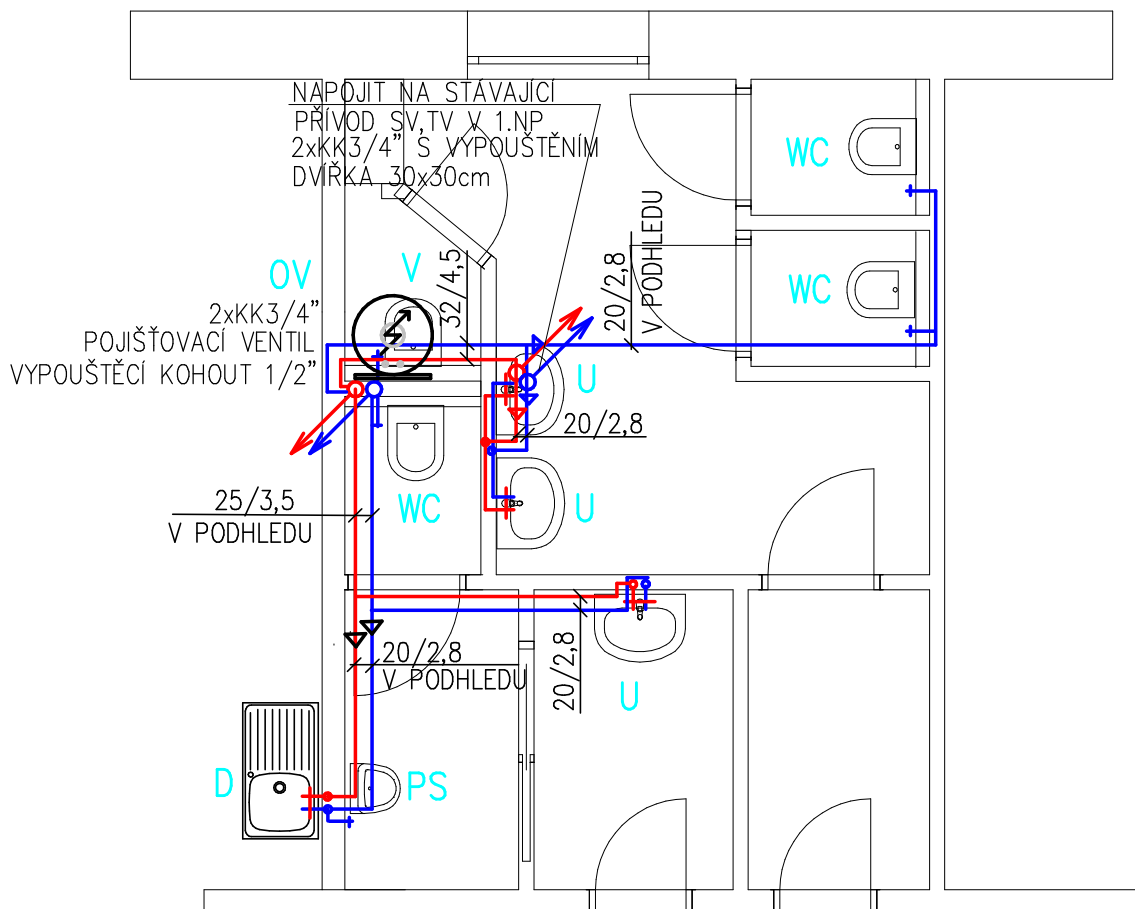

LEGENDA

- WC** – KLOZET ZÁVĚSNÝ S PŘEDSTĚNOVÝM SPLACHOVACÍM SYSTÉMEM
U – UMYVADLO SE STOJÁNKOVOU SMĚŠOVACÍ BATERIÍ
V – VÝLEVKA ZÁVĚSNÁ S NÁSTĚNNOU SMĚŠOVACÍ BATERIÍ
PS – PISOÁR S AUTOMATICKÝM SPLACHOVÁNÍM
D – STÁVAJÍCÍ DŘEZ SE STÁVAJÍCÍ BATERIÍ
OV – ZÁSOBNÍKOVÝ OHŘÍVAČ VODY 120 l

POTRUBÍ VEDENO POD STROPEM ,OPATŘENO TEPELNOU NÁVLEKOVOU IZOLACÍ TL.9mm SV, 20mm TV
 PŘESNÉ MÍSTO PROPOJENÍ NOVÉHO POTRUBÍ SE STÁVAJÍCÍM PŘÍVODEM
 VODY DO 1.PATRA SE URČÍ PŘI ZAHÁJENÍ STAVEBNÍCH PRACÍ A DEMONTÁŽÍ

ZODP.PROJEKTANT	KONTROLOVAL	VYPRACOVAL	KRESLIL	VESAS[®] s.r.o. STAVEBNÍ FIRMA BRATŘÍ BOBKŮ Cyrilometodějská 43/20, 674 01 Třebíč tel./fax: 568 842 183 e-mail: vesas@vesas.cz	
Ing. Petr Bobek	Ing. Petr Bobek	Jitka Svobodová	Jitka Svobodová		
INVESTOR: Město Třebíč, Karlovo náměstí 104/55, 674 01 Třebíč					
NÁZEV: STAVEBNÍ ÚPRAVY WC V PŘÍZEMÍ BUDOVY CO MĚÚ Třebíč ,Masarykovo nám. 116/6, Třebíč				IČO	25595946
				ČÍSLO ZAKÁZKY	8079
				FORMÁT	A3
				DATUM	03/2016
OBSAH: PŮDORYS PŘÍZEMÍ – VODOVOD				MĚŘÍTKO 1 : 50	ČÍSLO 05