



SITUACE DOPRAVNÍHO
ZNAČENÍ
1:500

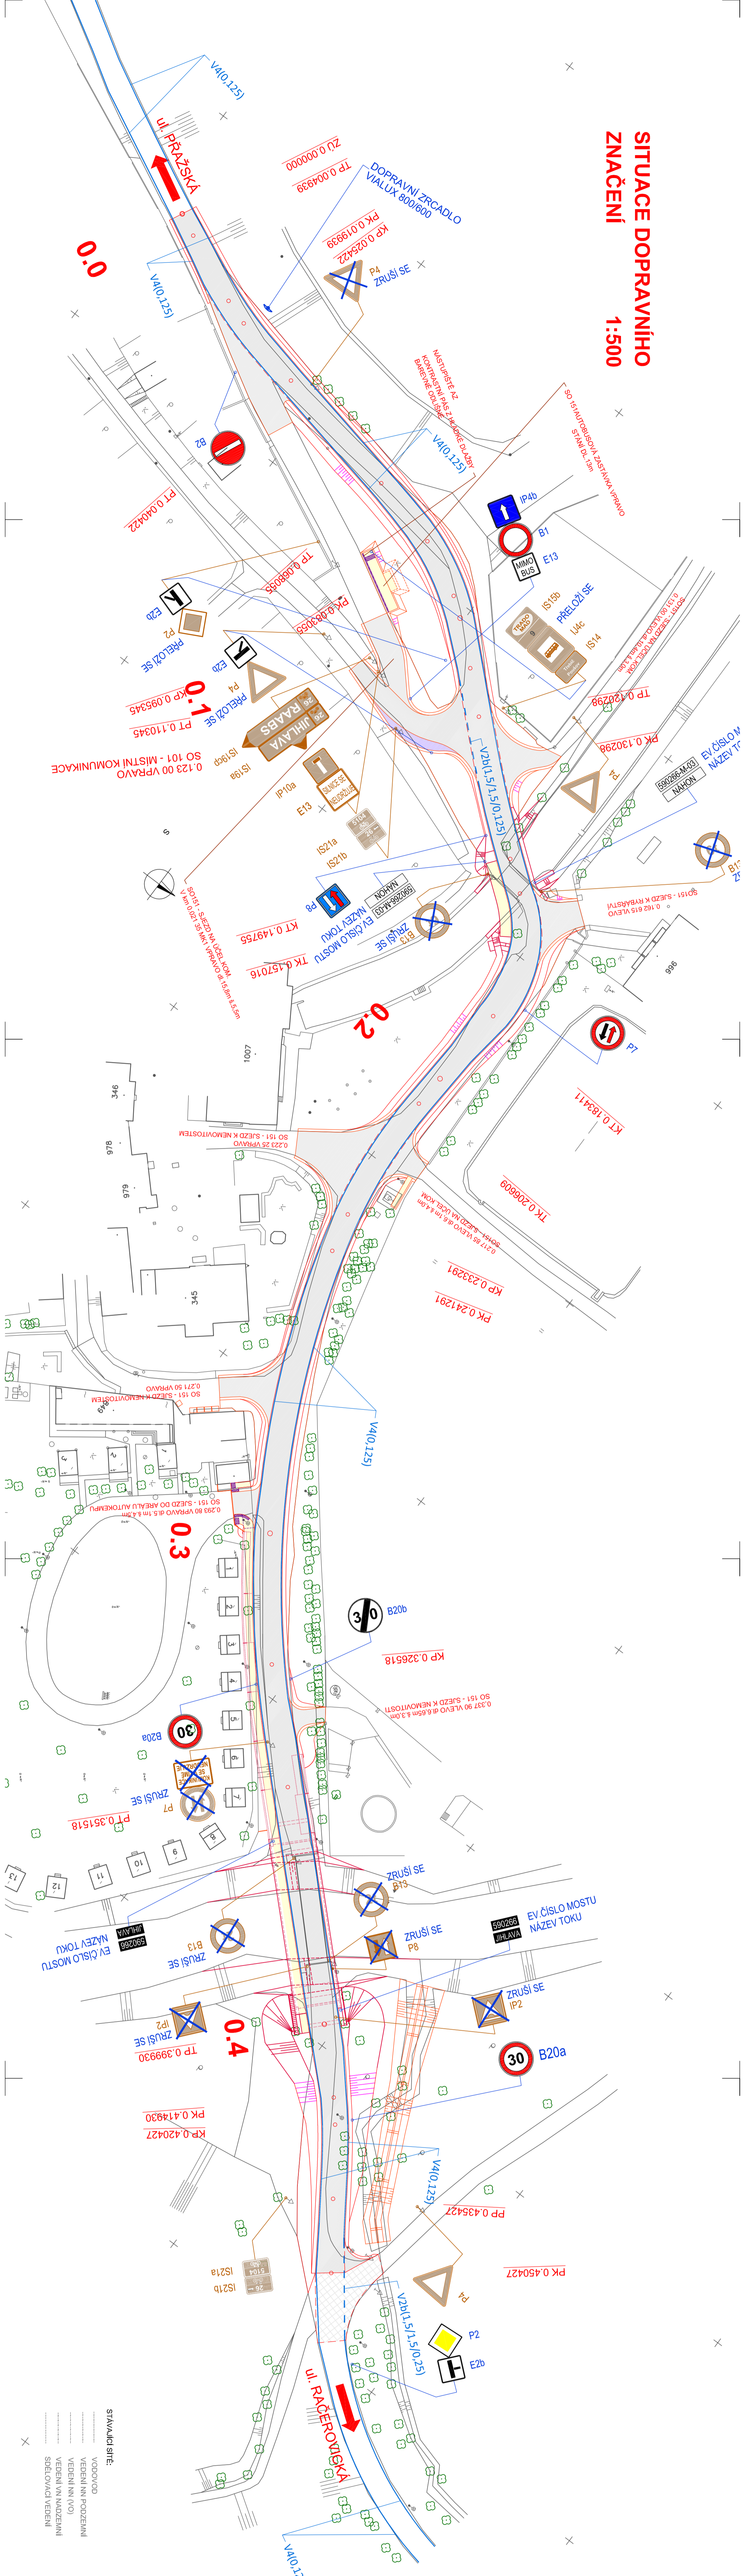

LEGENDA:

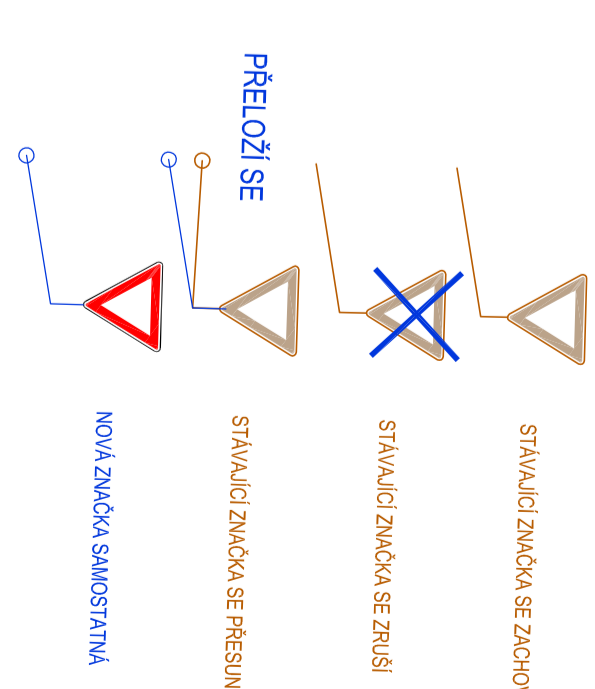

B
DSP+PDPS

OBJEDNATEL: MĚSTO TŘEBÍČ
Karlovo náměstí 55, 674 01 TŘEBÍČ

Soutěžníkový systém: S - JTSK
Výškový systém: B.p.v.

Linio Plan, s.r.o.
Sečurova 23, 616 00 Brno

TPP	Ing. Martin Vasek	
Zořp. projektant	Ing. František Kolářský	
Výpracoval	Ing. František Kolářský	
Kontroloval	Ing. Tomáš Ják	
Název stavby:	Most, ev.č.590266-TR-kemp01, přes řeku Jihlavu v Třebíči-Poušové vč. mostku přes náhon	
Stavění objekt	Kraj: VYSOČINA	
	Formát: 6 A4	
	Datum: 5/2017	
Název dokumentu	Číslo střediska: AT_S2	
	Měřítko: 1:500	

MÍSTNÍ KOMUNIKACE POUŠOV

Dopravní značení - část 1

Č. značky:	Č. doplnění:	Supert:	Číslo:	Č. výsevu:
L-11-028-600	SO 101	DSP+PDPS	B	6.1