



PŪDORYS 1.NP – VODOVOD

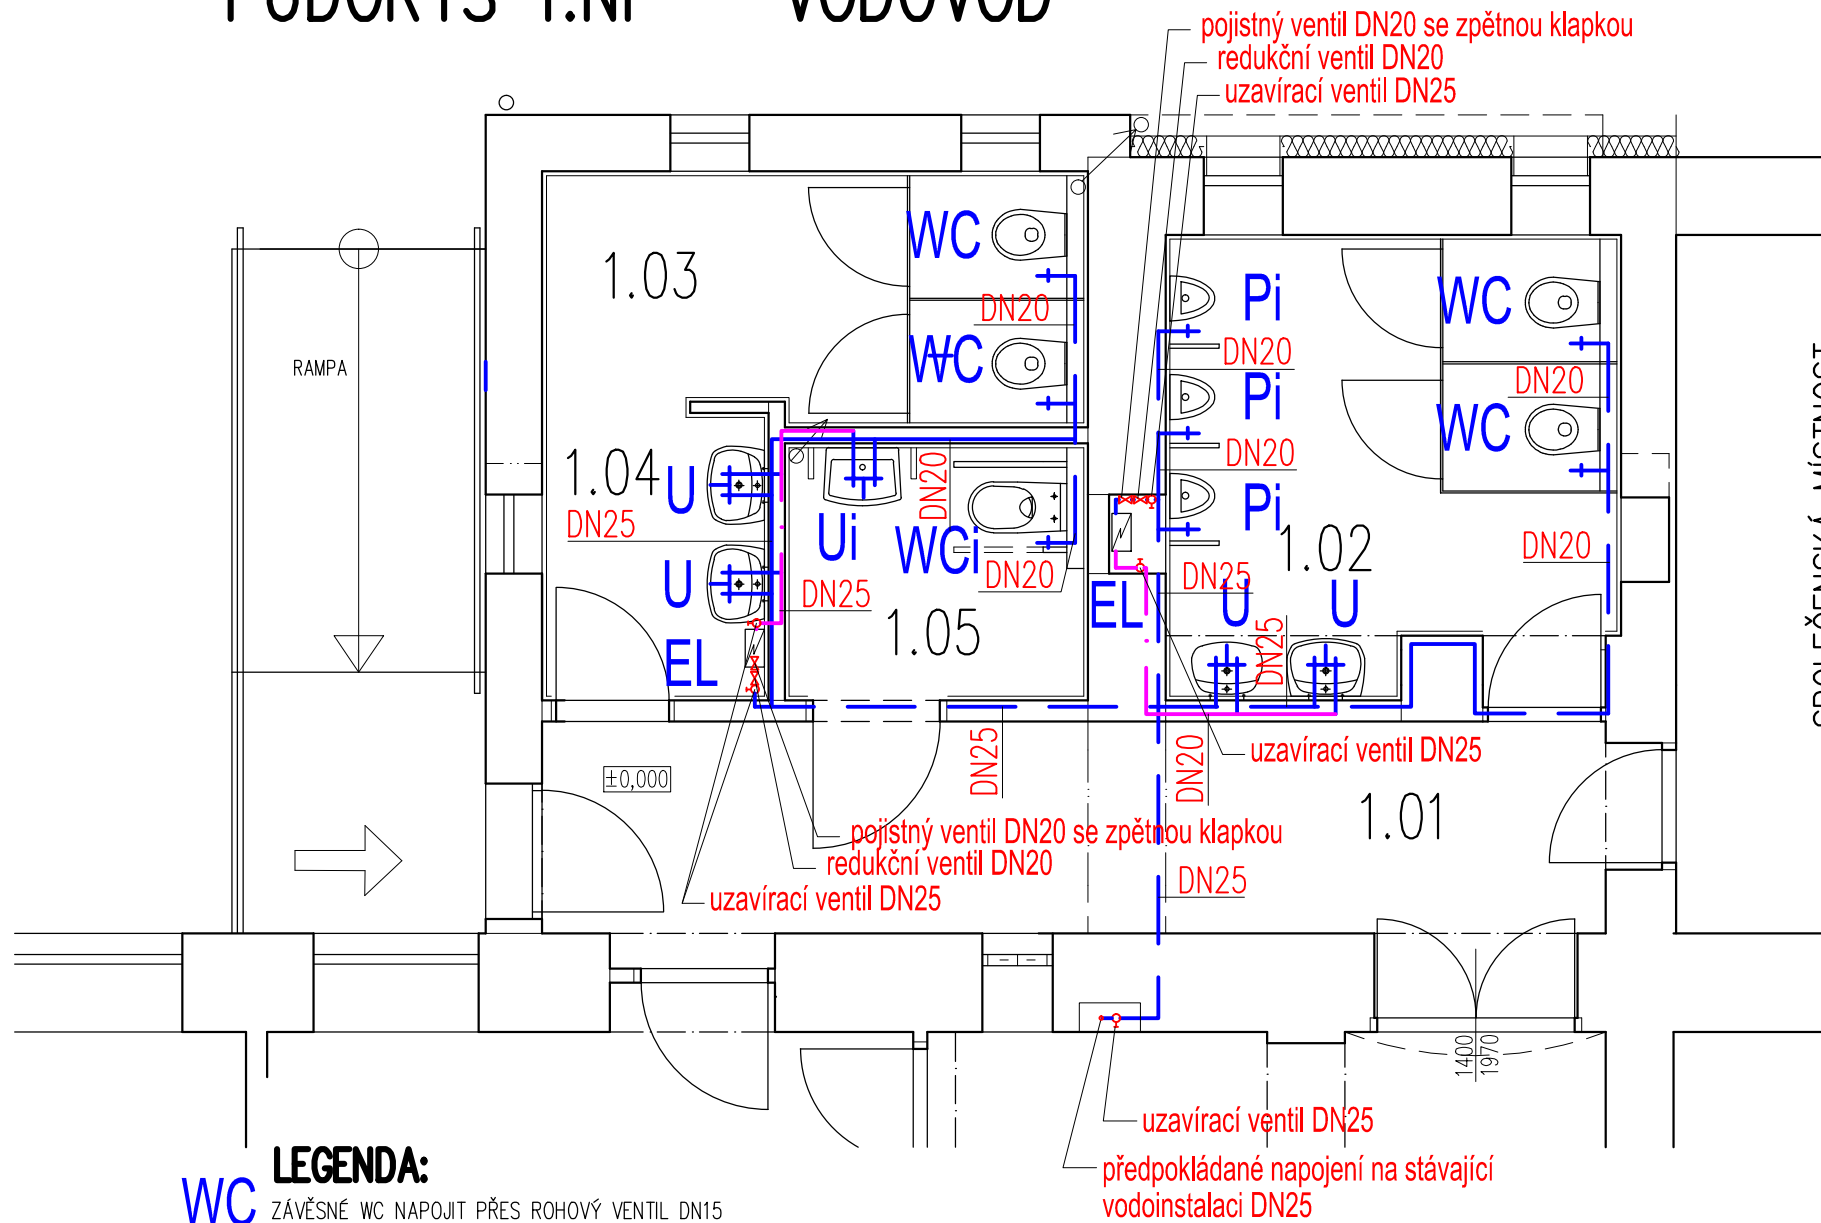

LEGENDA MÍSTNOSTÍ

ČÍSLO MÍSTN.	NÁZEV MÍSTNOSTI	PLOCHA m ²
1.01	VSTUPNÍ CHODBA	11,31
1.02	WC MUŽI	9,94
1.03	WC ŽENY	6,81
1.04	PŘEDSÍŇ WC ŽENY	3,24
1.05	WC BEZBARIÉROVÉ	3,91

POZN.: 1. PROTOŽE NENÍ ZNÁMA STÁVAJÍCÍ POLOHA VODOINSTALACE,
PŘEDPOKLÁDANÉ NAPOJENÍ NOVÉ INSTALACE NA STÁVAJÍCÍ MŮŽE BÝT ODLIŠNÉ
A BUDE ZJIŠTĚNO PŘI REALIZACI

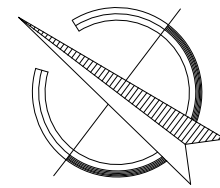

LEGENDA:

WC ZÁVĚSNÉ WC NAPOJIT PŘES ROHOVÝ VENTIL DN15

WCi ZÁVĚSNÉ WC PRO INVALIDY S ODDÁLENÝM SPLACHOVÁNÍM

U UMYVADLOVÁ STOJÁNKOVÁ PÁKOVÁ BATERIE NAPOJENA PŘES RH DN15

Ui STOJÁNKOVÁ BATERIE PÁKOVÁ S NAPOJENÍM PŘES RH DN15

Pi PISOÁRNOVÉ STÁNÍ S RUČNÍM OVLÁDÁNÍM TLAKOVÝM SPLACHOVAČEM

EL ELEKTRICKÝ PRŮTOKOVÝ OHŘÍVAČ TUV PRO VÍCE ODBĚROVÝCH MÍST 5,5/9 kW

— — — Studená voda

— • — Teplá (míchaná voda)

+0,00 = PODLAHA 1.N.P. KULTURNÍHO DOMU

ODP. PROJEKTANT	VYPRACOVAL	KRESLIL	Ing. Jiří Hnízdil PROJEKTOVÁ ČINNOST VE VÝSTAVBĚ JASANOVÁ 1064 67401 TŘEBÍČ, TEL. 728966753 IČ 127 34 411
ING. JIŘÍ HNÍZDIL	ING. JIŘÍ HNÍZDIL	ING. JIŘÍ HNÍZDIL	
MÍSTO: Parc. č. st. 39, k.ú. RAČEROVICE, OKRES TŘEBÍČ		OKRES: TŘEBÍČ	
INVESTOR: MĚSTO TŘEBÍČ, KARLOVO NÁM. 160/55, 674 01 TŘEBÍČ			
NÁZEV STAVBY: PŘÍSTAVBA WC KULTURNÍHO DOMU RAČEROVICE DOKUMENTACE PRO SPOLEČNÉ ÚZEMNÍ A STAVEBNÍ ŘÍZENÍ V ROZSAHU PRO PROVÁDĚNÍ STAVBY			FORMÁT: 2 A4 DATUM: 08/2023 STUPEŇ: DUR, DSP ZAK. Č.: 05/23
OBSAH VÝKRESU: D TECHNICA PROSTŘEDÍ STAVEB PŮDORYS 1.NP – VODOVOD			MĚŘÍTKO: 1:50 VÝKRES Č.: D.1.4.1.3